

城南站场首层平面图 1:200

补充说明：原有地面砖保持不变




**中山市规划设计院有限公司**  
Zhongshan Planning and Design Institute Co., Ltd.

地址：广东省中山市东涌镇文东路765、767号 邮编528403  
电话：0760-8822881 传真：0760-8820683  
http://www.zsgd.com

出图专用章		
未盖出图专用章无效		
注册师用章		
按规定加盖		
审查专用章		
按规定加盖		
合格证编号		
备注：		
职责	实名	签名
审定	[审定]	(审定)
审核	[审核]	(审核)
注册	[注册]	(注册)
项目负责人	[项目负责人]	(项目负责人)
专业负责	[专业负责]	(专业负责)
校对	[校对]	(校对)
设计	[设计]	(设计)
制图	[设计]	(设计)
会签栏		
建筑	电气	
结构	暖通	
给排水	弱电	
建设单位	中山市公共交通运输集团有限公司	
工程名称	城南站场首层改造工程	
子项工程		
图纸名称	城南站场首层平面图	
设计号	专业	室内
设计阶段	施工图	图号 P-03
出图版次	日期	2023.08







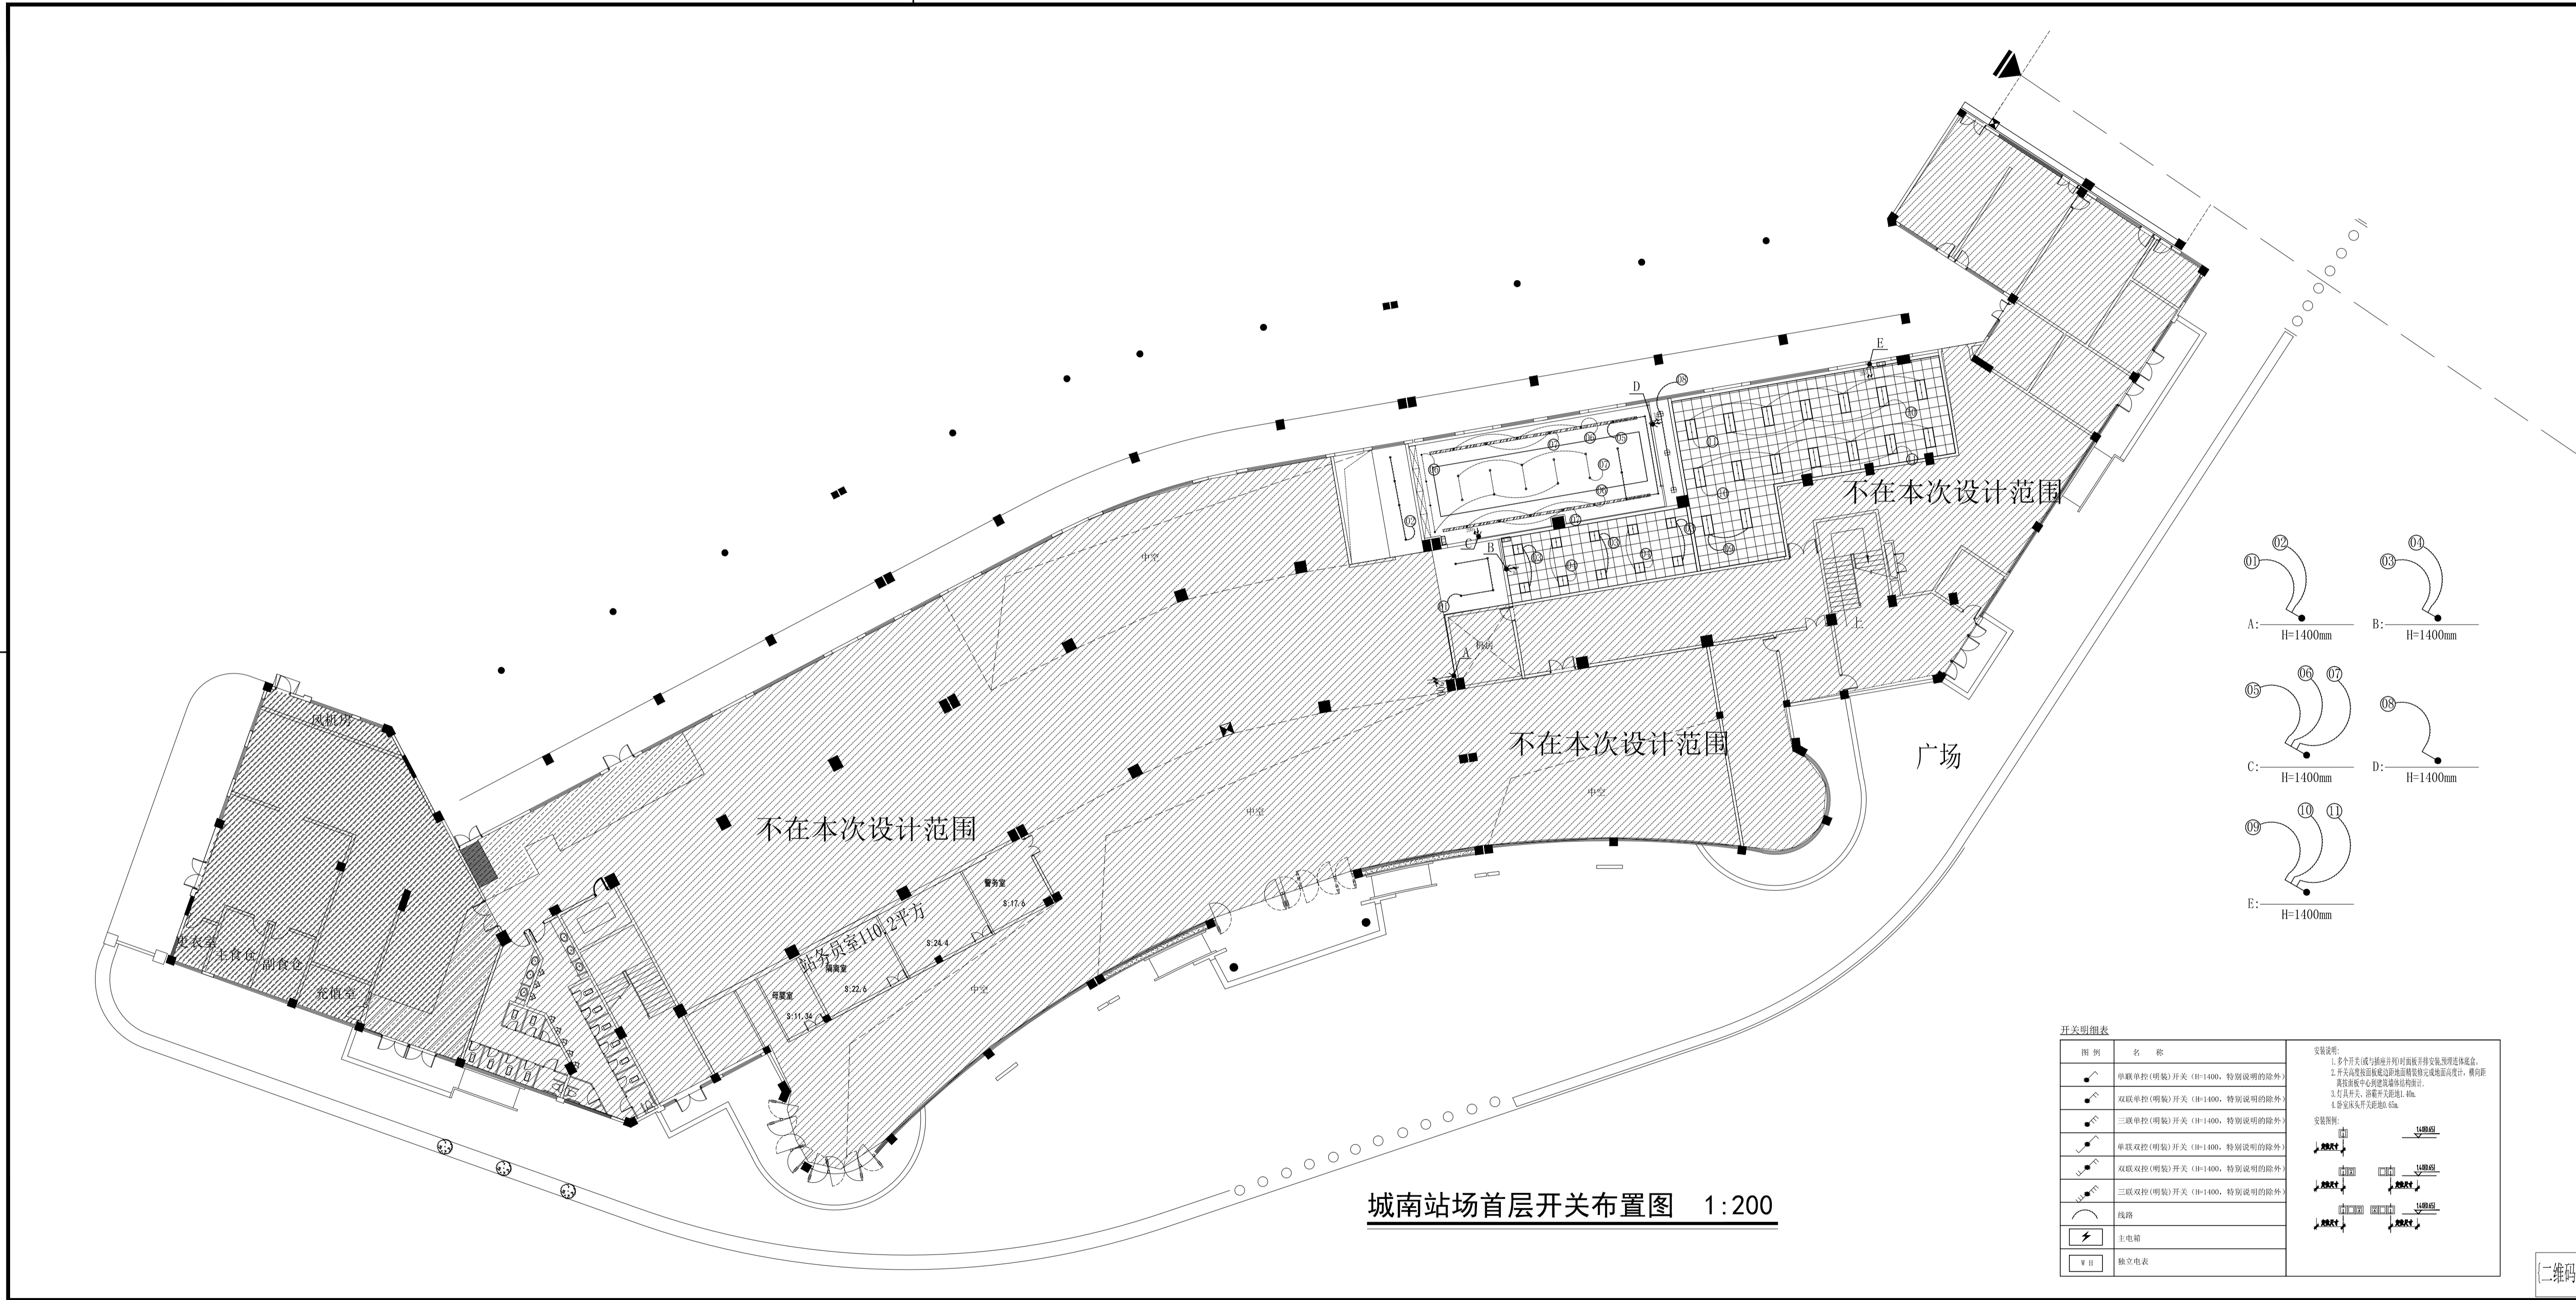

城南站场首层开关布置图 1:200

开关明细表	
图例	名称
	单联单控(明装)开关 (H=1400, 特别说明的除外)
	双联单控(明装)开关 (H=1400, 特别说明的除外)
	三联单控(明装)开关 (H=1400, 特别说明的除外)
	单联双控(明装)开关 (H=1400, 特别说明的除外)
	双联双控(明装)开关 (H=1400, 特别说明的除外)
	三联双控(明装)开关 (H=1400, 特别说明的除外)
	线路
	主电箱
	独立电柜


安装说明:  
 1. 多个开关(或插座)并列安装, 间距宜按规范;  
 2. 开关插座距地面高度按规范及专项设计, 特殊场所按专项中心专项设计;  
 3. 信息开关、插座并设接地L 40m;  
 4. 等电位联结见专项设计。

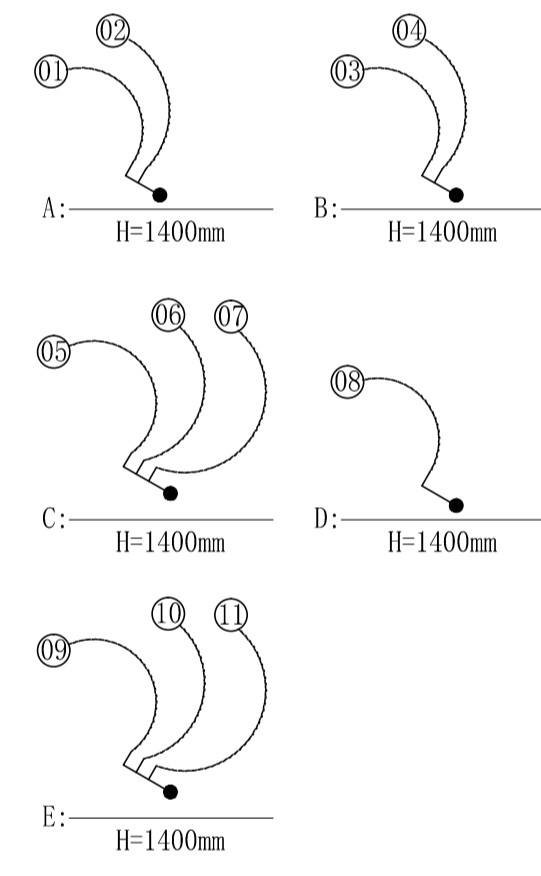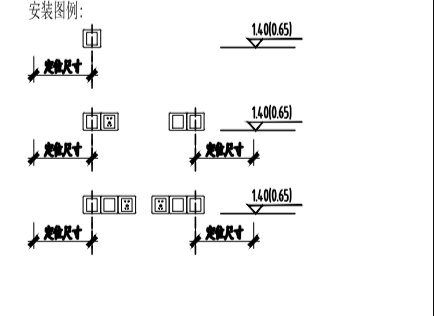


**中山市规划设计院有限公司**  
Zhongshan Planning and Design Institute Co., Ltd.

地址: 广东省中山市东涌镇文东路755、757号 邮编528403  
电话: 0760-8822881 传真: 0760-8820683  
http://www.zsgd.com

出图专用章	未盖出图专用章无效																											
注册师用章	按规定加盖																											
审查专用章	按规定加盖																											
合格证编号																												
备注:																												
<table border="1" style="width: 100%; border-collapse: collapse;"> <tr> <th>职责</th> <th>实名</th> <th>签名</th> </tr> <tr> <td>审定</td> <td>[审定]</td> <td>(审定)</td> </tr> <tr> <td>审核</td> <td>[审核]</td> <td>(审核)</td> </tr> <tr> <td>注册师</td> <td>[注册师]</td> <td>(注册师)</td> </tr> <tr> <td>项目负责人</td> <td>[项目负责人]</td> <td>(项目负责人)</td> </tr> <tr> <td>专业负责人</td> <td>[专业负责人]</td> <td>(专业负责人)</td> </tr> <tr> <td>校对</td> <td>[校对]</td> <td>(校对)</td> </tr> <tr> <td>设计</td> <td>[设计]</td> <td>(设计)</td> </tr> <tr> <td>制图</td> <td>[设计]</td> <td>(设计)</td> </tr> </table>	职责	实名	签名	审定	[审定]	(审定)	审核	[审核]	(审核)	注册师	[注册师]	(注册师)	项目负责人	[项目负责人]	(项目负责人)	专业负责人	[专业负责人]	(专业负责人)	校对	[校对]	(校对)	设计	[设计]	(设计)	制图	[设计]	(设计)	
职责	实名	签名																										
审定	[审定]	(审定)																										
审核	[审核]	(审核)																										
注册师	[注册师]	(注册师)																										
项目负责人	[项目负责人]	(项目负责人)																										
专业负责人	[专业负责人]	(专业负责人)																										
校对	[校对]	(校对)																										
设计	[设计]	(设计)																										
制图	[设计]	(设计)																										
会签栏																												
<table border="1" style="width: 100%; border-collapse: collapse;"> <tr> <td>建筑</td> <td>电气</td> </tr> <tr> <td>结构</td> <td>暖通</td> </tr> <tr> <td>给排水</td> <td>弱电</td> </tr> </table>	建筑	电气	结构	暖通	给排水	弱电																						
建筑	电气																											
结构	暖通																											
给排水	弱电																											
建设单位	中山市公共交通运输集团有限公司																											
工程名称	城南站场首层改造工程																											
子项工程																												
图纸名称	城南客运站首层开关布置图																											
设计号	专业 室内																											
设计阶段	施工图 图号 P-05																											
出图版次	日期 2023.08																											

 

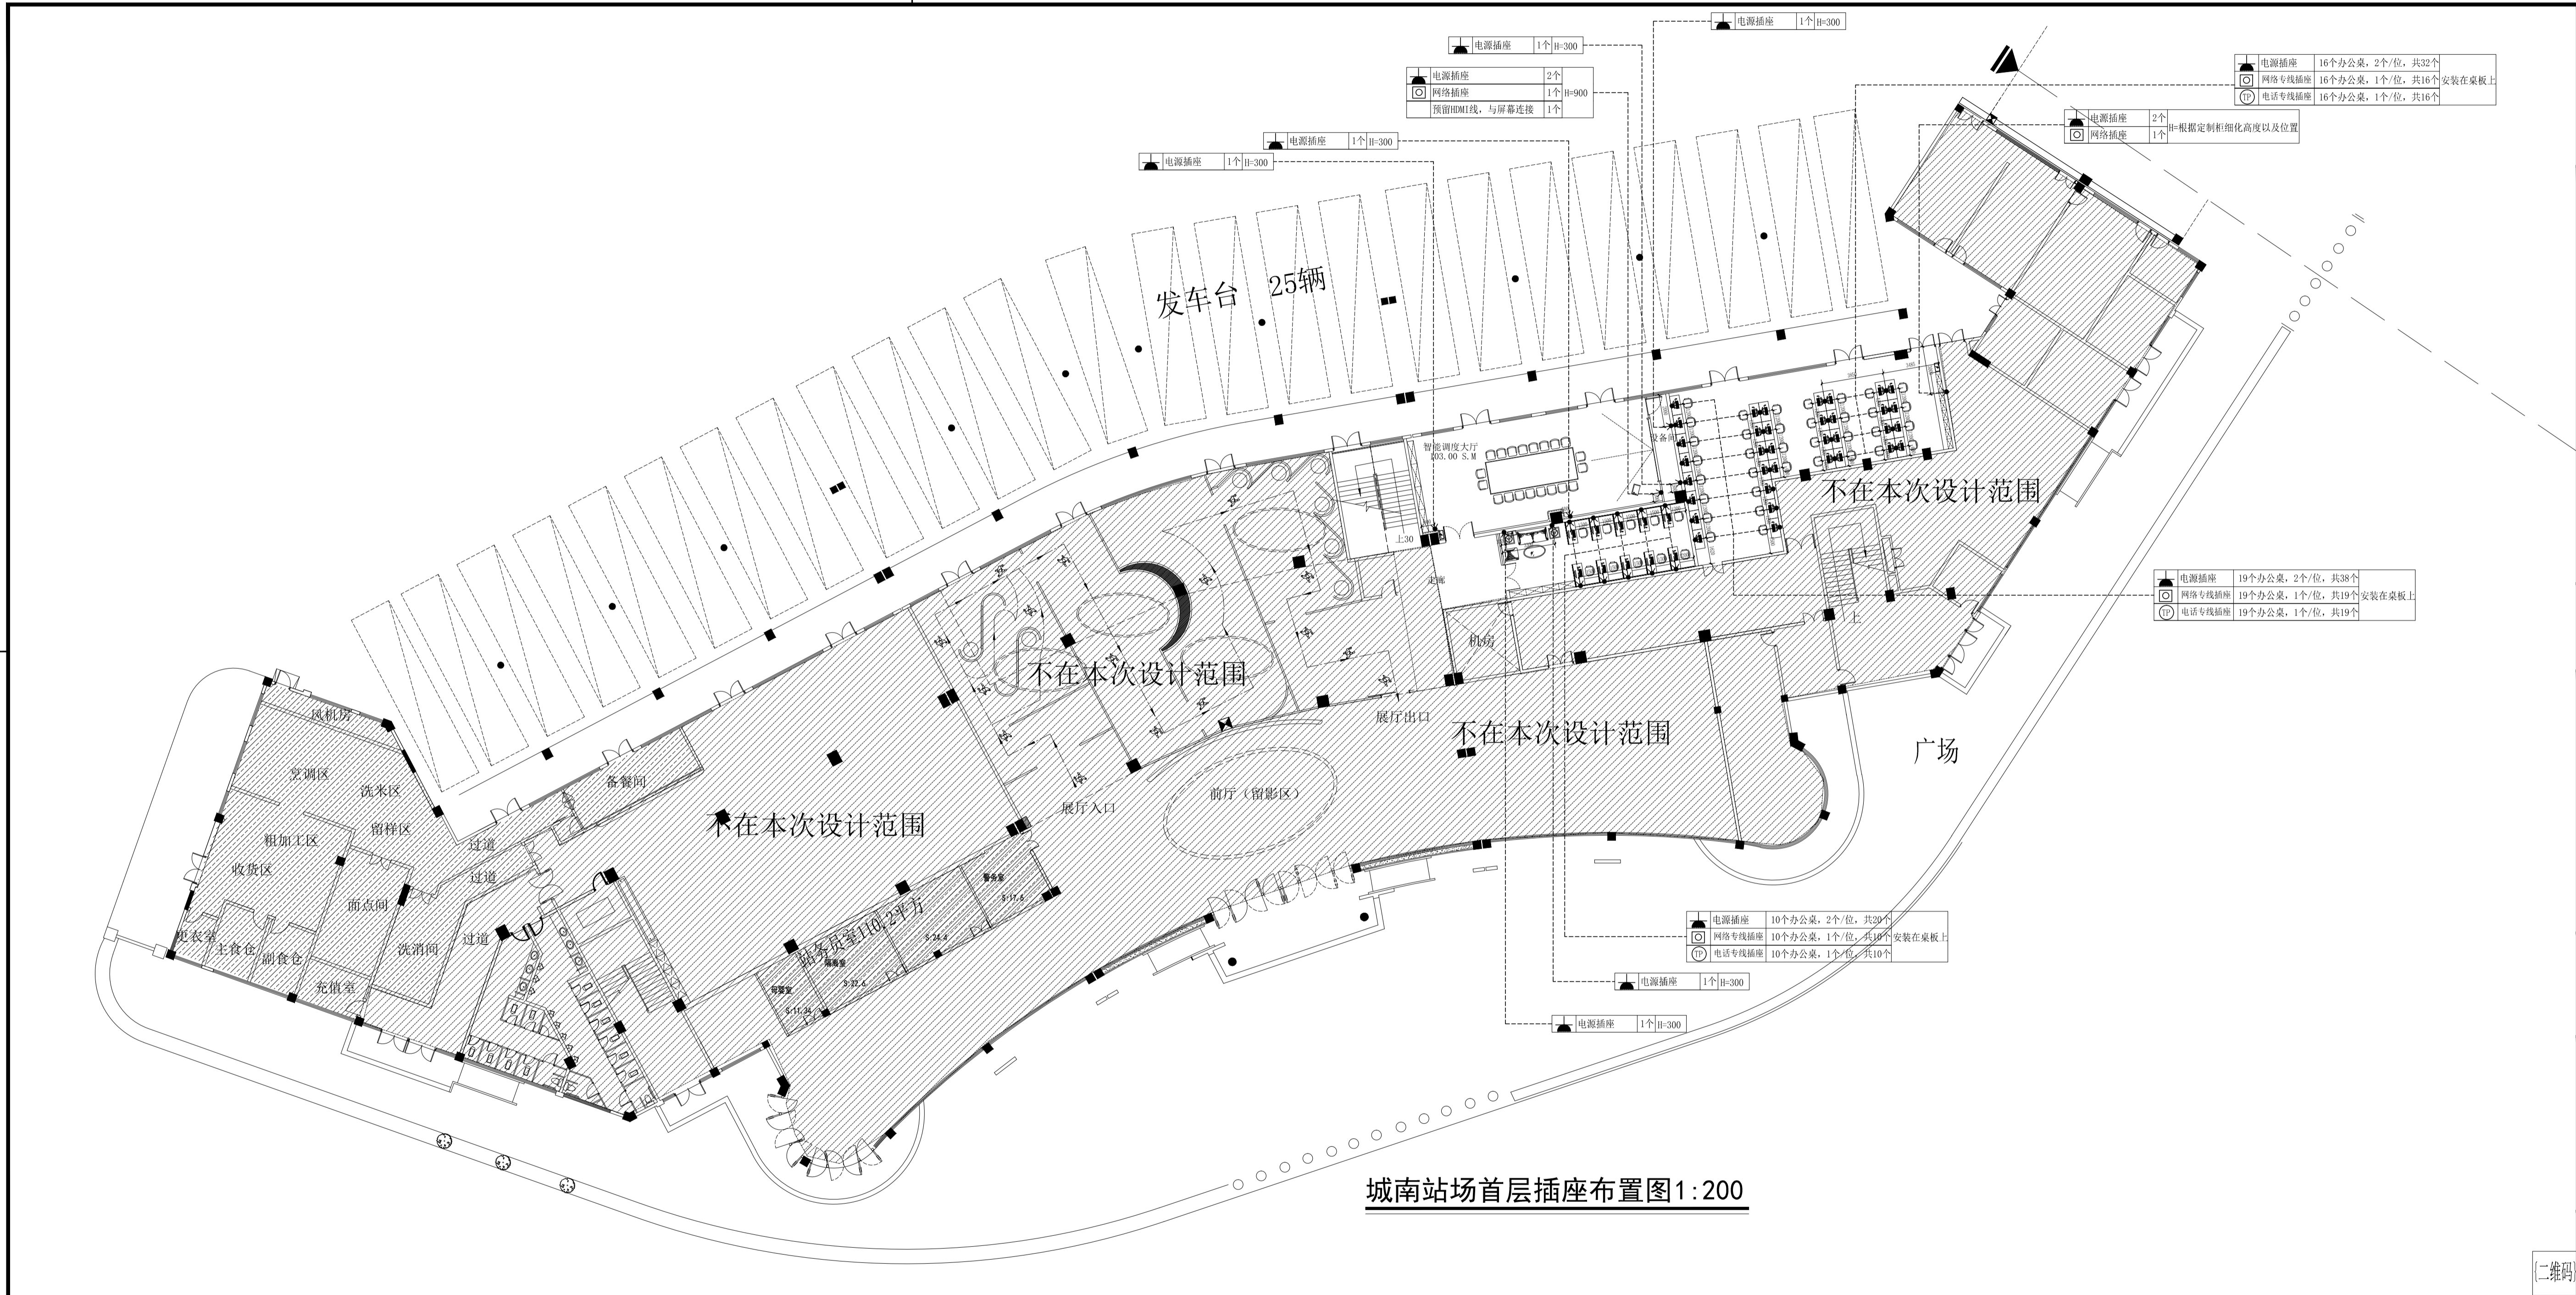

城南站场首层插座布置图 1:200



**中山市规划设计院有限公司**  
Zhongshan Planning and Design Institute Co., Ltd.

地址: 广东省中山市东区兴文东路765、767号 邮编: 528403  
电话: 0760-8822881 传真: 0760-8820683  
http://www.zsgd.com

---

出图专用章

未盖出图专用章无效

注册师用章

按规定加盖

审查专用章

按规定加盖

---

合格证编号

备注:

职责	实名	签名
审定	[审定]	[审定]
审核	[审核]	[审核]
注册	[注册]	[注册]
项目负责人	[项目负责人]	[项目负责人]
专业负责人	[专业负责人]	[专业负责人]
校对	[校对]	[校对]
设计	[设计]	[设计]
制图	[设计]	[设计]

---

会 签 栏

专业	姓名	日期
建筑	电气	
结构	暖通	
给排水	弱电	

---

建设单位: 中山市公共交通运输集团有限公司

工程名称: 城南站场首层改造工程

子项工程:


图纸名称: 城南站场首层插座布置图

---

设计号	专业	室内
设计阶段	施工图	图号 P-06
出图版次	日期	2023.08




暖通	给排水	电
建筑	结构	电气

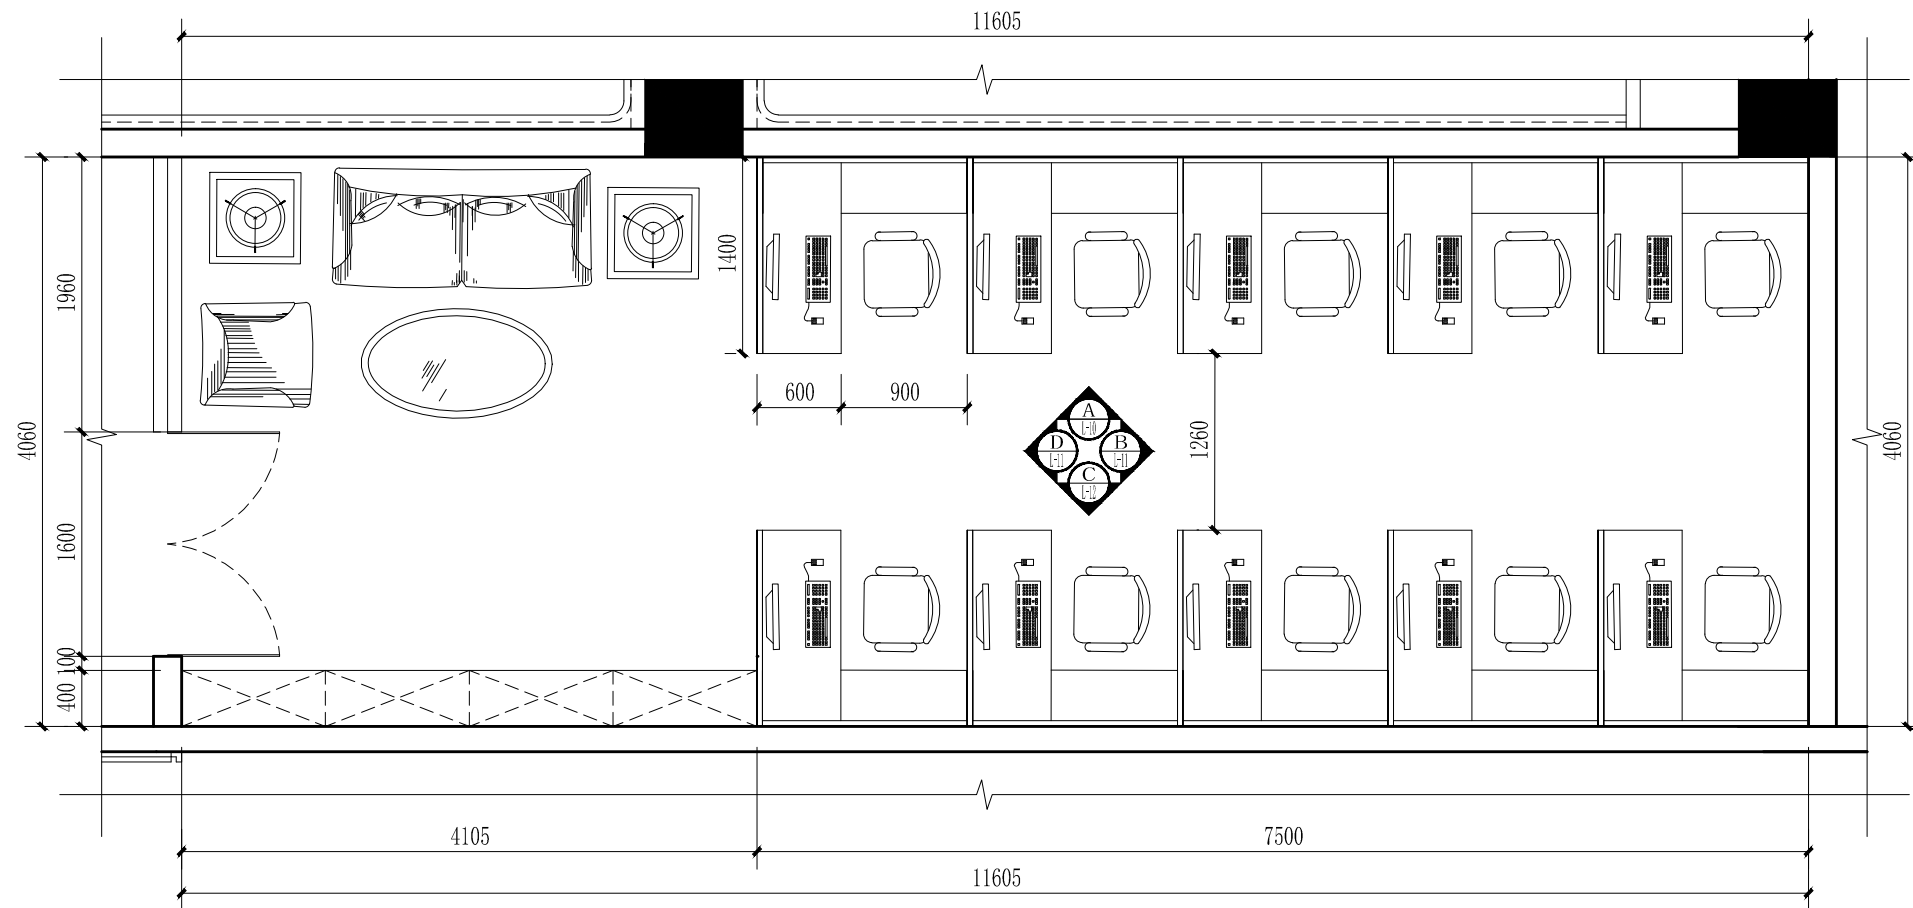

**运调监控中心平面图 scale 1:50**

补充说明：原有地面砖保持不变

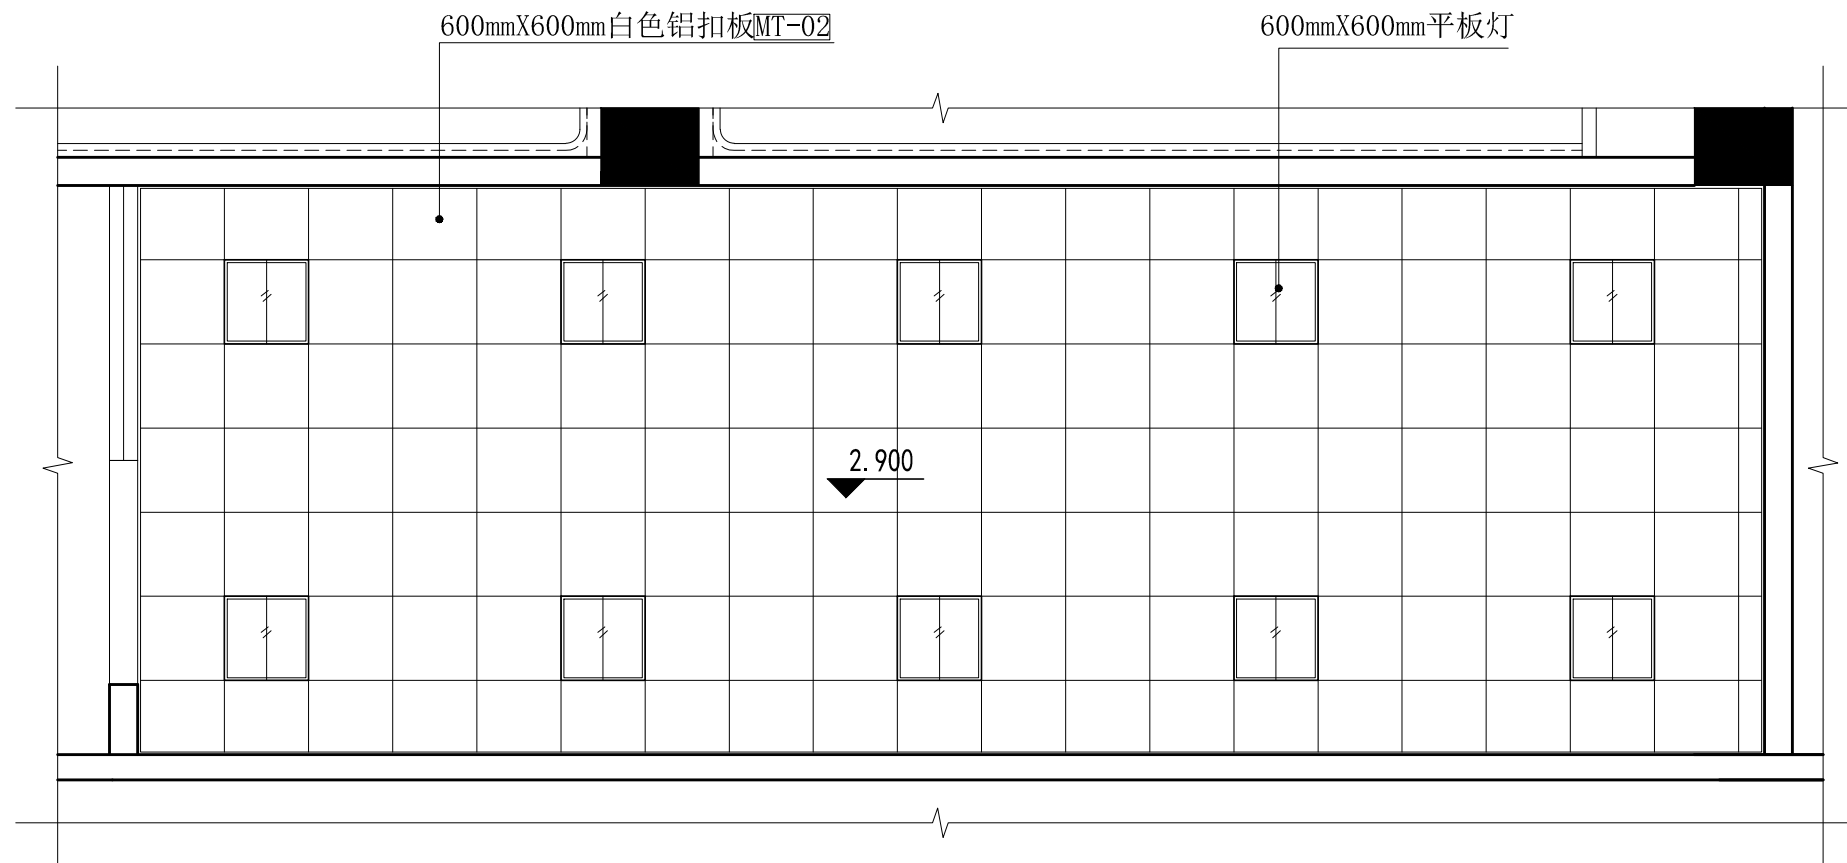

**运调监控中心天花图 scale 1:50**



中山市规划设计院有限公司

Zhongshan Planning and Design Institute Co., Ltd.

地址：广东省中山市东区长文东路765、767号 邮编528403

电话：0760-88322881 传真：0760-88320683

http://www.zspd.com

出图专用章

未盖出图专用章无效

注册师用章

按规定加盖

审查合格证编号

职责	实名	签名
----	----	----

审定	[审定]	{审定}
----	------	------

审核	[审核]	{审核}
----	------	------

注册师	[注册师]	{注册师}
-----	-------	-------

项目负责人	[项目负责人]	{项目负责人}
-------	---------	---------

专业负责人	[专业负责人]	{专业负责人}
-------	---------	---------

校对	[校对]	{校对}
----	------	------

设计	[设计]	{设计}
----	------	------

制图	[设计]	{设计}
----	------	------

建设单位 中山市公共交通运输集团有限公司

工程名称 城南站场首层改造工程

子项工程

图纸名称 运调监控中心平面、天花图

设计号	专业	室内
-----	----	----

设计阶段	施工图	图号	L-01
------	-----	----	------

出图版次	日期	2023.08
------	----	---------

{二维码}