

暖通	给排水	电气
建筑	结构	机电



中山市规划设计院有限公司  
 Zhongshan Planning and Design Institute Co., Ltd.  
 地址: 广东省中山市东区长文东路765、767号 邮编528403  
 电话: 0760-88322881 传真: 0760-88320683  
 http://www.zspd.com

出图专用章

未盖出图专用章无效

注册师用章

按规定加盖

审查合格证编号

职责	实名	签名
审定	[审定]	{审定}
审核	[审核]	{审核}
注册师	[注册师]	{注册师}
项目负责人	[项目负责人]	{项目负责人}
专业负责人	[专业负责人]	{专业负责人}
校对	[校对]	{校对}
设计	[设计]	{设计}
制图	[设计]	{设计}



建设单位 中山市公共交通运输集团有限公司

工程名称 城南站场首层改造工程


子项工程

图纸名称 运调监控中心A、C立面图

设计号	专业	室内
设计阶段	施工图	图号 L-02
出图版次	日期	2023.08

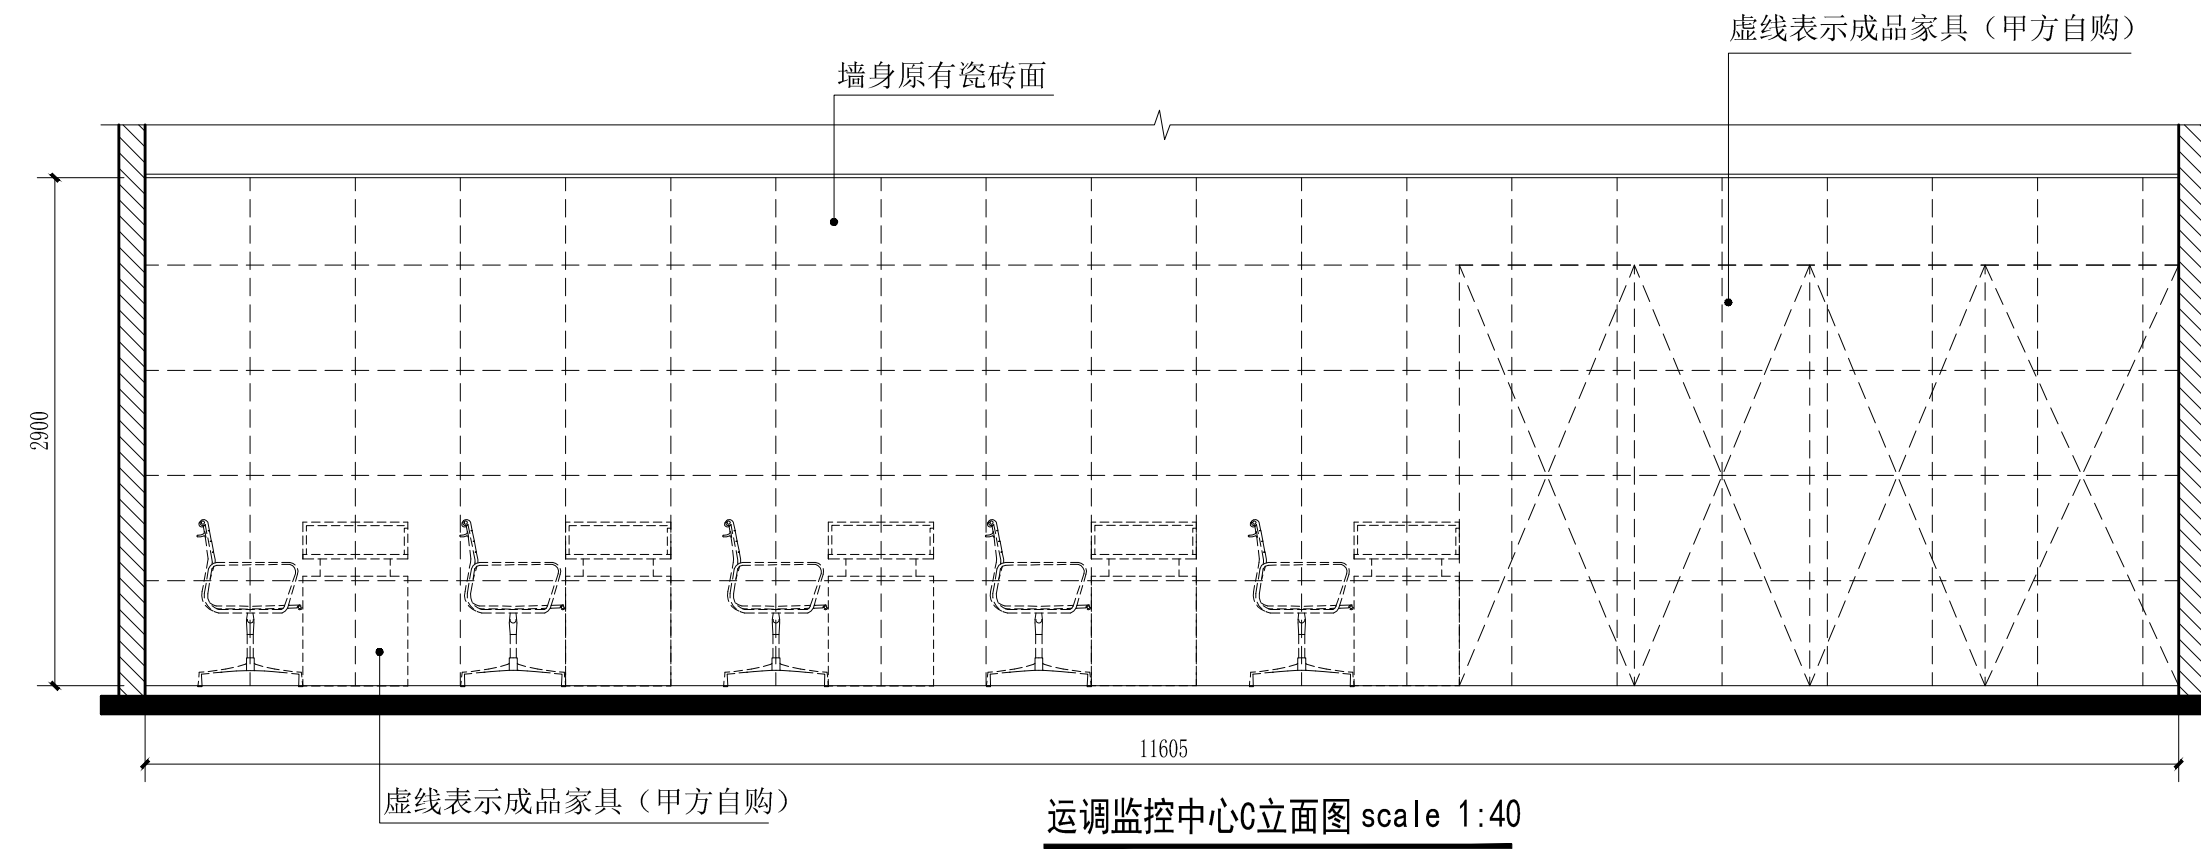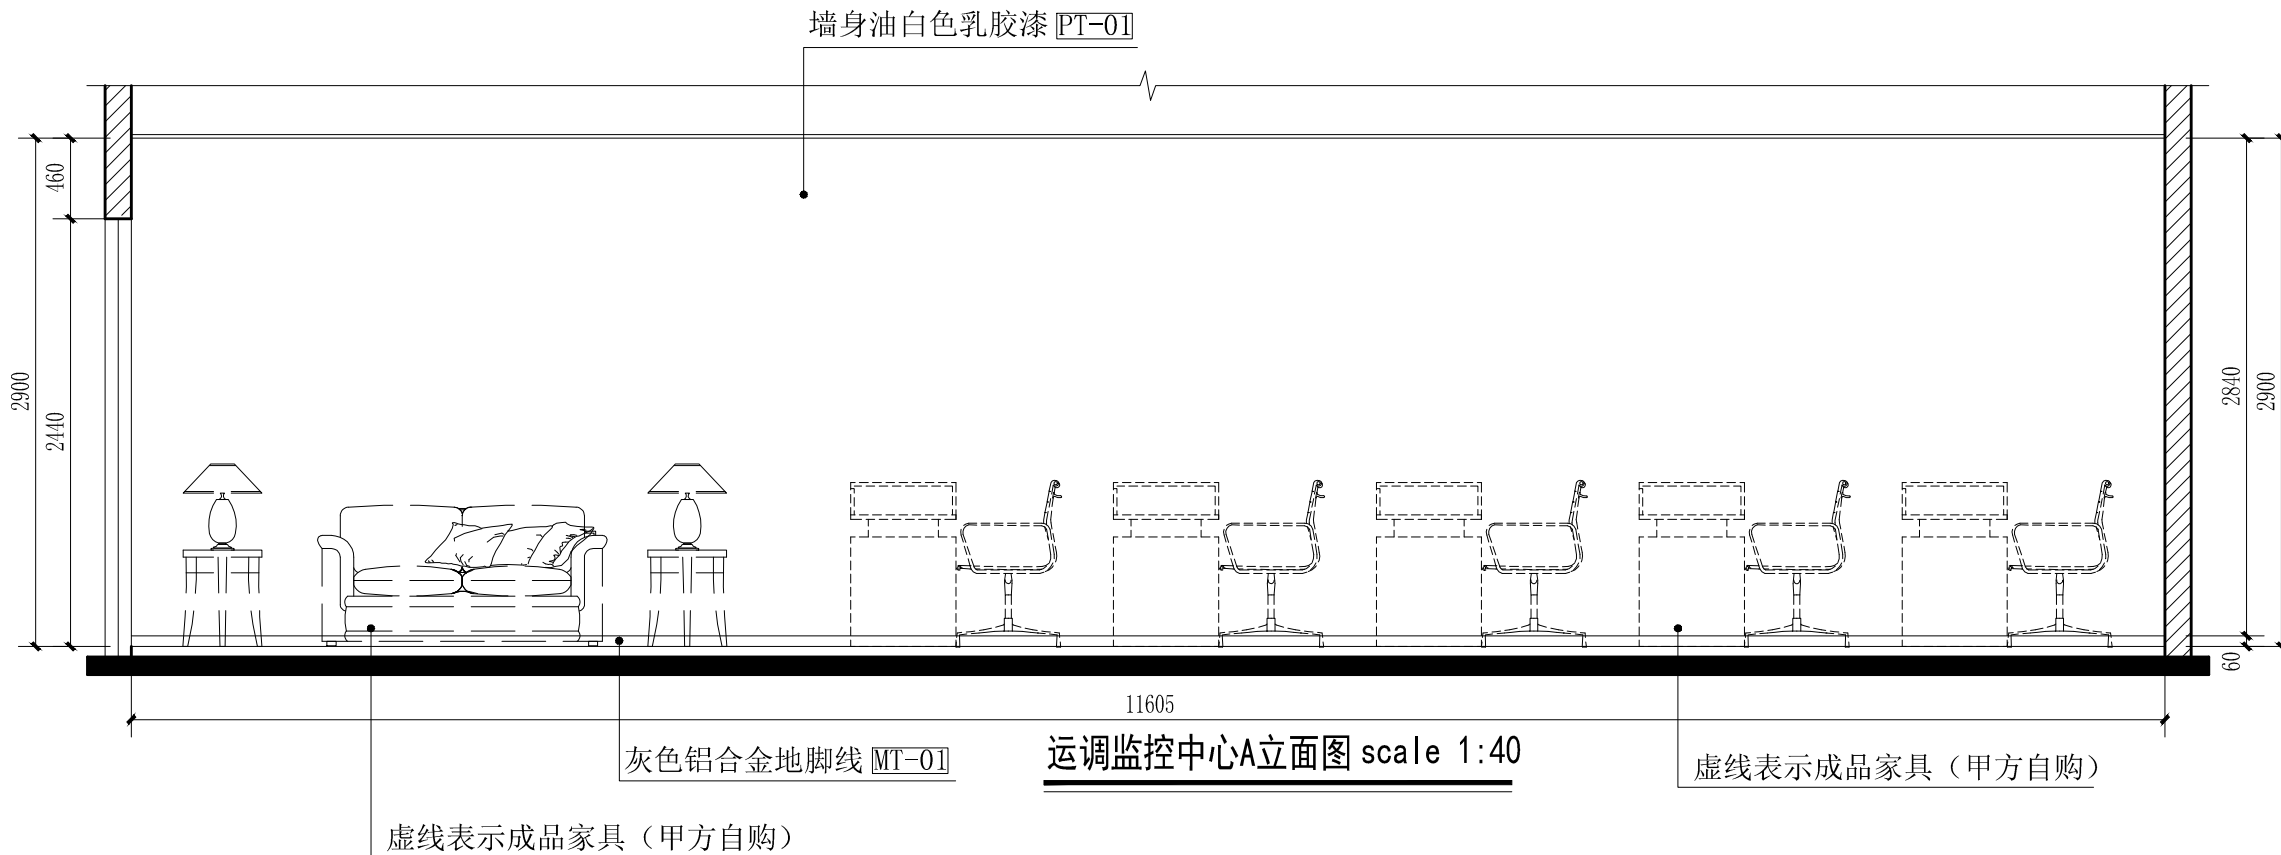

\*此立面电源插座建议走明线

 



中山市规划设计院有限公司

Zhongshan Planning and Design Institute Co., Ltd.

地址: 广东省中山市东区长文东路765、767号 邮编528403

电话: 0760-88322881 传真: 0760-88320683

http://www.zspd.com

出图专用章

未盖出图专用章无效

注册师用章

按规定加盖

审查合格证编号

职责 实名 签名

审定 [审定] (审定)

审核 [审核] (审核)

注册师 [注册师] (注册师)

项目负责人 [项目负责人] (项目负责人)

专业负责人 [专业负责人] (专业负责人)

校对 [校对] (校对)

设计 [设计] (设计)

制图 [设计] (设计)

建设单位 中山市公共交通运输集团有限公司

工程名称 城南站场首层改造工程

子项工程


图纸名称 运调监控中心B、D立面图

设计号 专业 室内


设计阶段 施工图 图号 L-03

出图版次 日期 2023.08


暖通	给排水	电气
建筑	结构	机电

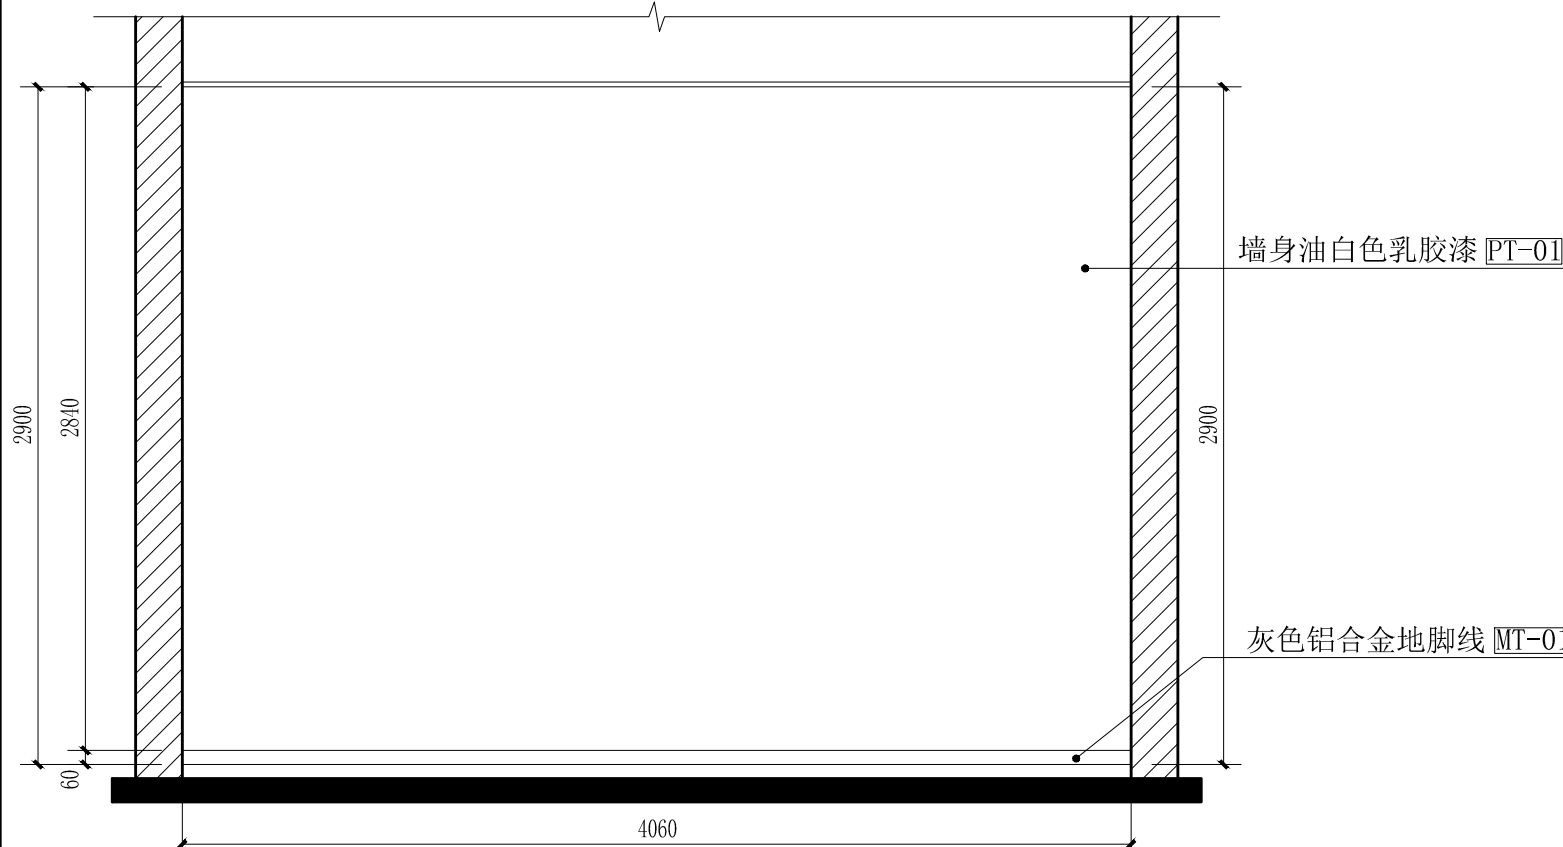


运调监控中心B立面图 scale 1:30

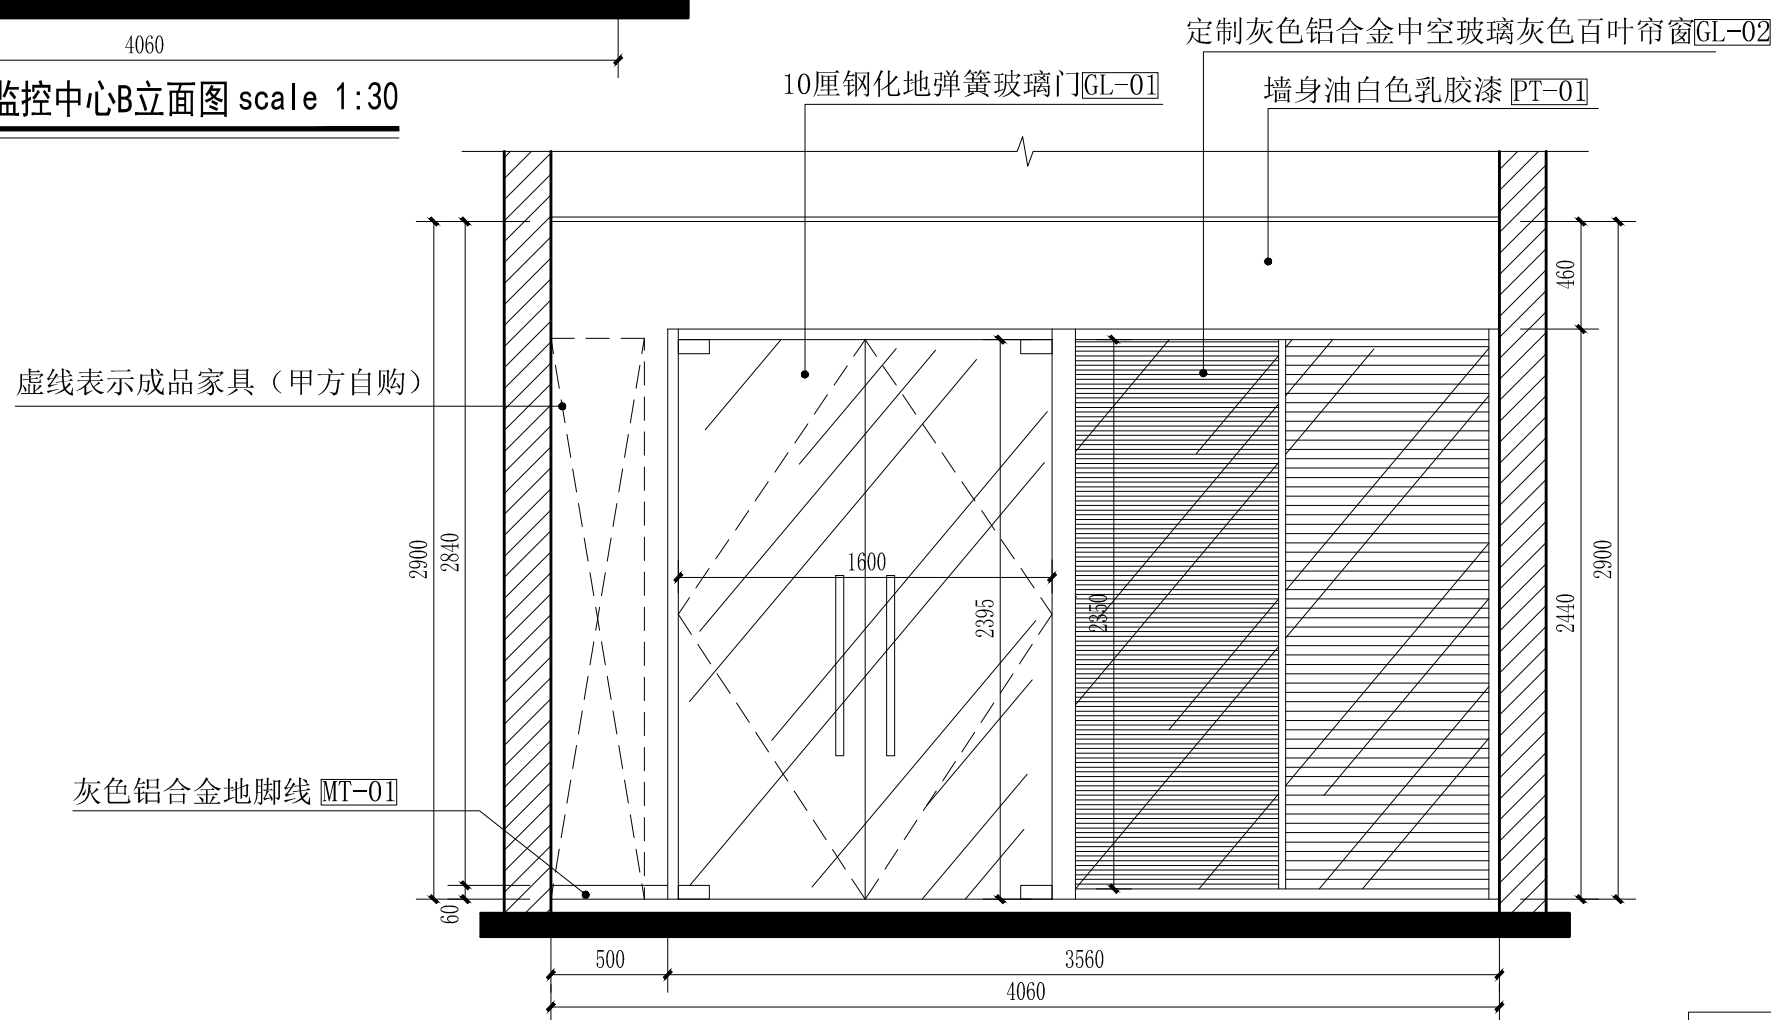

运调监控中心D立面图 scale 1:30

 

暖通	给排水	电气
建筑	结构	电气

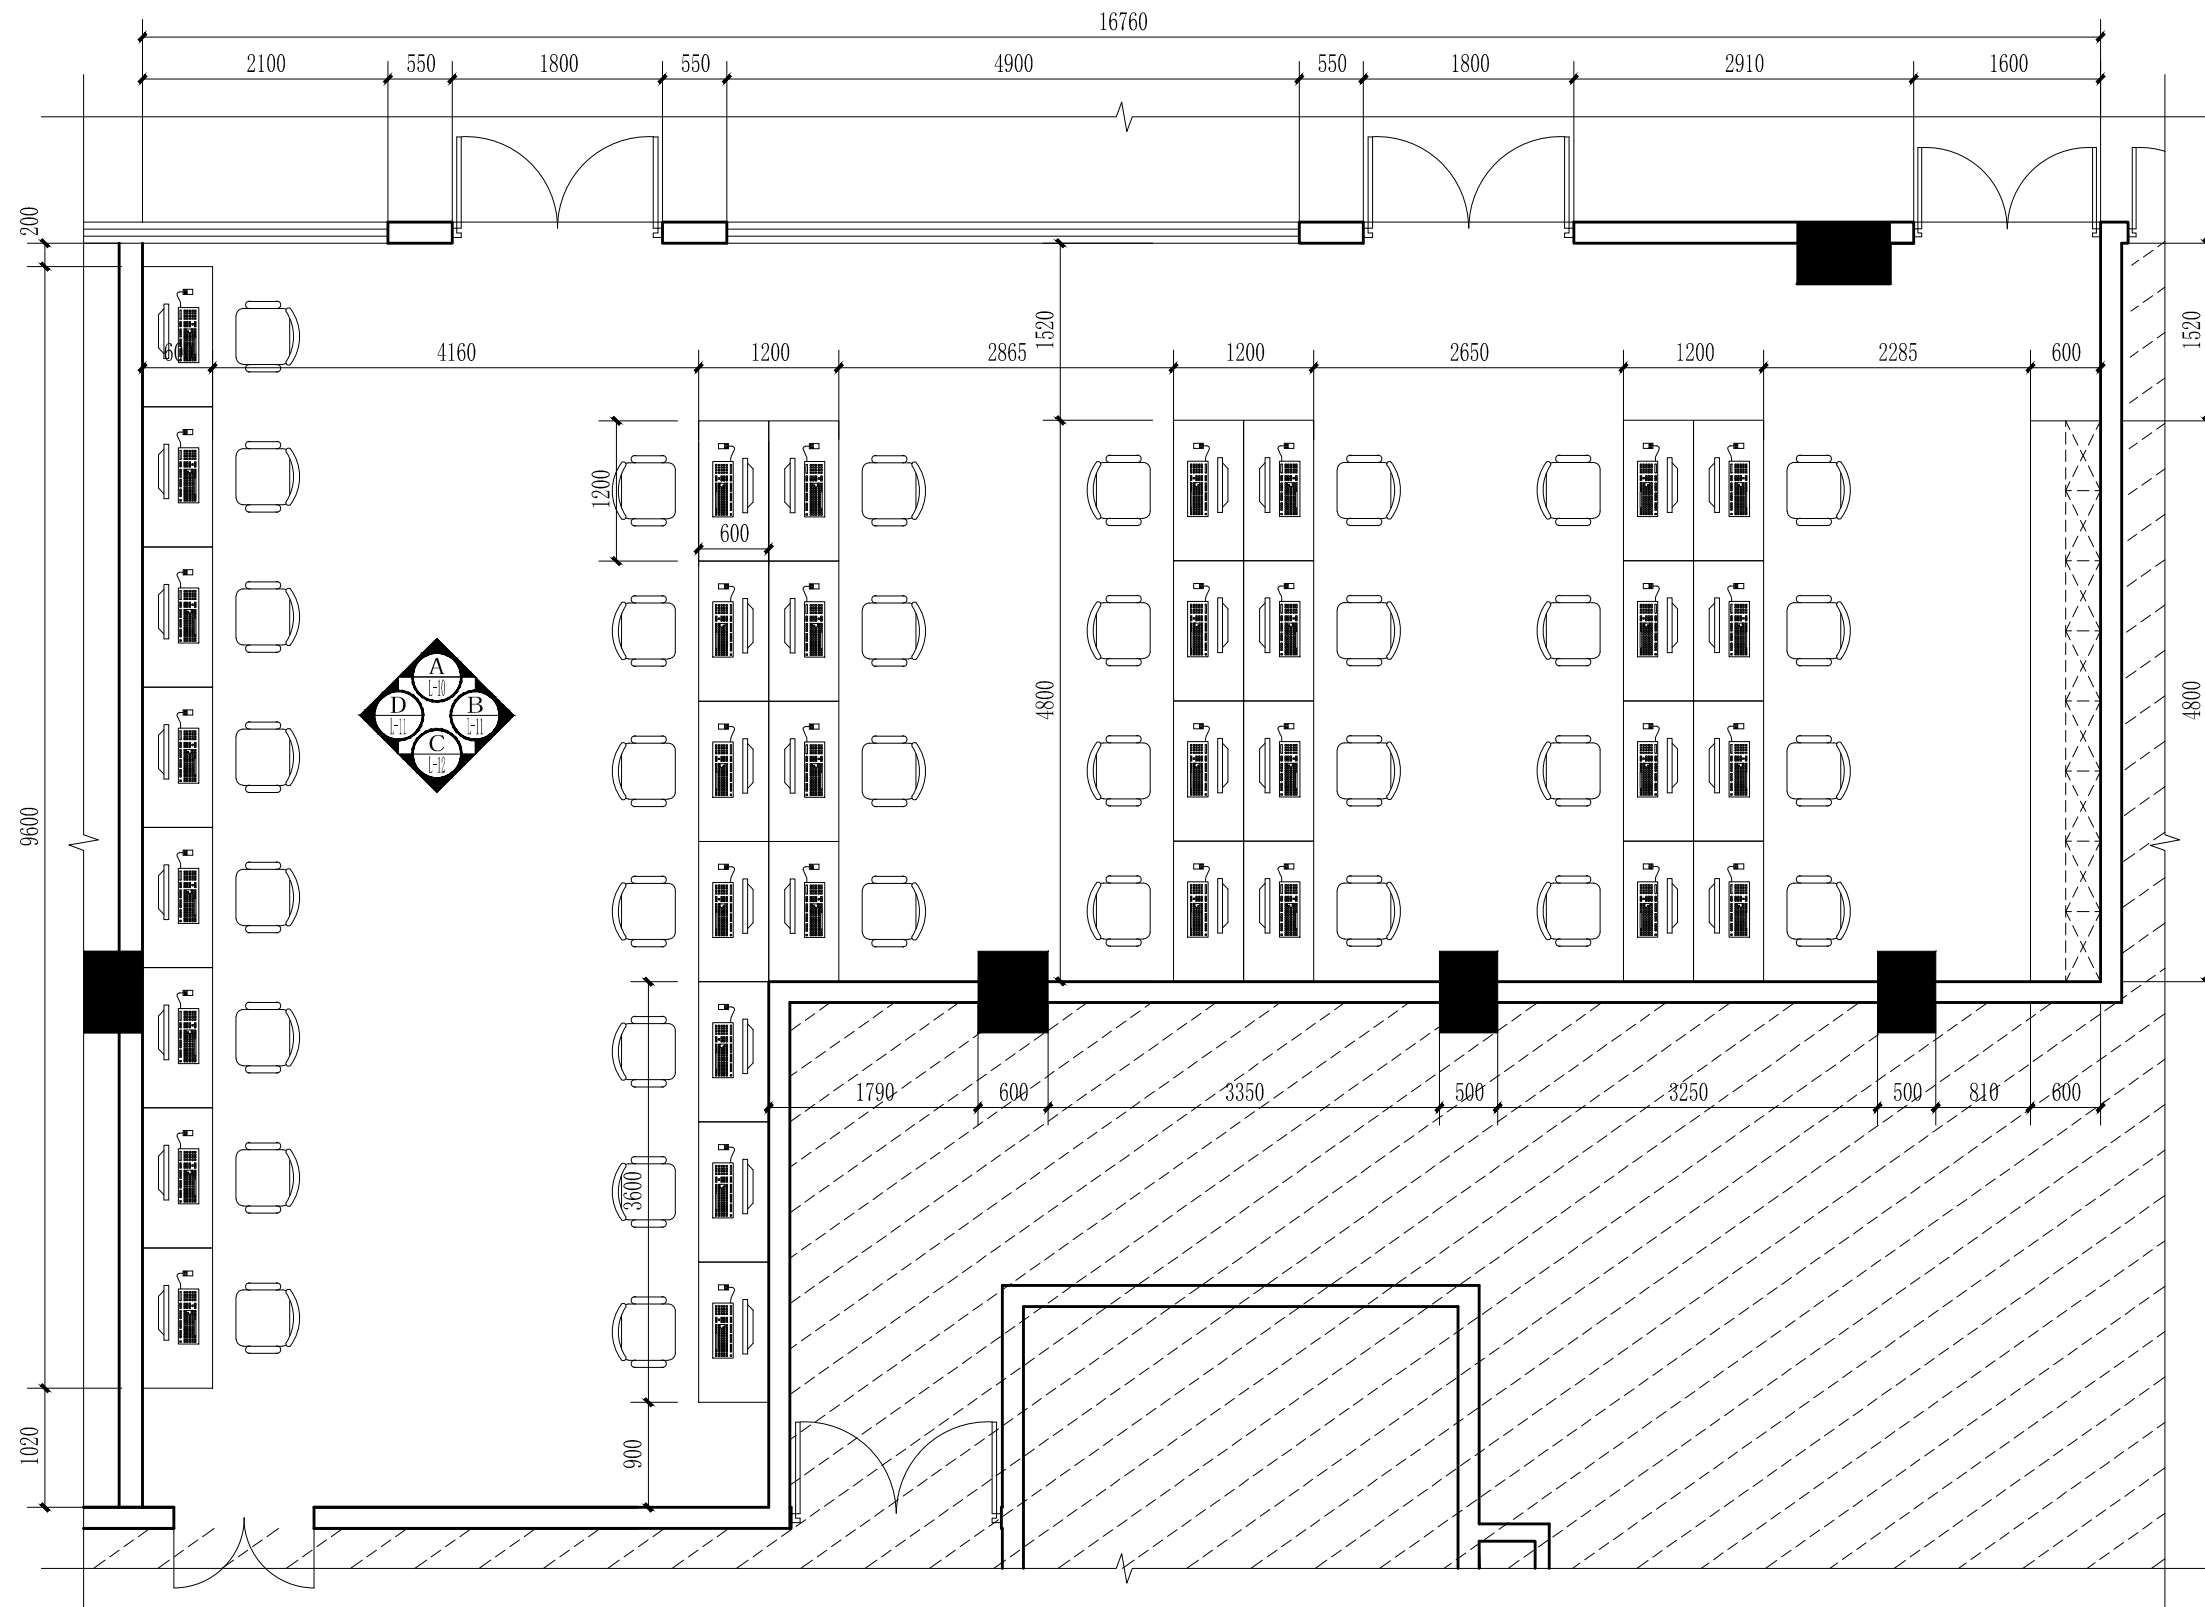

车载监控中心平面图 scale 1:60

补充说明：原有地面砖保持不变



中山市规划设计院有限公司  
Zhongshan Planning and Design Institute Co., Ltd.  
地址：广东省中山市东区孙文东路765、767号 邮编528403  
电话：0760-88322881 传真：0760-88320683  
http://www.zspd.com

出图专用章

未盖出图专用章无效

注册师用章

按规定加盖

审查合格证编号

职责	实名	签名
审定	[审定]	{审定}
审核	[审核]	{审核}
注册师	[注册师]	{注册师}
项目负责人	[项目负责人]	{项目负责人}
专业负责人	[专业负责人]	{专业负责人}
校对	[校对]	{校对}
设计	[设计]	{设计}
制图	[设计]	{设计}

建设单位 中山市公共交通运输集团有限公司

工程名称 城南站场首层改造工程


子项工程

图纸名称 车载监控中心平面图

设计号	专业	室内
设计阶段	施工图	图号 L-04
出图版次	日期	2023.08



暖通	给排水	电气
建筑	结构	电气

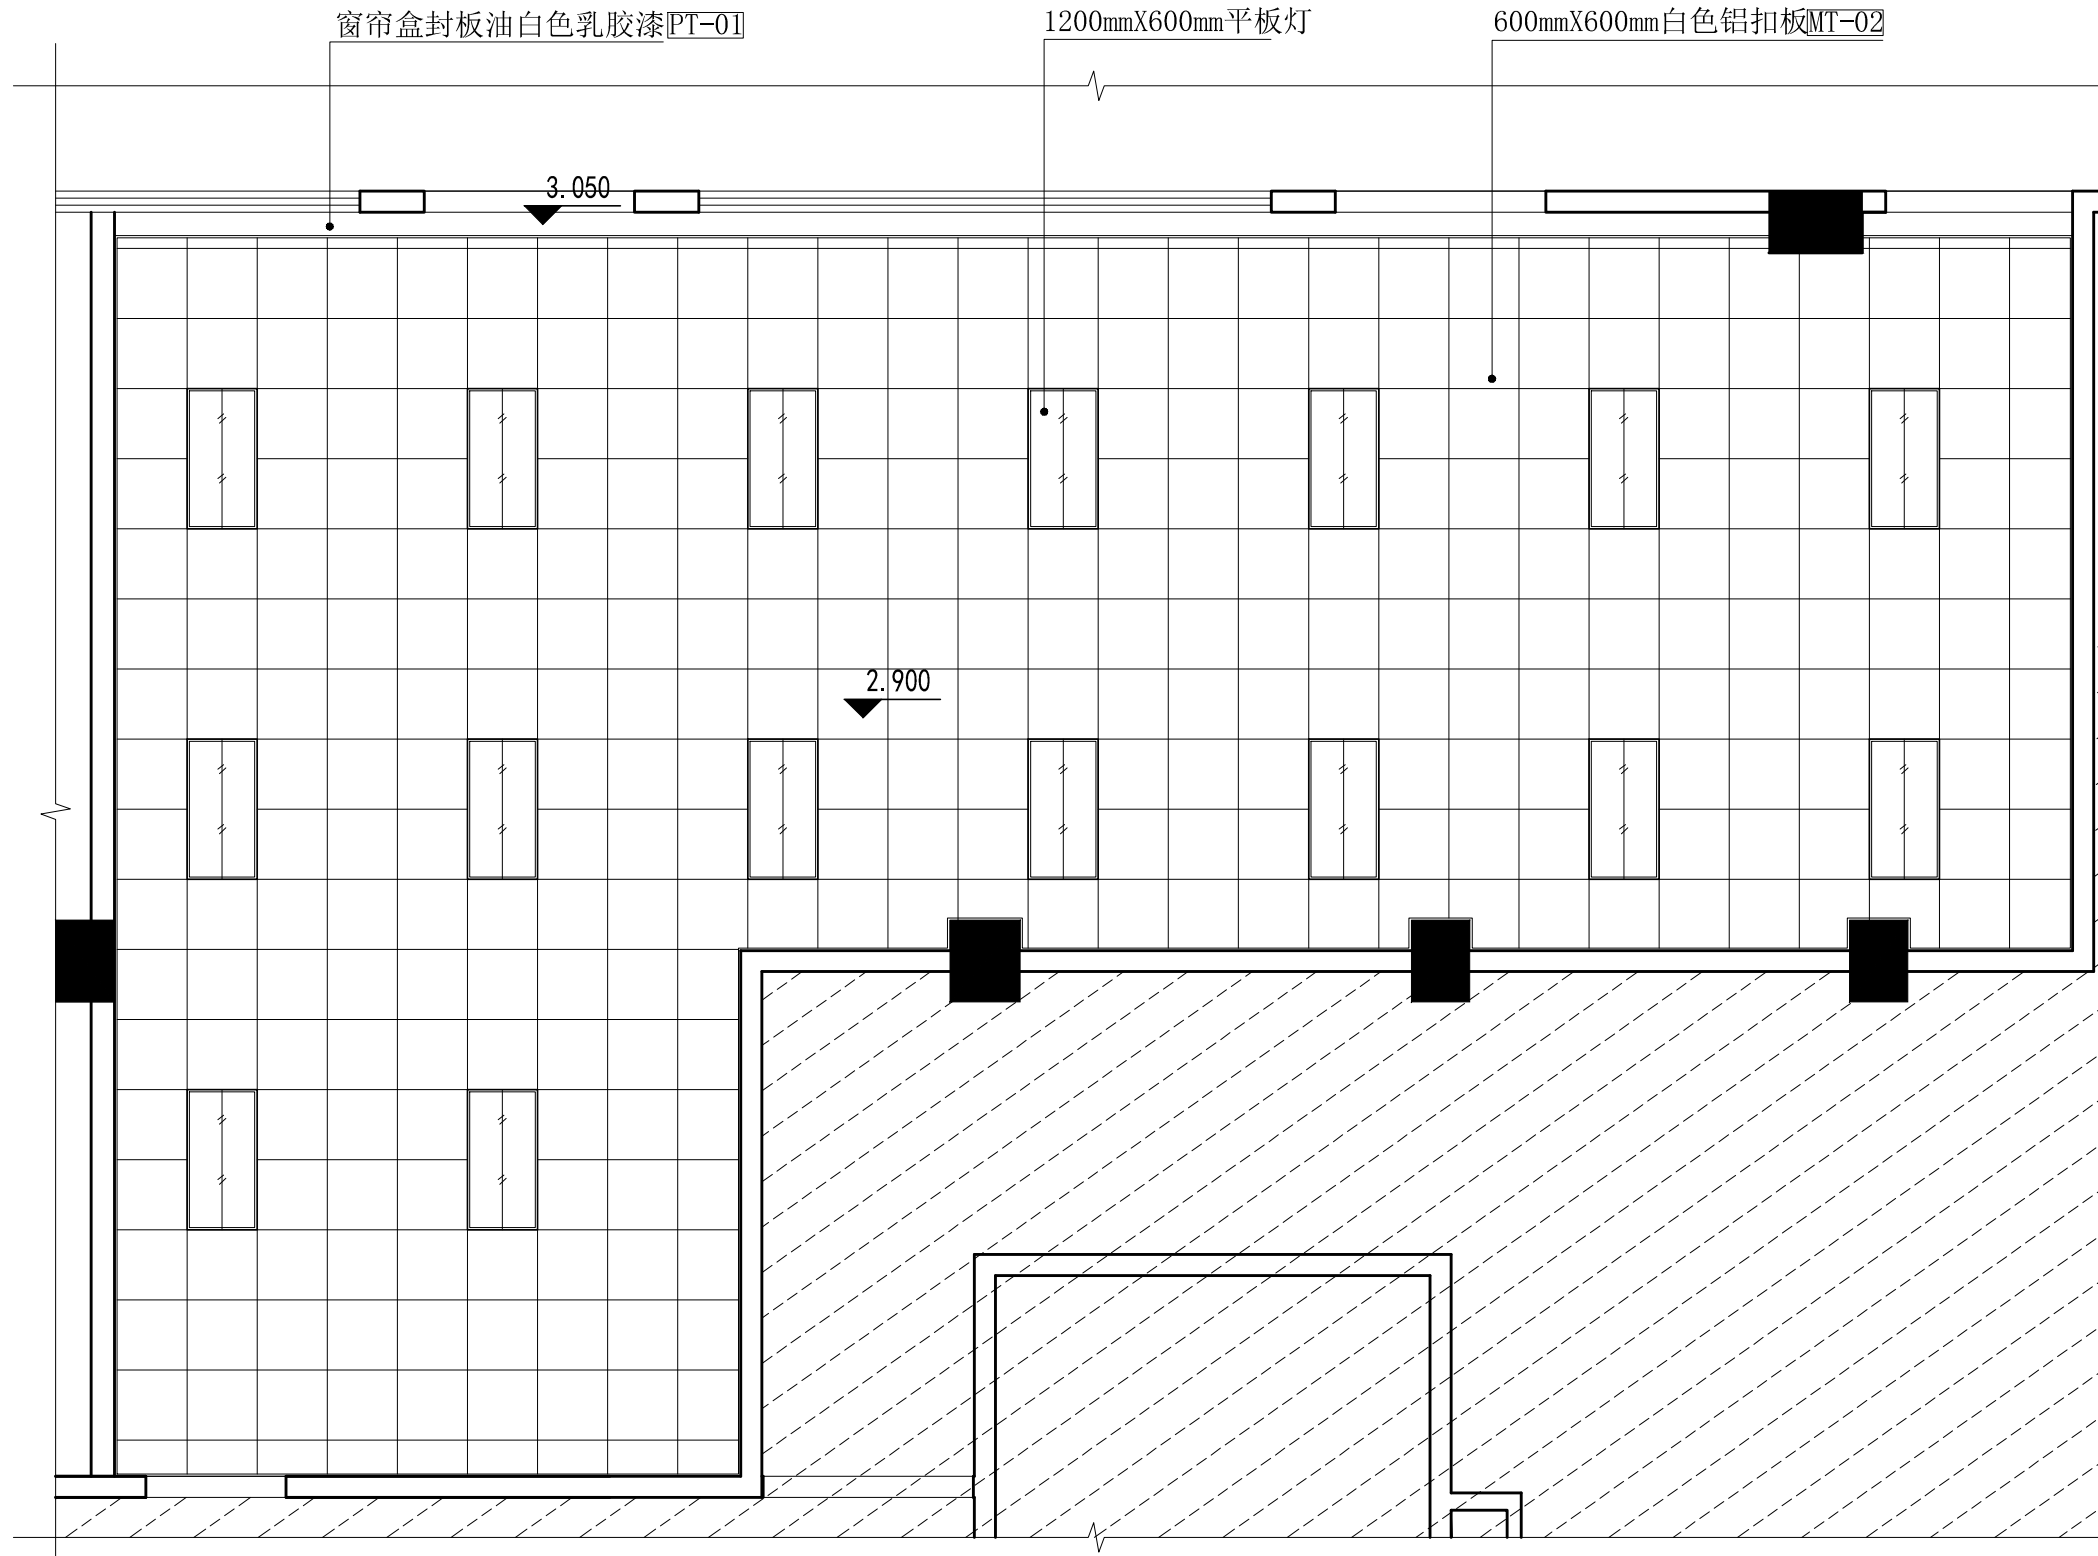

车载监控中心天花图 scale 1:60



中山市规划设计院有限公司  
 Zhongshan Planning and Design Institute Co., Ltd.  
 地址: 广东省中山市东区长文东路765、767号 邮编528403  
 电话: 0760-88322881 传真: 0760-88320683  
 http://www.zspd.com

出图专用章

未盖出图专用章无效

注册师用章

按规定加盖

审查合格证编号

职责	实名	签名
审定	[审定]	{审定}
审核	[审核]	{审核}
注册师	[注册师]	{注册师}
项目负责人	[项目负责人]	{项目负责人}
专业负责人	[专业负责人]	{专业负责人}
校对	[校对]	{校对}
设计	[设计]	{设计}
制图	[设计]	{设计}

建设单位 中山市公共交通运输集团有限公司

工程名称 城南站场首层改造工程


子项工程

图纸名称 车载监控中心天花图


设计号	专业	室内
设计阶段	施工图	图号 L-05
出图版次	日期	2023.08



暖通	给排水	电气
建筑	结构	电气

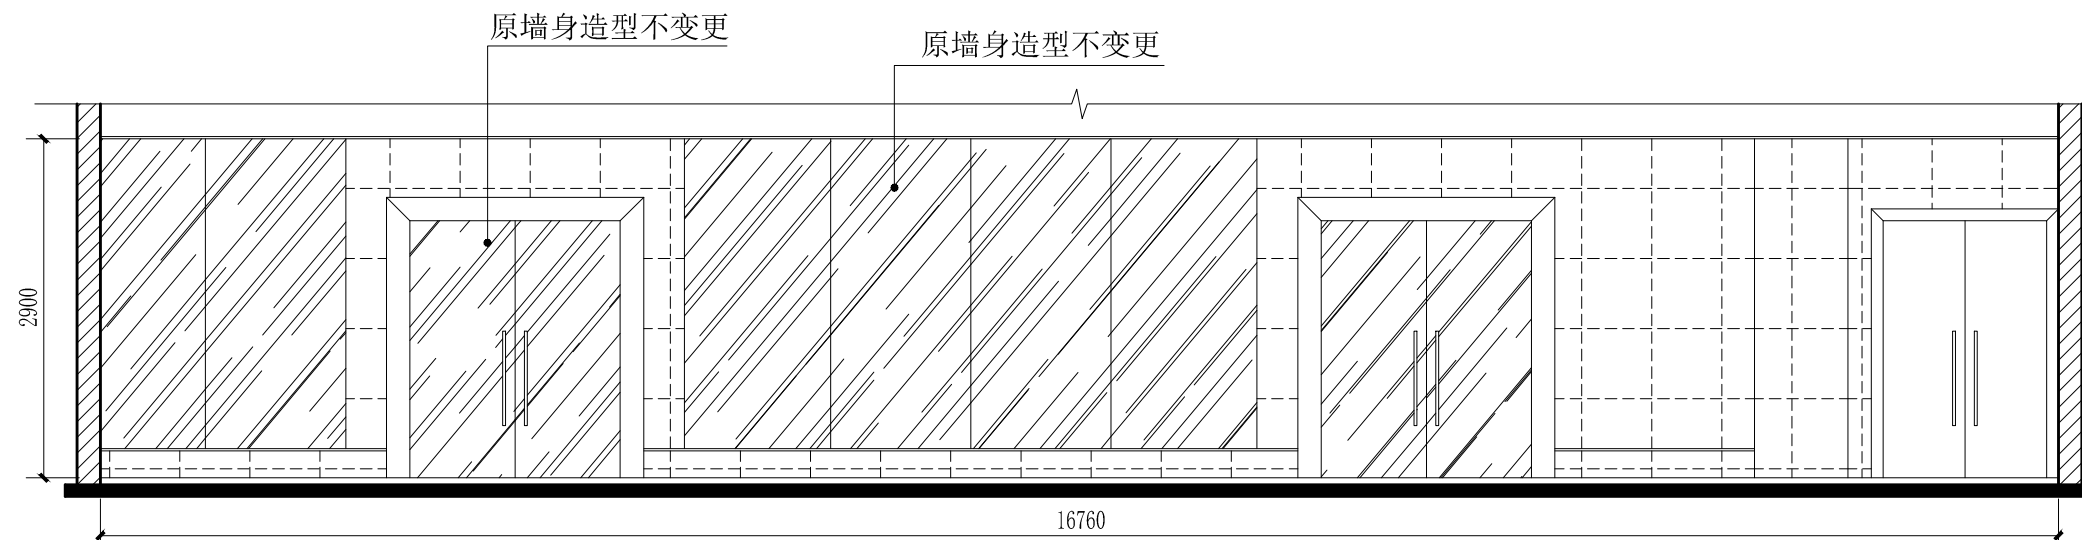

车载监控中心A立面图scale 1:60

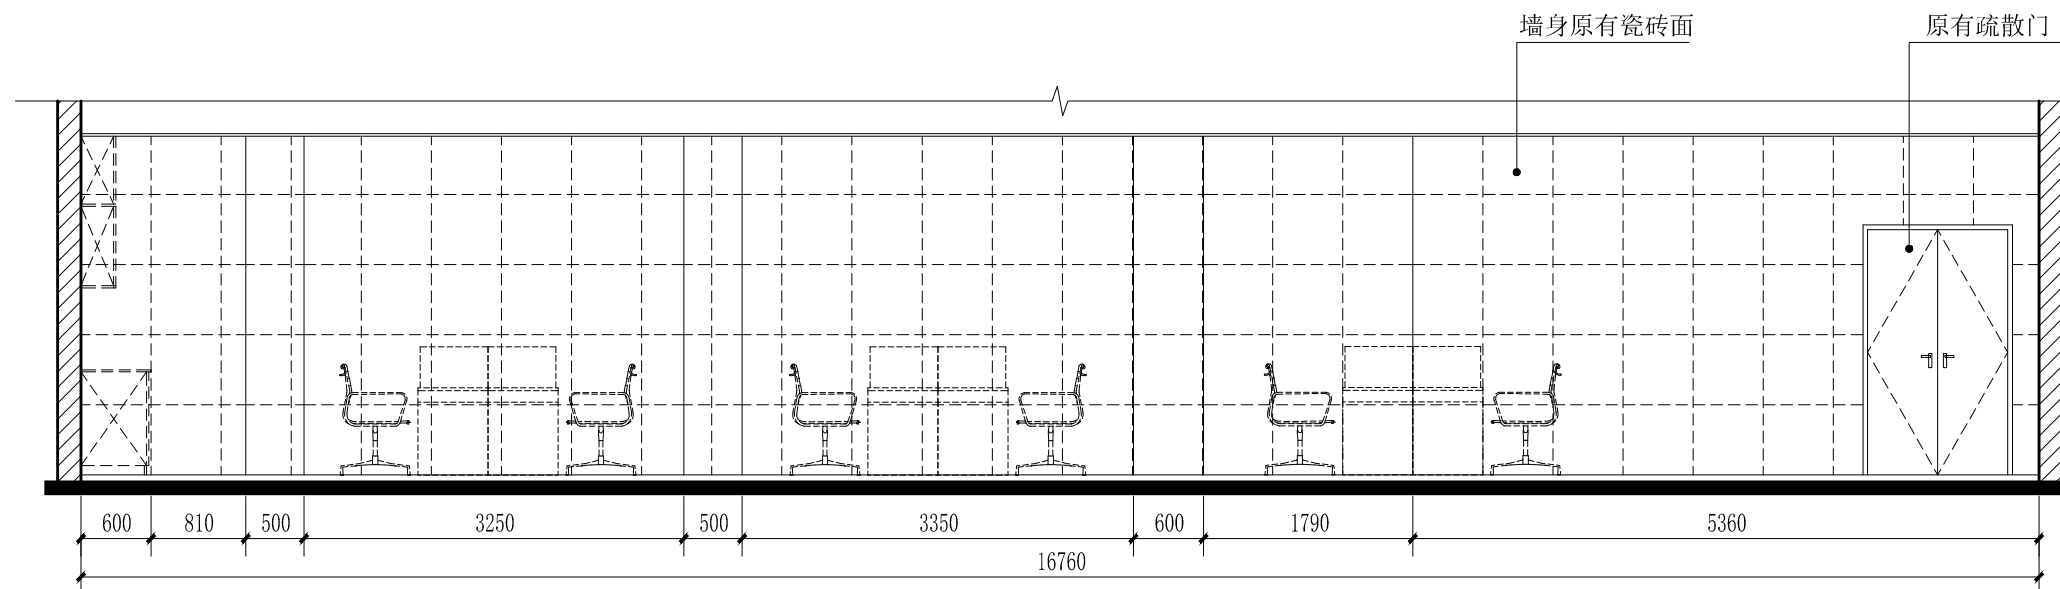

车载监控中心C立面图scale 1:60

\*此立面电源插座建议走明线



中山市规划设计院有限公司  
 Zhongshan Planning and Design Institute Co., Ltd.  
 地址: 广东省中山市东区长文东路765、767号 邮编528403  
 电话: 0760-88322881 传真: 0760-88320683  
 http://www.zspd.com

出图专用章

未盖出图专用章无效

注册师用章

按规定加盖

审查合格证编号

职责	实名	签名
审定	[审定]	{审定}
审核	[审核]	{审核}
注册师	[注册师]	{注册师}
项目负责人	[项目负责人]	{项目负责人}
专业负责人	[专业负责人]	{专业负责人}
校对	[校对]	{校对}
设计	[设计]	{设计}
制图	[设计]	{设计}

建设单位 中山市公共交通运输集团有限公司

工程名称 城南站场首层改造工程


子项工程

图纸名称 车载监控中心A、C立面图

设计号	专业	室内
设计阶段	施工图	图号 L-06
出图版次	日期	2023.08


{二维码}

暖通	给排水	电气
建筑	结构	电气

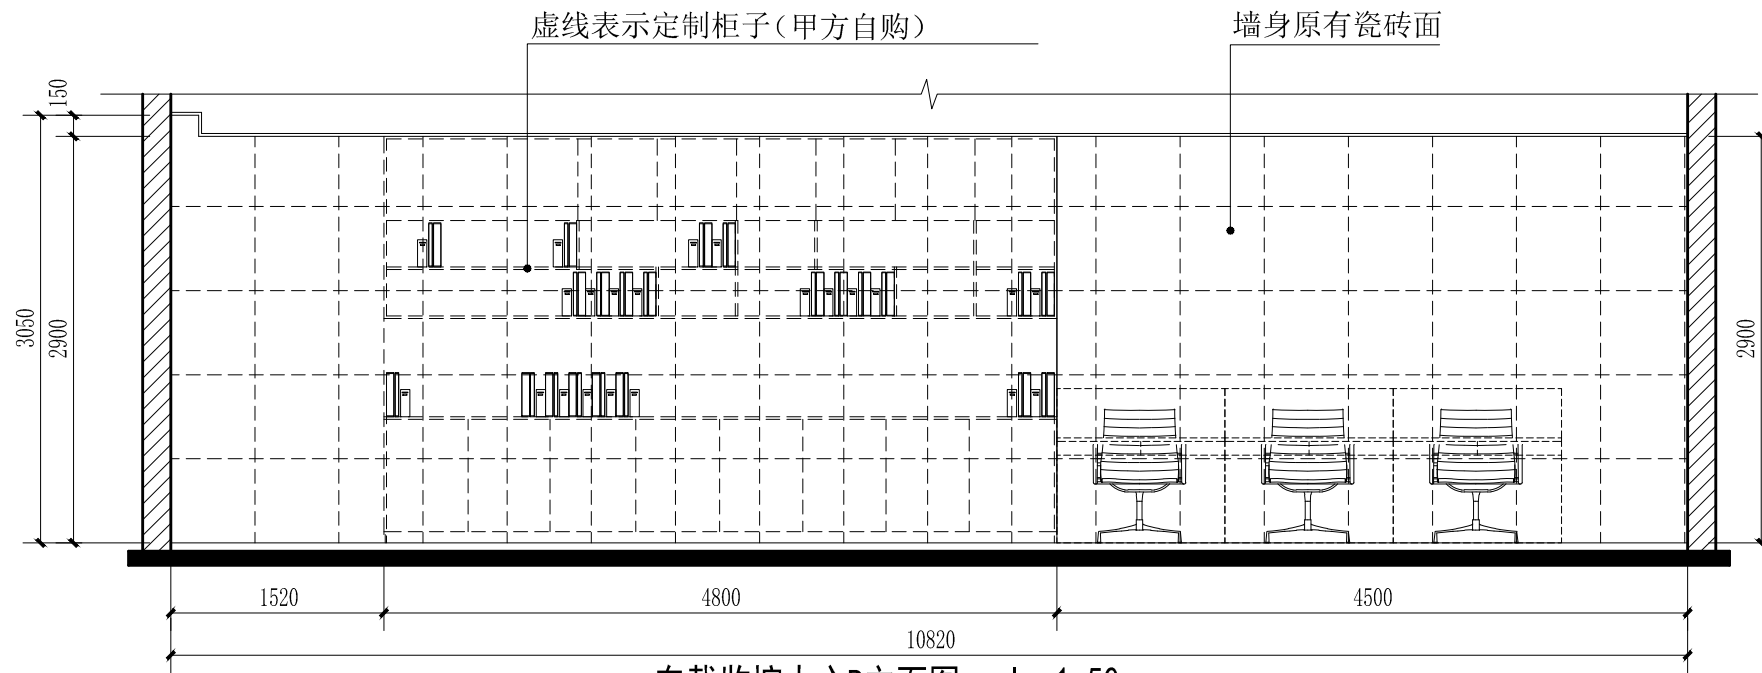

车载监控中心B立面图scale 1:50

\*此立面电源插座建议走明线

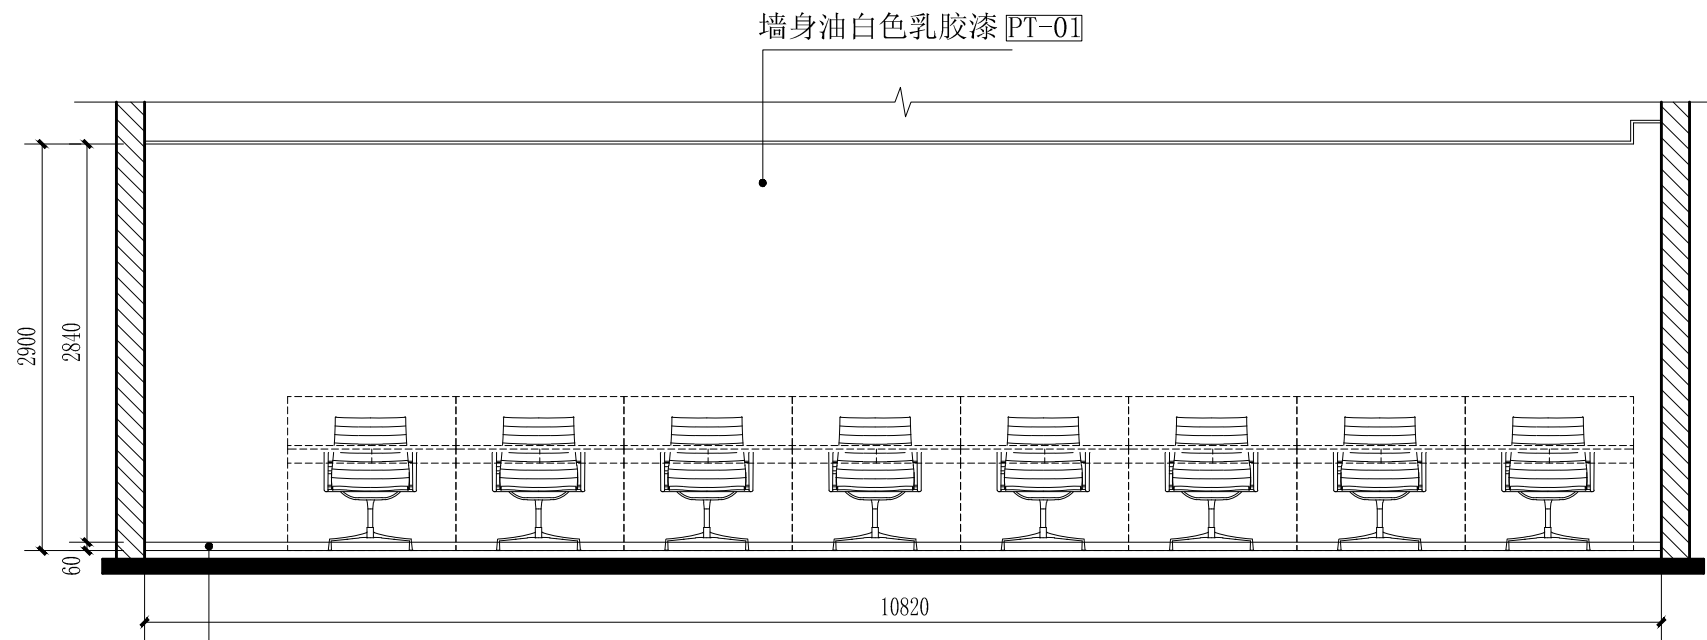

车载监控中心D立面图scale 1:50



中山市规划设计院有限公司  
Zhongshan Planning and Design Institute Co., Ltd.  
地址: 广东省中山市东区长文东路765、767号 邮编528403  
电话: 0760-88322881 传真: 0760-88320683  
http://www.zspd.com

出图专用章

未盖出图专用章无效

注册师用章

按规定加盖

审查合格证编号

职责	实名	签名
审定	[审定]	{审定}
审核	[审核]	{审核}
注册师	[注册师]	{注册师}
项目负责人	[项目负责人]	{项目负责人}
专业负责人	[专业负责人]	{专业负责人}
校对	[校对]	{校对}
设计	[设计]	{设计}
制图	[设计]	{设计}

建设单位 中山市公共交通运输集团有限公司

工程名称 城南站场首层改造工程

子项工程

图纸名称 车载监控中心B、D立面图

设计号	专业	室内
设计阶段	施工图	图号 L-07
出图版次	日期	2023.08

{二维码}

暖通	给排水	电气
建筑	结构	电气



中山市规划设计院有限公司  
 Zhongshan Planning and Design Institute Co., Ltd.  
 地址: 广东省中山市东区长文东路765、767号 邮编528403  
 电话: 0760-88322881 传真: 0760-88320683  
 http://www.zspd.com

出图专用章

未盖出图专用章无效

注册师用章

按规定加盖

审查合格证编号

职责	实名	签名
审定	[审定]	{审定}
审核	[审核]	{审核}
注册师	[注册师]	{注册师}
项目负责人	[项目负责人]	{项目负责人}
专业负责人	[专业负责人]	{专业负责人}
校对	[校对]	{校对}
设计	[设计]	{设计}
制图	[设计]	{设计}


建设单位 中山市公共交通运输集团有限公司

工程名称 城南站场首层改造工程

子项工程

图纸名称 智能调度大厅平面图

设计号	专业	室内
设计阶段	施工图	图号 L-08
出图版次	日期	2023.08

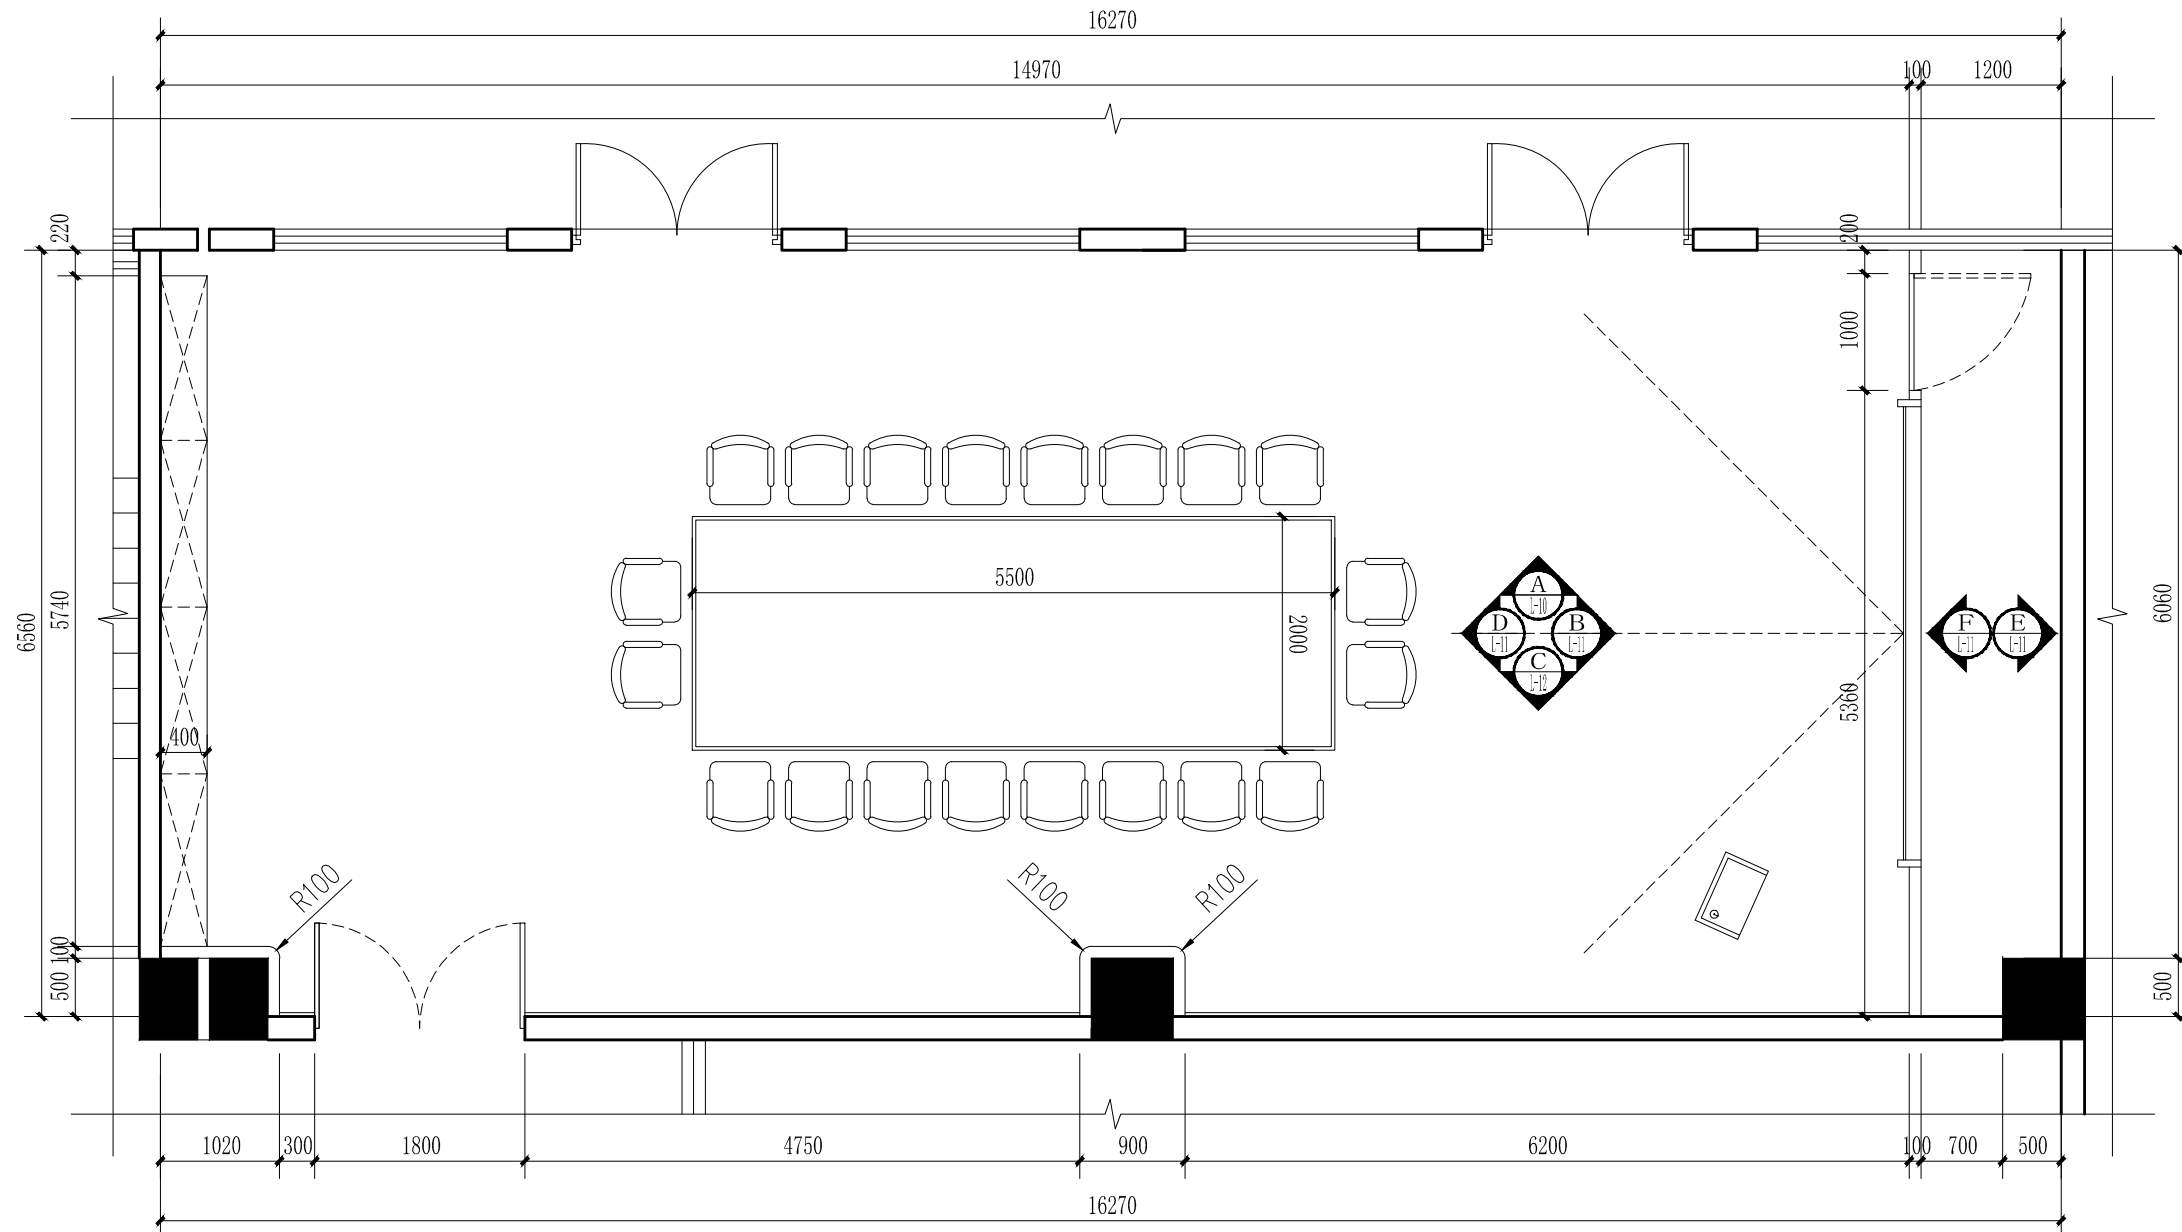

智能调度大厅平面图 scale 1:60

补充说明: 原有地面砖保持不变

{二维码}

暖通	给排水	电气
建筑	结构	电气



中山市规划设计院有限公司  
 Zhongshan Planning and Design Institute Co., Ltd.  
 地址: 广东省中山市东区长文东路765、767号 邮编528403  
 电话: 0760-88322881 传真: 0760-88320683  
 http://www.zspd.com

出图专用章

未盖出图专用章无效

注册师用章

按规定加盖

审查合格证编号

职责	实名	签名
审定	[审定]	{审定}
审核	[审核]	{审核}
注册师	[注册师]	{注册师}
项目负责人	[项目负责人]	{项目负责人}
专业负责人	[专业负责人]	{专业负责人}
校对	[校对]	{校对}
设计	[设计]	{设计}
制图	[设计]	{设计}


建设单位 中山市公共交通运输集团有限公司

工程名称 城南站场首层改造工程

子项工程

图纸名称 智能调度大厅天花图

设计号	专业	室内
设计阶段	施工图	图号 L-09
出图版次	日期	2023.08

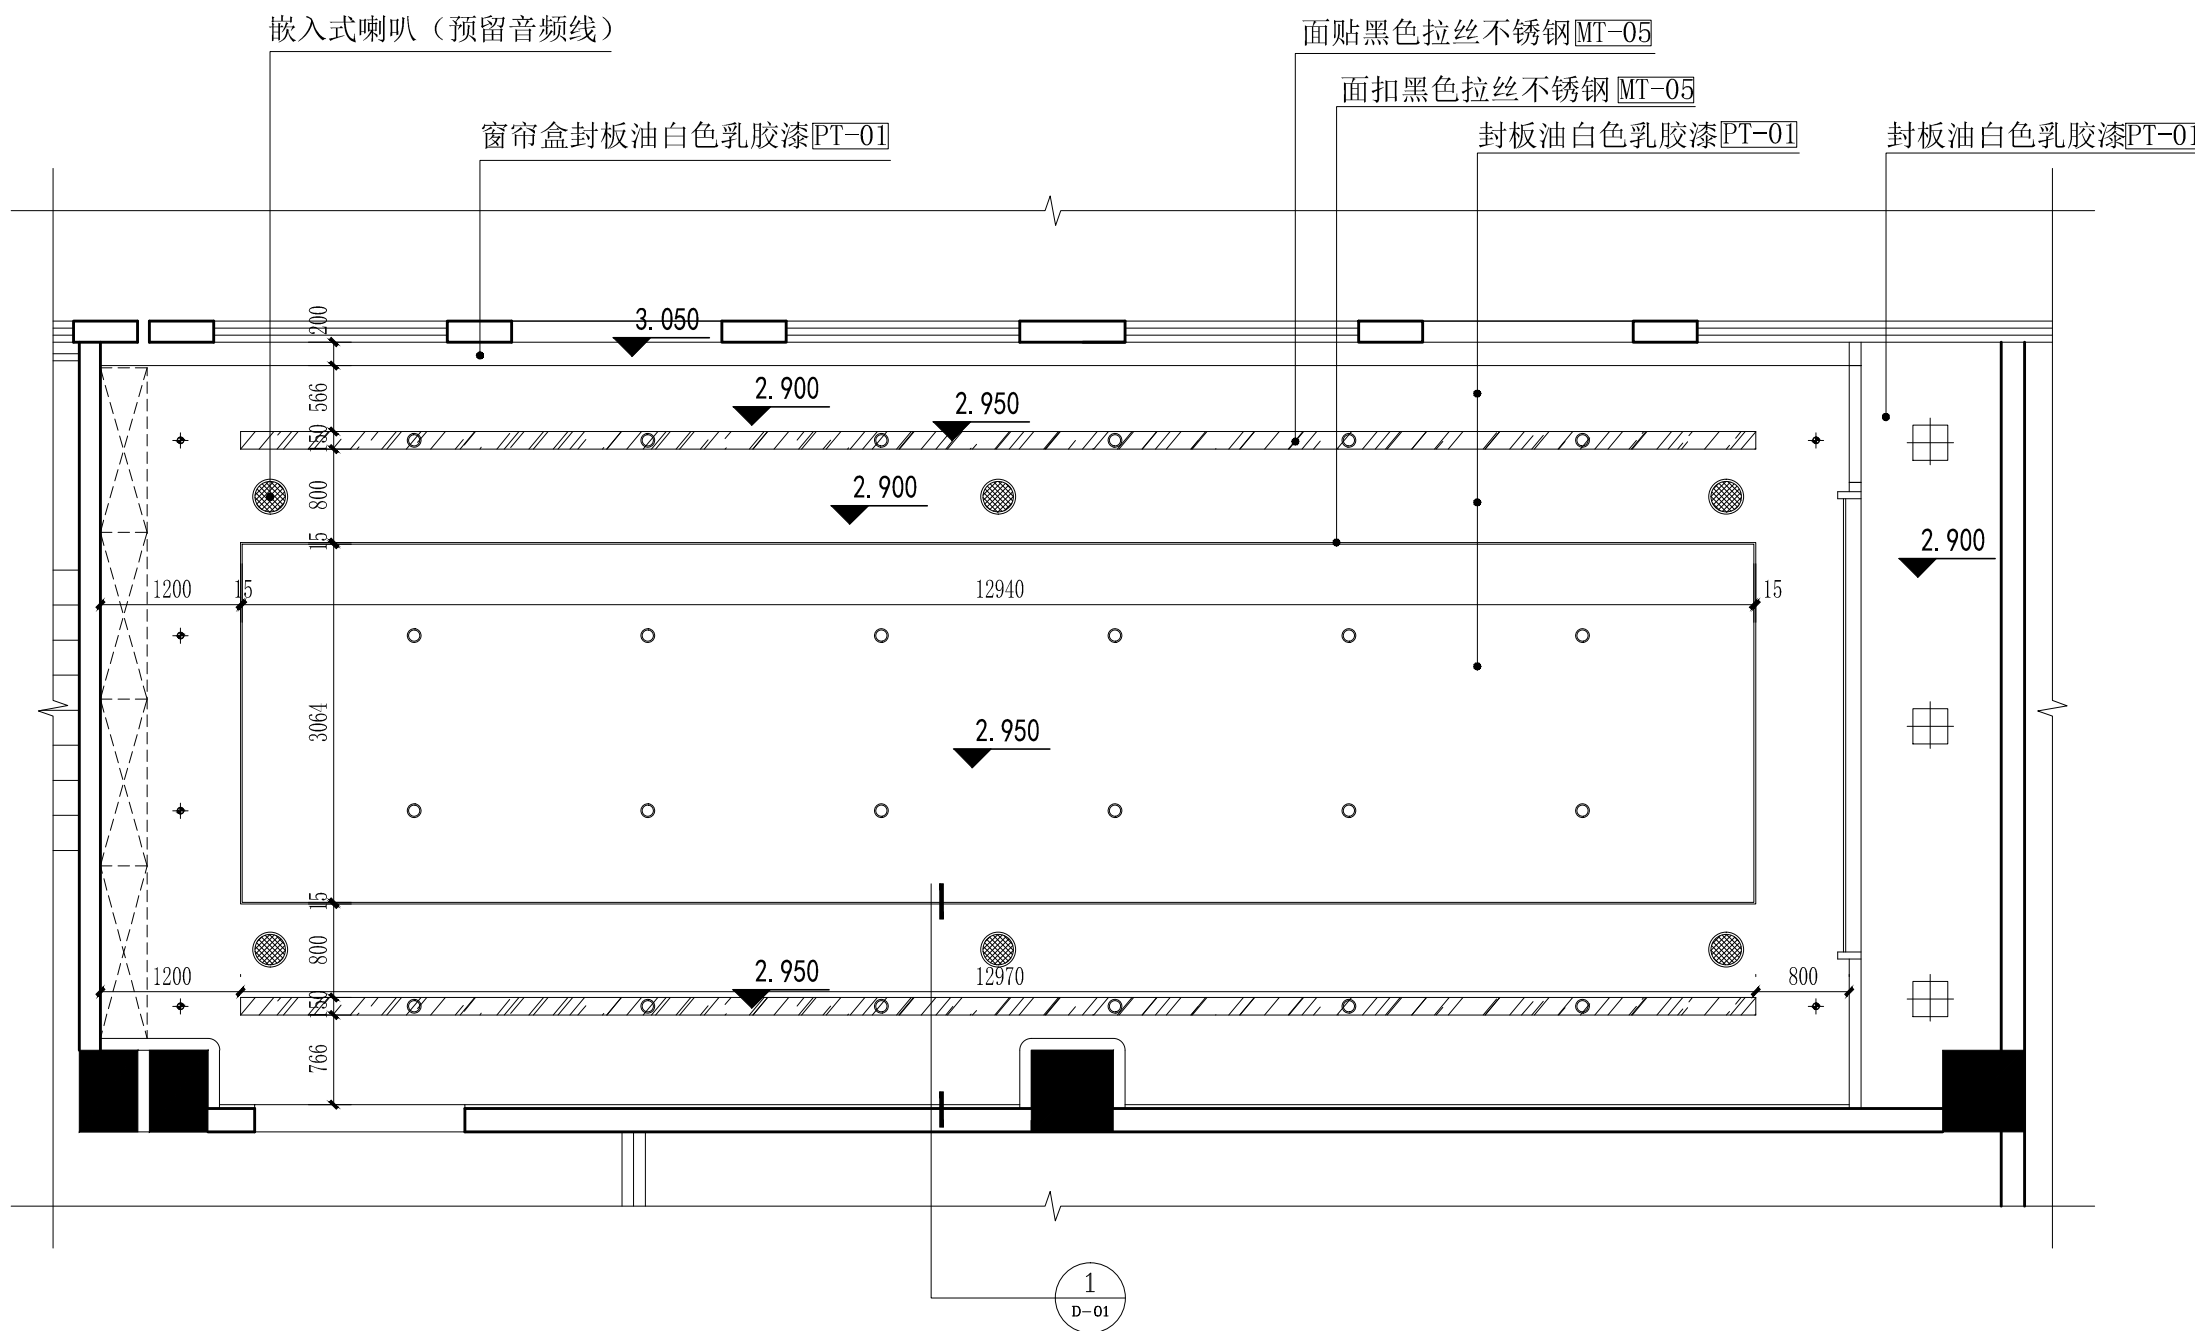

智能调度大厅天花图 scale 1:60

{二维码}



暖通	给排水	电气
建筑	结构	机电



中山市规划设计院有限公司  
 Zhongshan Planning and Design Institute Co., Ltd.  
 地址: 广东省中山市东区长文东路765、767号 邮编528403  
 电话: 0760-88322881 传真: 0760-88320683  
 http://www.zspd.com

出图专用章

未盖出图专用章无效

注册师用章

按规定加盖

审查合格证编号

职责	实名	签名
审定	[审定]	{审定}
审核	[审核]	{审核}
注册师	[注册师]	{注册师}
项目负责人	[项目负责人]	{项目负责人}
专业负责人	[专业负责人]	{专业负责人}
校对	[校对]	{校对}
设计	[设计]	{设计}
制图	[设计]	{设计}

建设单位 中山市公共交通运输集团有限公司


工程名称 城南站场首层改造工程

子项工程


图纸名称 智能调度大厅A、C立面图

设计号	专业	室内
设计阶段	施工图	图号 L-10
出图版次	日期	2023.08

{二维码}

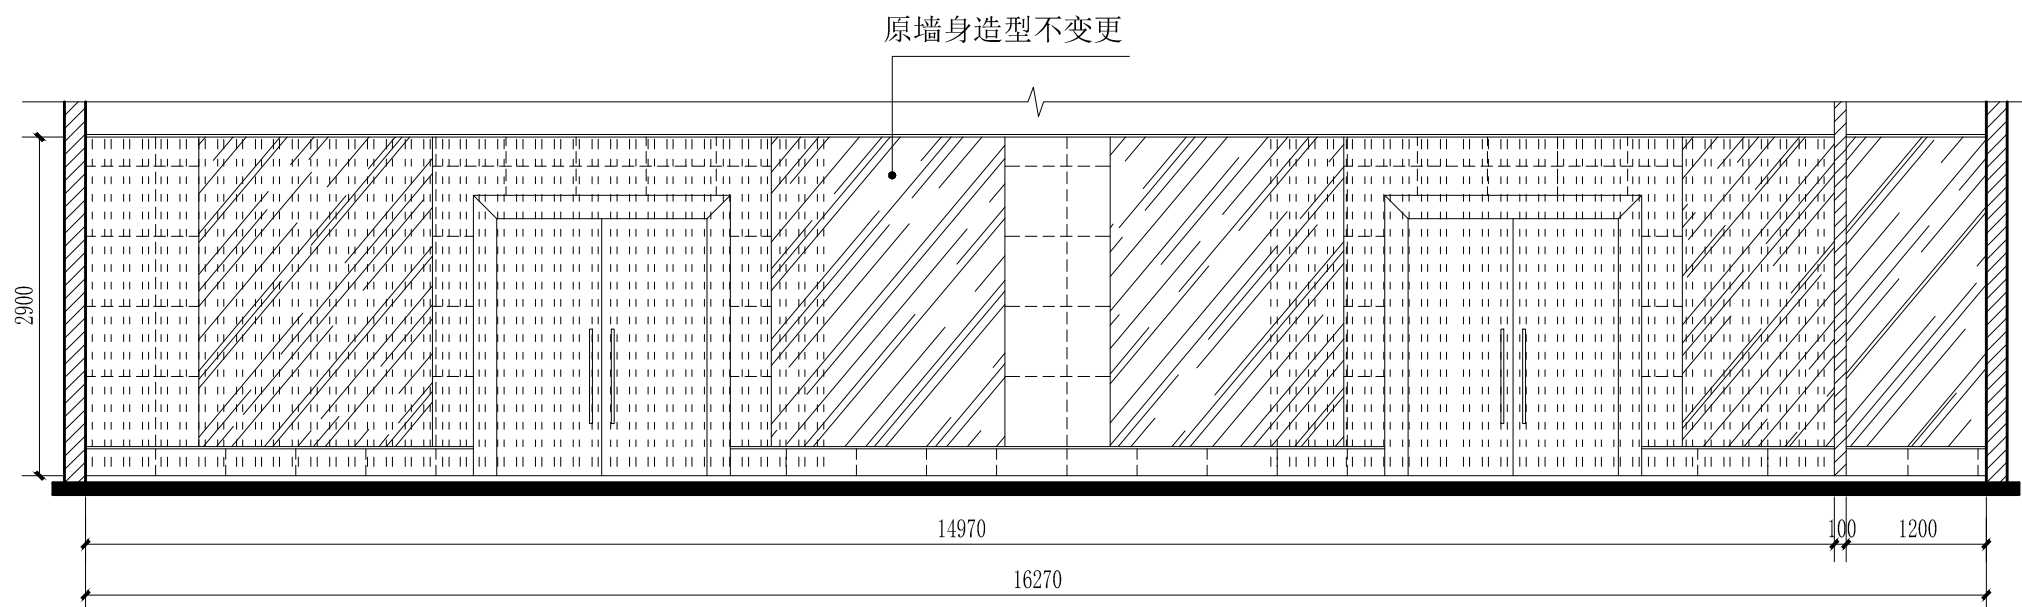

智能调度大厅A立面图scale 1:60

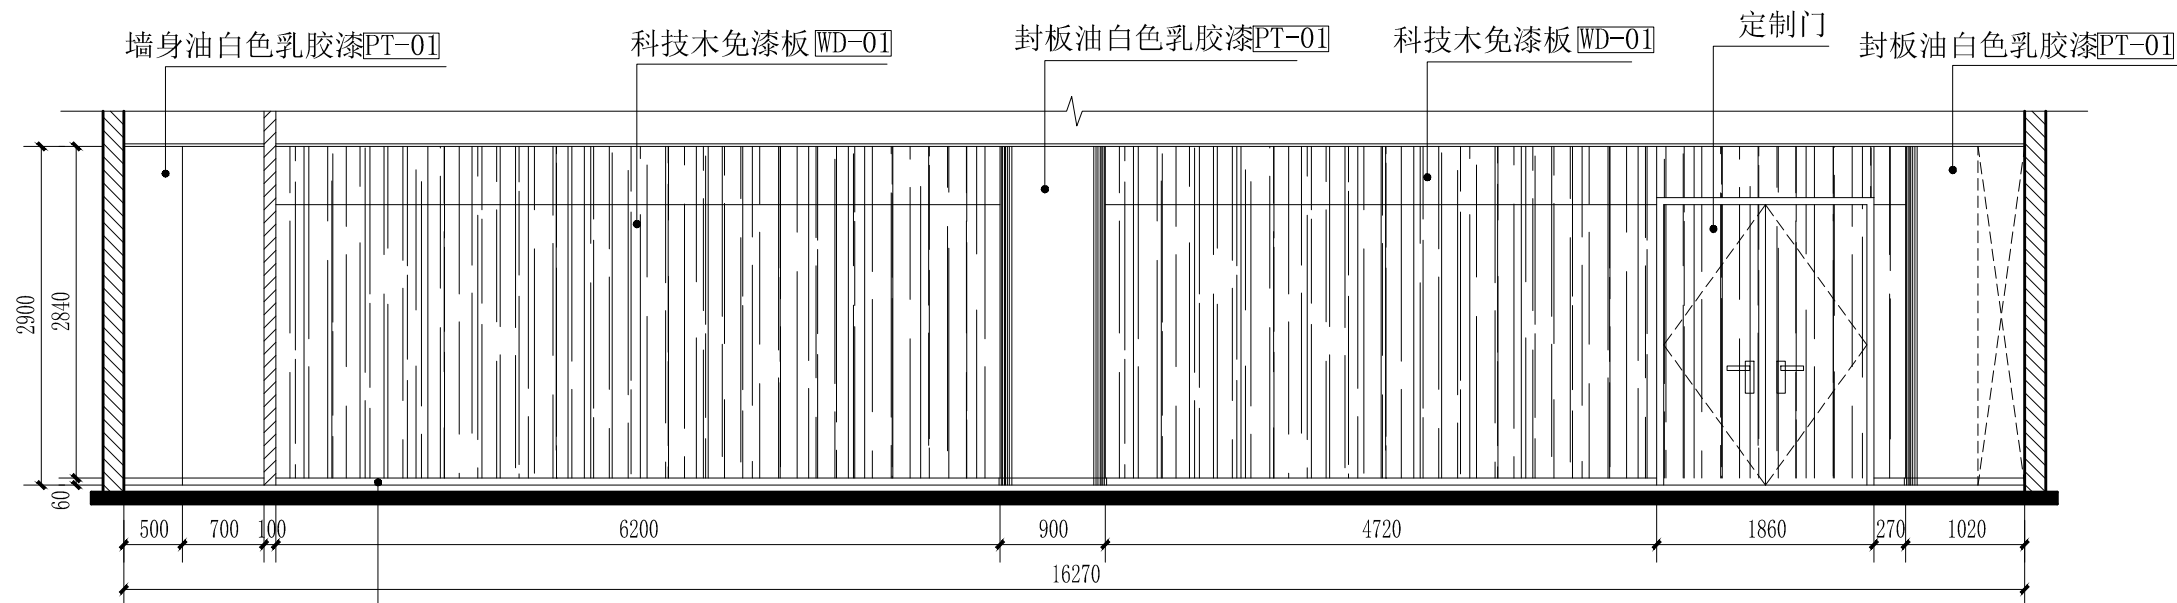

智能调度大厅C立面图scale 1:60

暖通	给排水	电气
建筑	结构	机电



中山市规划设计院有限公司  
 Zhongshan Planning and Design Institute Co., Ltd.  
 地址: 广东省中山市东区长文东路765、767号 邮编528403  
 电话: 0760-88322881 传真: 0760-88320683  
 http://www.zspd.com

出图专用章

未盖出图专用章无效

注册师用章

按规定加盖

审查合格证编号

职责	实名	签名
审定	[审定]	{审定}
审核	[审核]	{审核}
注册师	[注册师]	{注册师}
项目负责人	[项目负责人]	{项目负责人}
专业负责人	[专业负责人]	{专业负责人}
校对	[校对]	{校对}
设计	[设计]	{设计}
制图	[设计]	{设计}


建设单位 中山市公共交通运输集团有限公司

工程名称 城南站场首层改造工程

子项工程

图纸名称 智能调度大厅B立面图

设计号		专业	室内
设计阶段	施工图	图号	L-11
出图版次		日期	2023.08

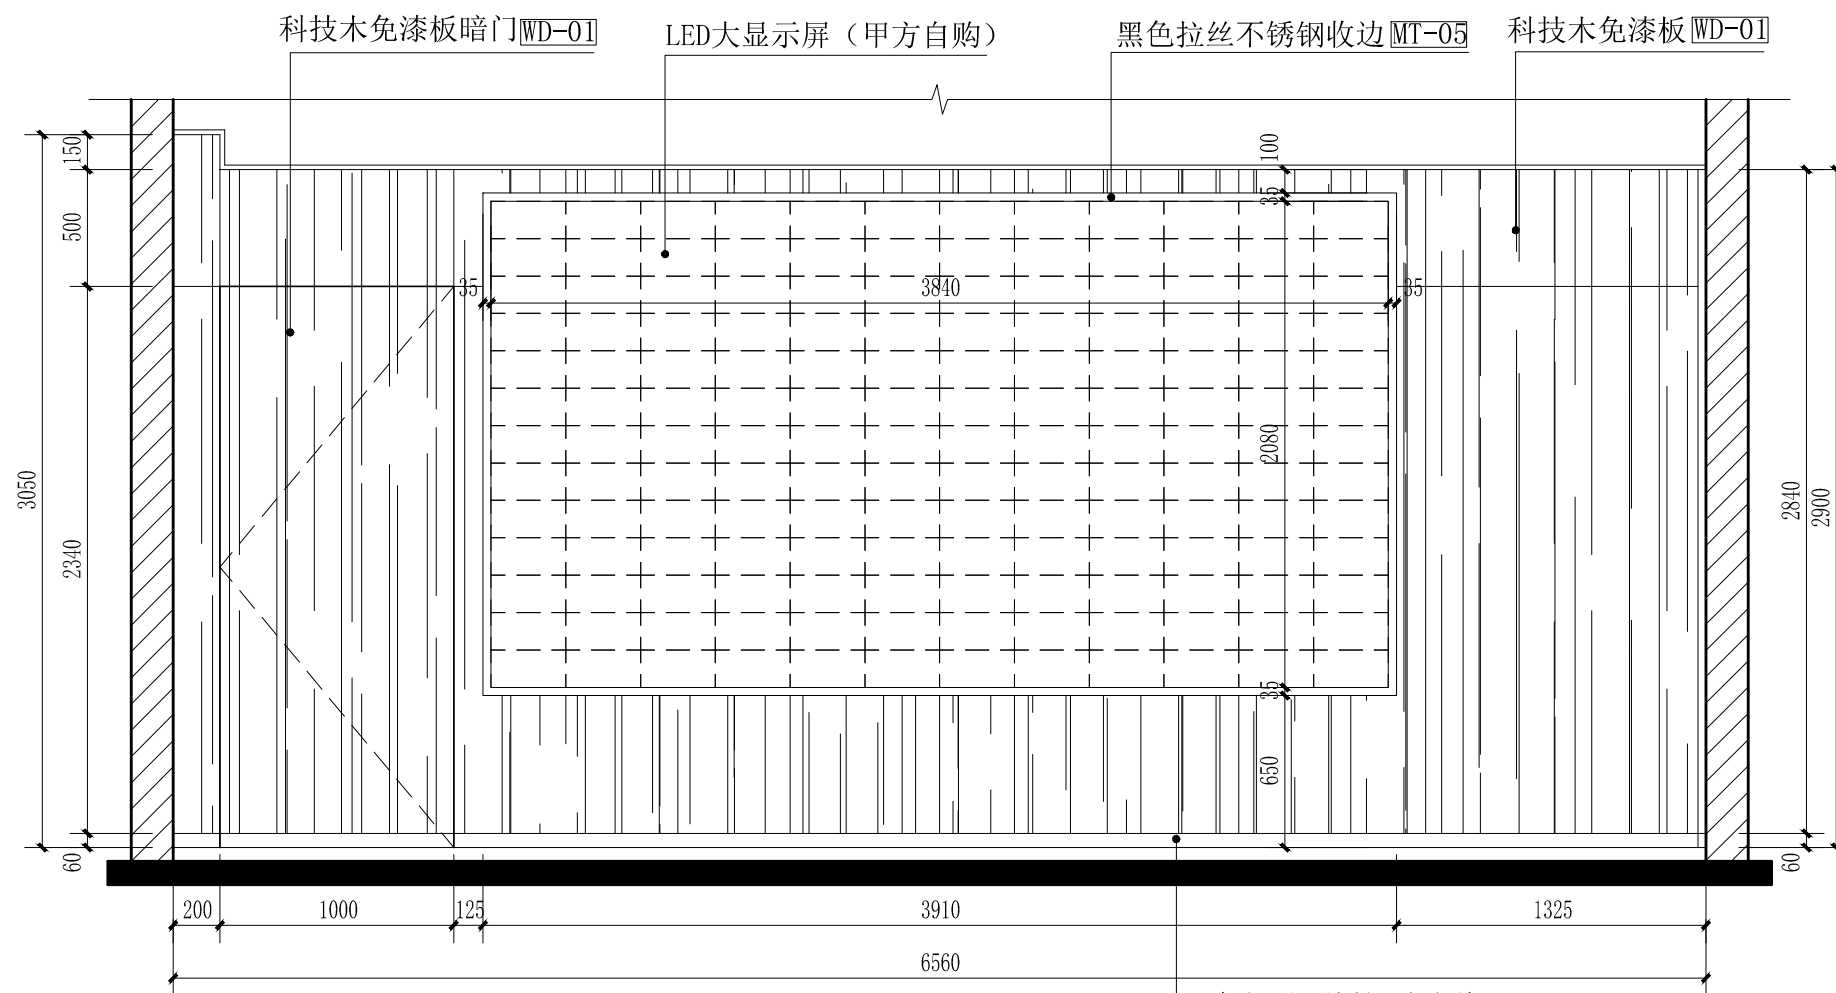

智能调度大厅B立面图 scale 1:30

