

暖通	给排水	电气
建筑	结构	电气



中山市规划设计院有限公司
 Zhongshan Planning and Design Institute Co., Ltd.
 地址: 广东省中山市东区长文东路765、767号 邮编528403
 电话: 0760-88322881 传真: 0760-88320683
 http://www.zspd.com

出图专用章

未盖出图专用章无效

注册师用章

按规定加盖

审查合格证编号

职责	实名	签名
审定	[审定]	{审定}
审核	[审核]	{审核}
注册师	[注册师]	{注册师}
项目负责人	[项目负责人]	{项目负责人}
专业负责人	[专业负责人]	{专业负责人}
校对	[校对]	{校对}
设计	[设计]	{设计}
制图	[设计]	{设计}


建设单位 中山市公共交通运输集团有限公司

工程名称 城南站场首层改造工程


子项工程

图纸名称 智能调度大厅D立面图

设计号		专业	室内
设计阶段	施工图	图号	L-12
出图版次		日期	2023.08

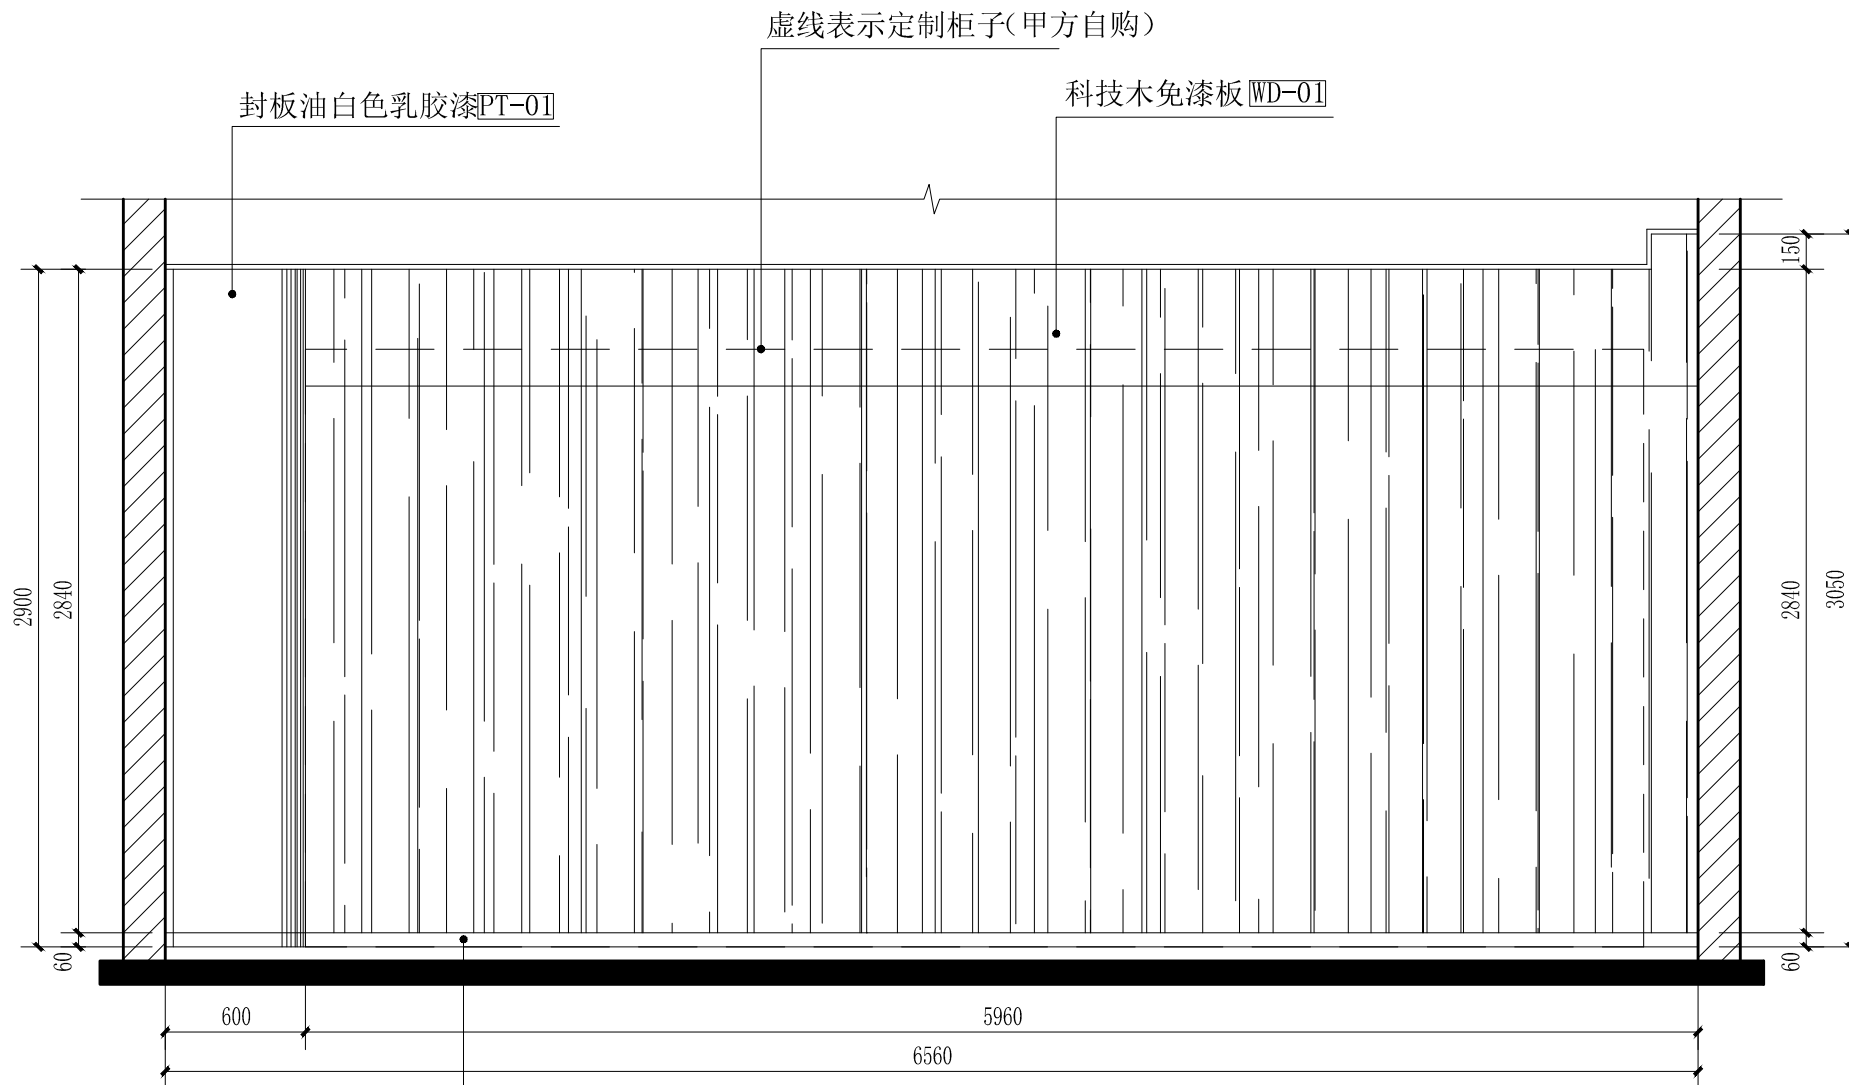

黑色拉丝不锈钢地脚线MT-05 智能调度大厅D立面图 scale 1:30

 

暖通	给排水	电气
建筑	结构	电气



中山市规划设计院有限公司
 Zhongshan Planning and Design Institute Co., Ltd.
 地址: 广东省中山市东区长文东路765、767号 邮编528403
 电话: 0760-88322881 传真: 0760-88320683
 http://www.zspd.com

出图专用章

未盖出图专用章无效

注册师用章

按规定加盖

审查合格证编号

职责	实名	签名
审定	[审定]	{审定}
审核	[审核]	{审核}
注册师	[注册师]	{注册师}
项目负责人	[项目负责人]	{项目负责人}
专业负责人	[专业负责人]	{专业负责人}
校对	[校对]	{校对}
设计	[设计]	{设计}
制图	[设计]	{设计}


建设单位 中山市公共交通运输集团有限公司

工程名称 城南站场首层改造工程

子项工程


图纸名称 智能调度大厅E立面图

设计号		专业	室内
设计阶段	施工图	图号	L-13
出图版次		日期	2023.08

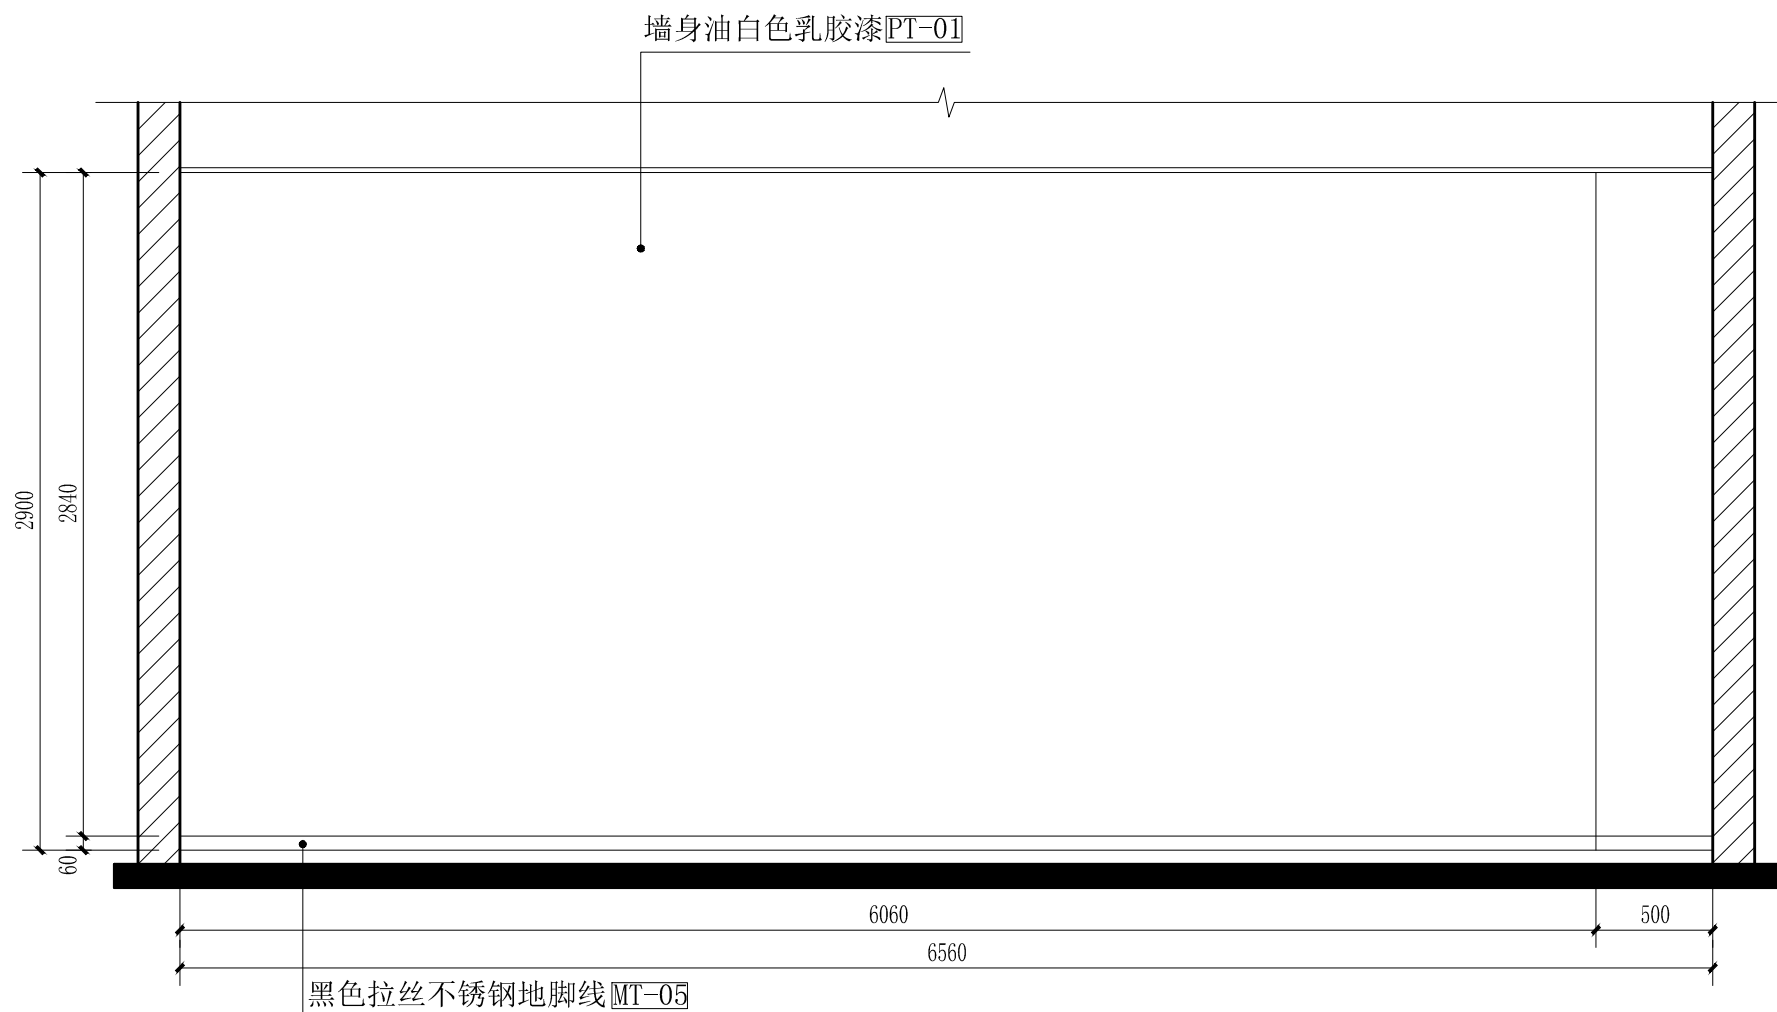


智能调度大厅E立面图 scale 1:30

 *智能调度大厅F立面构造做法参照此图



暖通	给排水	电
建筑	结构	电气

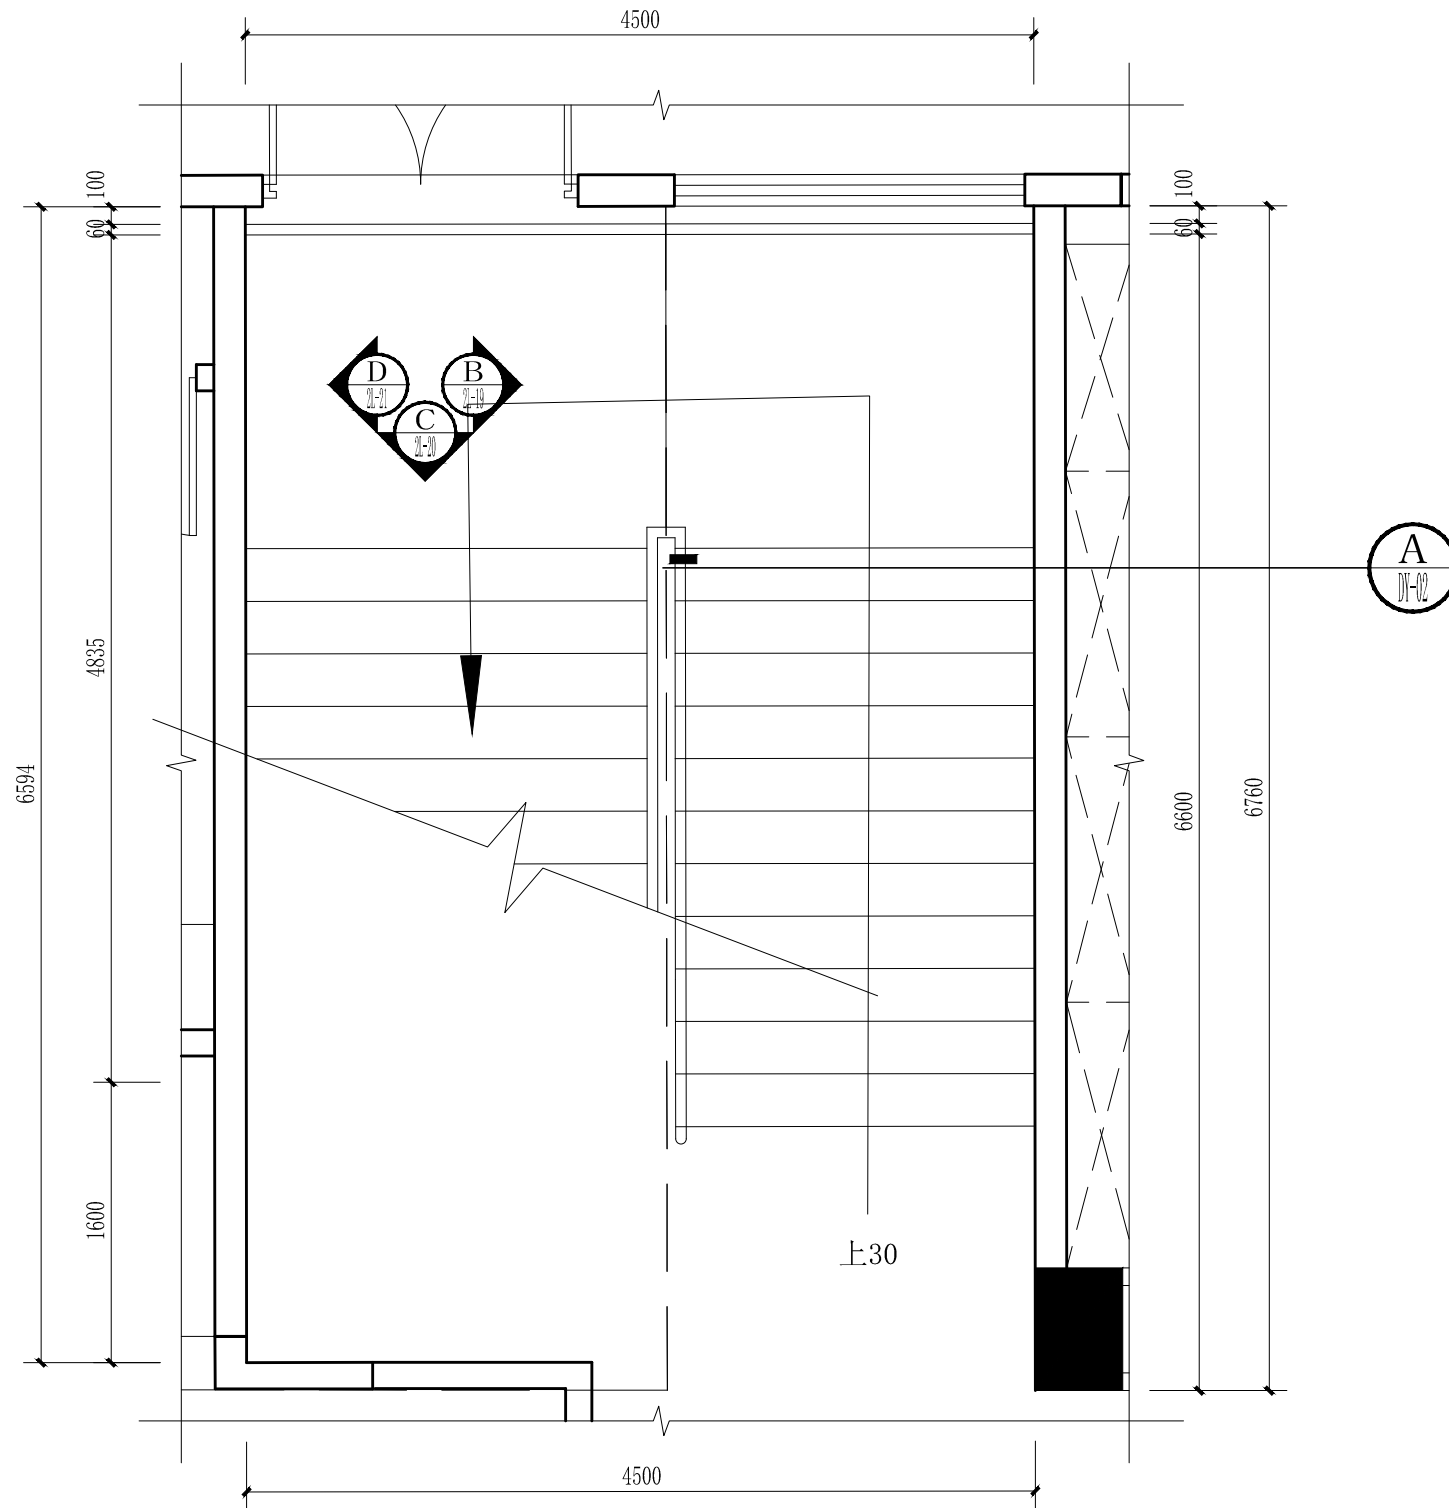

楼梯间平面图 scale 1:40



中山市规划设计院有限公司
 Zhongshan Planning and Design Institute Co., Ltd.
 地址: 广东省中山市东区长文东路765、767号 邮编528403
 电话: 0760-88322881 传真: 0760-88320683
 http://www.zspd.com

出图专用章

未盖出图专用章无效

注册师用章

按规定加盖

审查合格证编号

职责	实名	签名
审定	[审定]	{审定}
审核	[审核]	{审核}
注册师	[注册师]	{注册师}
项目负责人	[项目负责人]	{项目负责人}
专业负责人	[专业负责人]	{专业负责人}
校对	[校对]	{校对}
设计	[设计]	{设计}
制图	[设计]	{设计}

建设单位 中山市公共交通运输集团有限公司

工程名称 城南站场首层改造工程

子项工程

图纸名称 楼梯间平面图

设计号		专业	室内
设计阶段	施工图	图号	L-14
出图版次		日期	2023.08

{二维码}



中山市规划设计院有限公司

Zhongshan Planning and Design Institute Co., Ltd.

地址: 广东省中山市东区长文东路765、767号 邮编528403

电话: 0760-88322881 传真: 0760-88320683

http://www.zspd.com

出图专用章

未盖出图专用章无效

注册师用章

按规定加盖

审查合格证编号

职责 实名 签名

审定 [审定] {审定}

审核 [审核] {审核}

注册师 [注册师] {注册师}

项目负责人 [项目负责人] {项目负责人}

专业负责人 [专业负责人] {专业负责人}

校对 [校对] {校对}

设计 [设计] {设计}

制图 [设计] {设计}

建设单位 中山市公共交通运输集团有限公司

工程名称 城南站场首层改造工程

子项工程


图纸名称 楼梯间天花图

设计号 专业 室内


设计阶段 施工图 图号 L-15

出图版次 日期 2023.08


暖通	给排水	电气
建筑	结构	电气

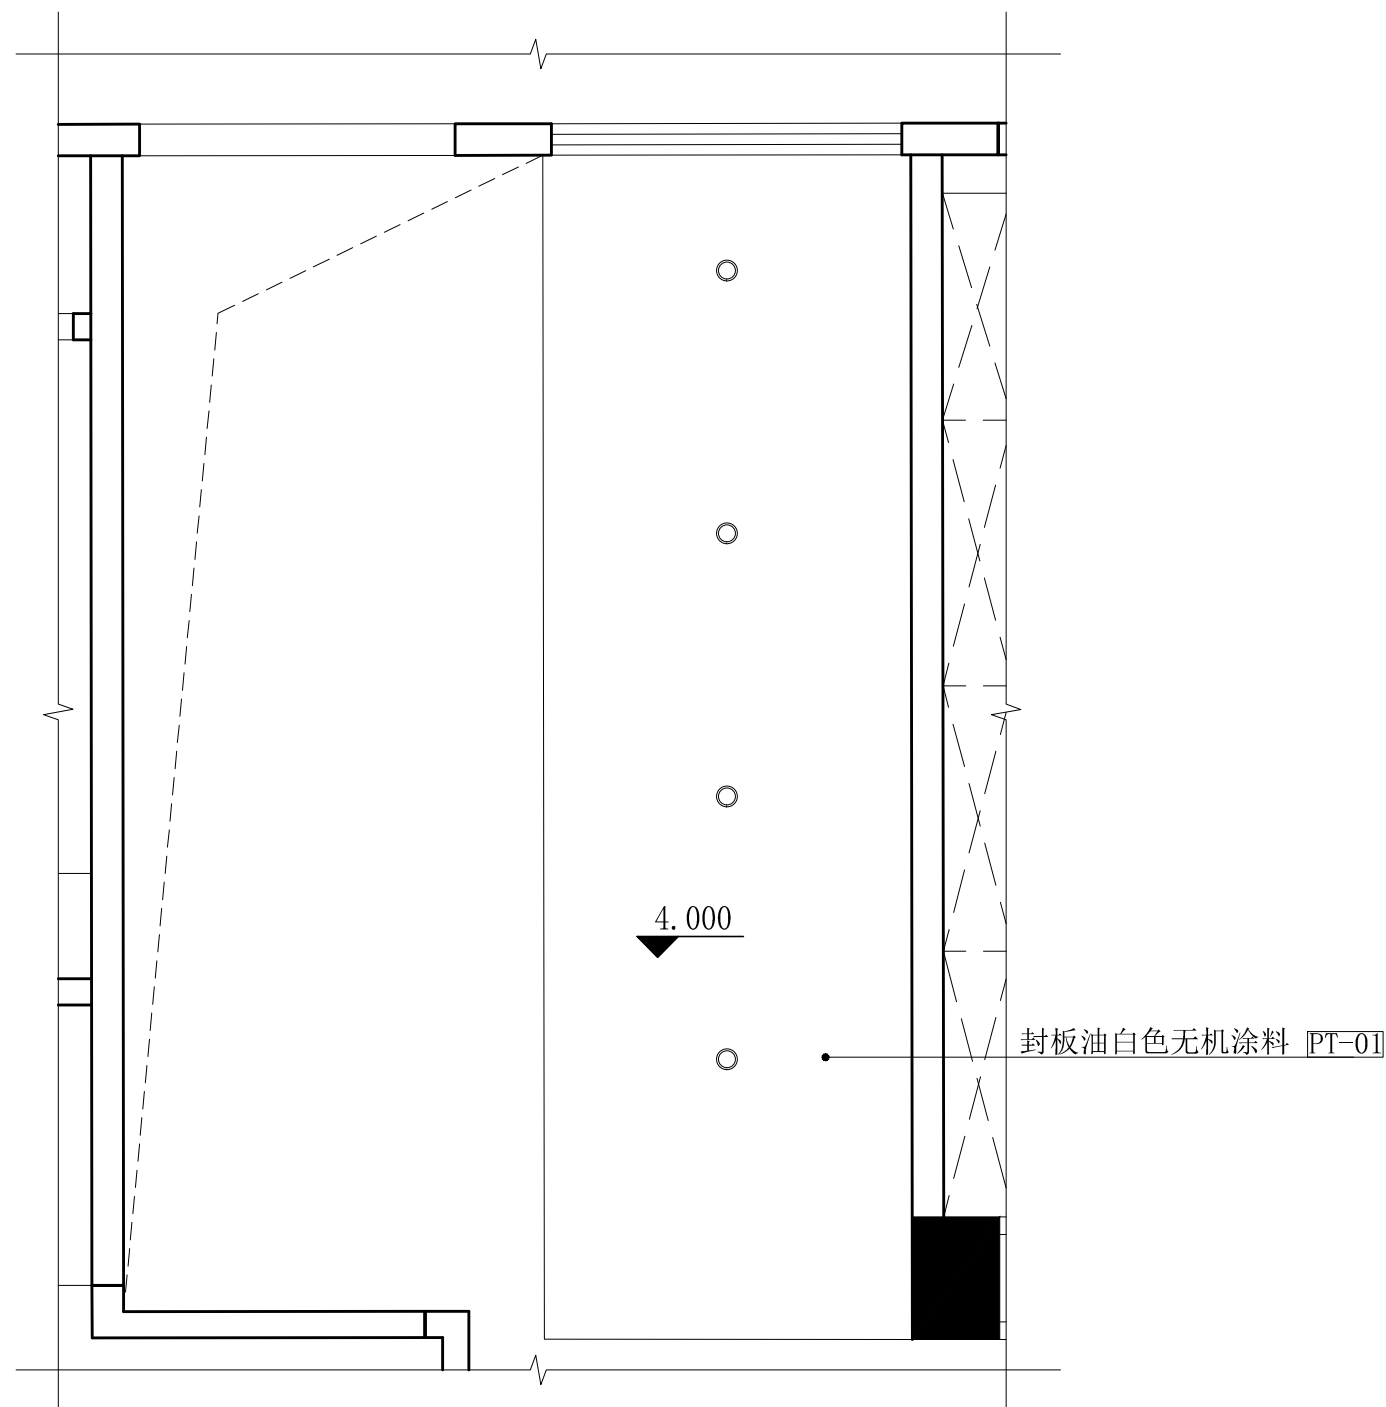

楼梯间 天花图 scale 1:40

 

暖通	给排水	电气
建筑	结构	电气

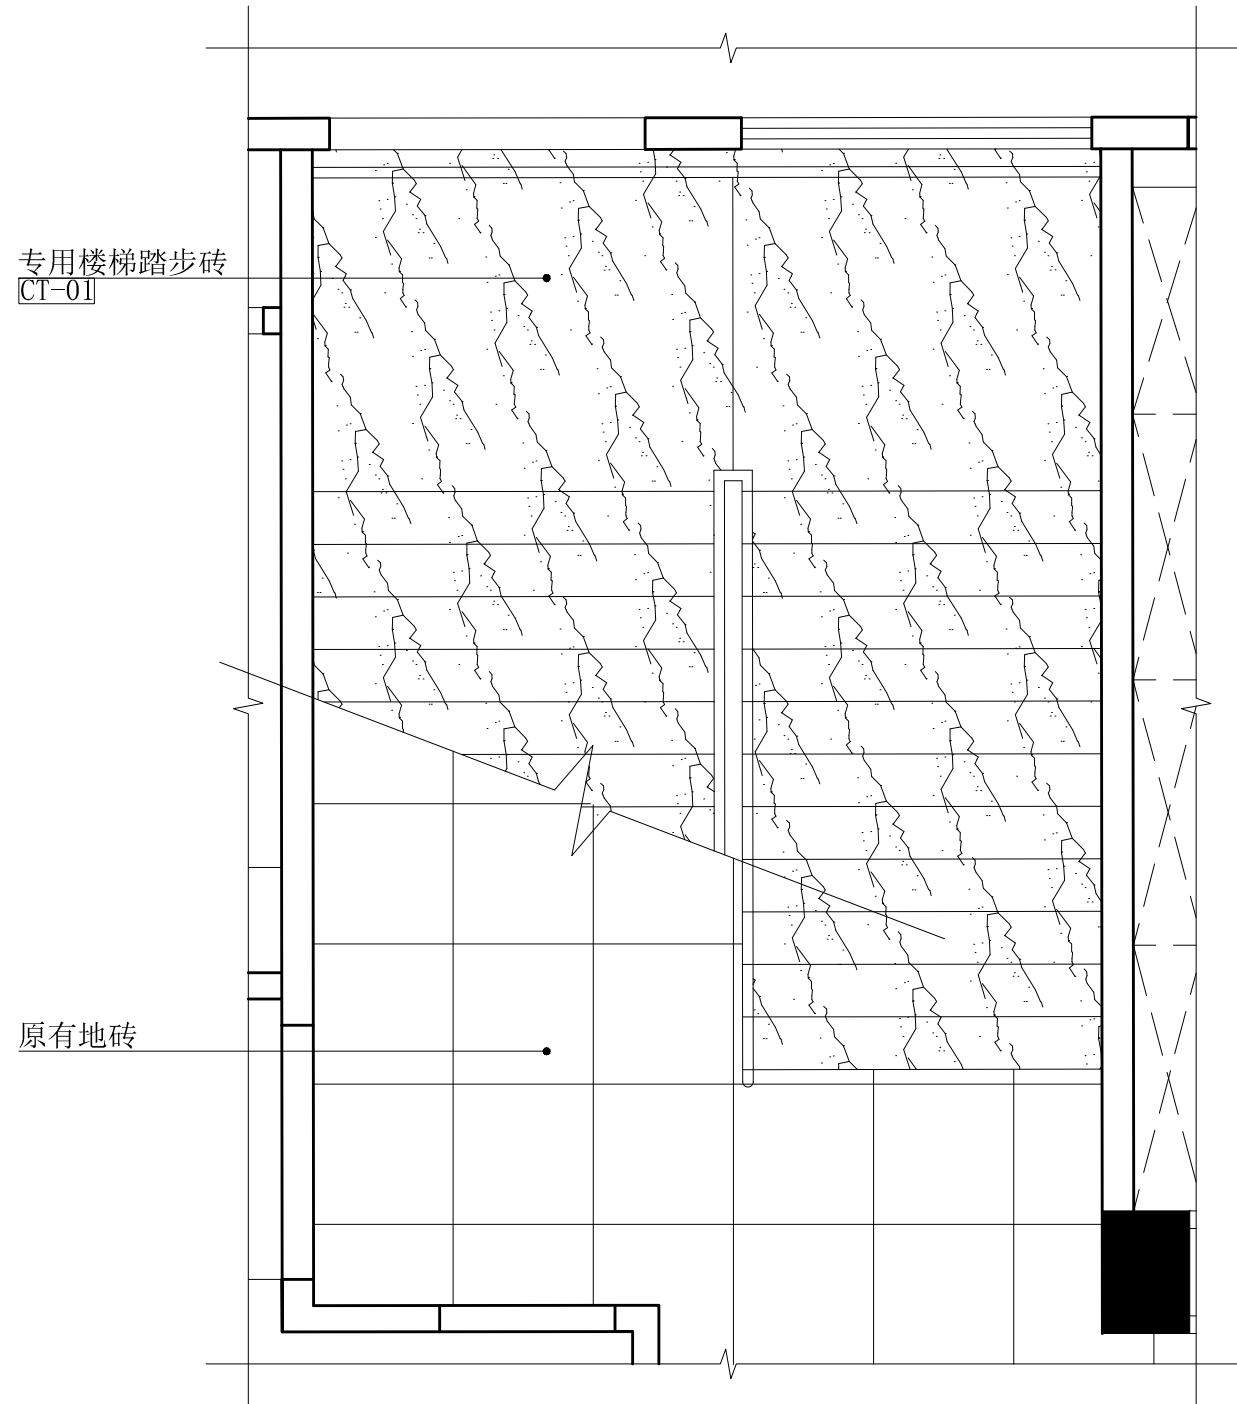

楼梯间 地面铺贴图 scale 1:40



中山市规划设计院有限公司
 Zhongshan Planning and Design Institute Co., Ltd.
 地址: 广东省中山市东区长文东路765、767号 邮编528403
 电话: 0760-88322881 传真: 0760-88320683
 http://www.zspd.com

出图专用章

未盖出图专用章无效

注册师用章

按规定加盖

审查合格证编号

职责	实名	签名
审定	[审定]	{审定}
审核	[审核]	{审核}
注册师	[注册师]	{注册师}
项目负责人	[项目负责人]	{项目负责人}
专业负责人	[专业负责人]	{专业负责人}
校对	[校对]	{校对}
设计	[设计]	{设计}
制图	[设计]	{设计}

建设单位 中山市公共交通运输集团有限公司

工程名称 城南站场首层改造工程


子项工程

图纸名称 楼梯间地面铺贴图

设计号		专业	室内
设计阶段	施工图	图号	L-16
出图版次		日期	2023.08

{二维码}

暖通	给排水	电气
建筑	结构	机电

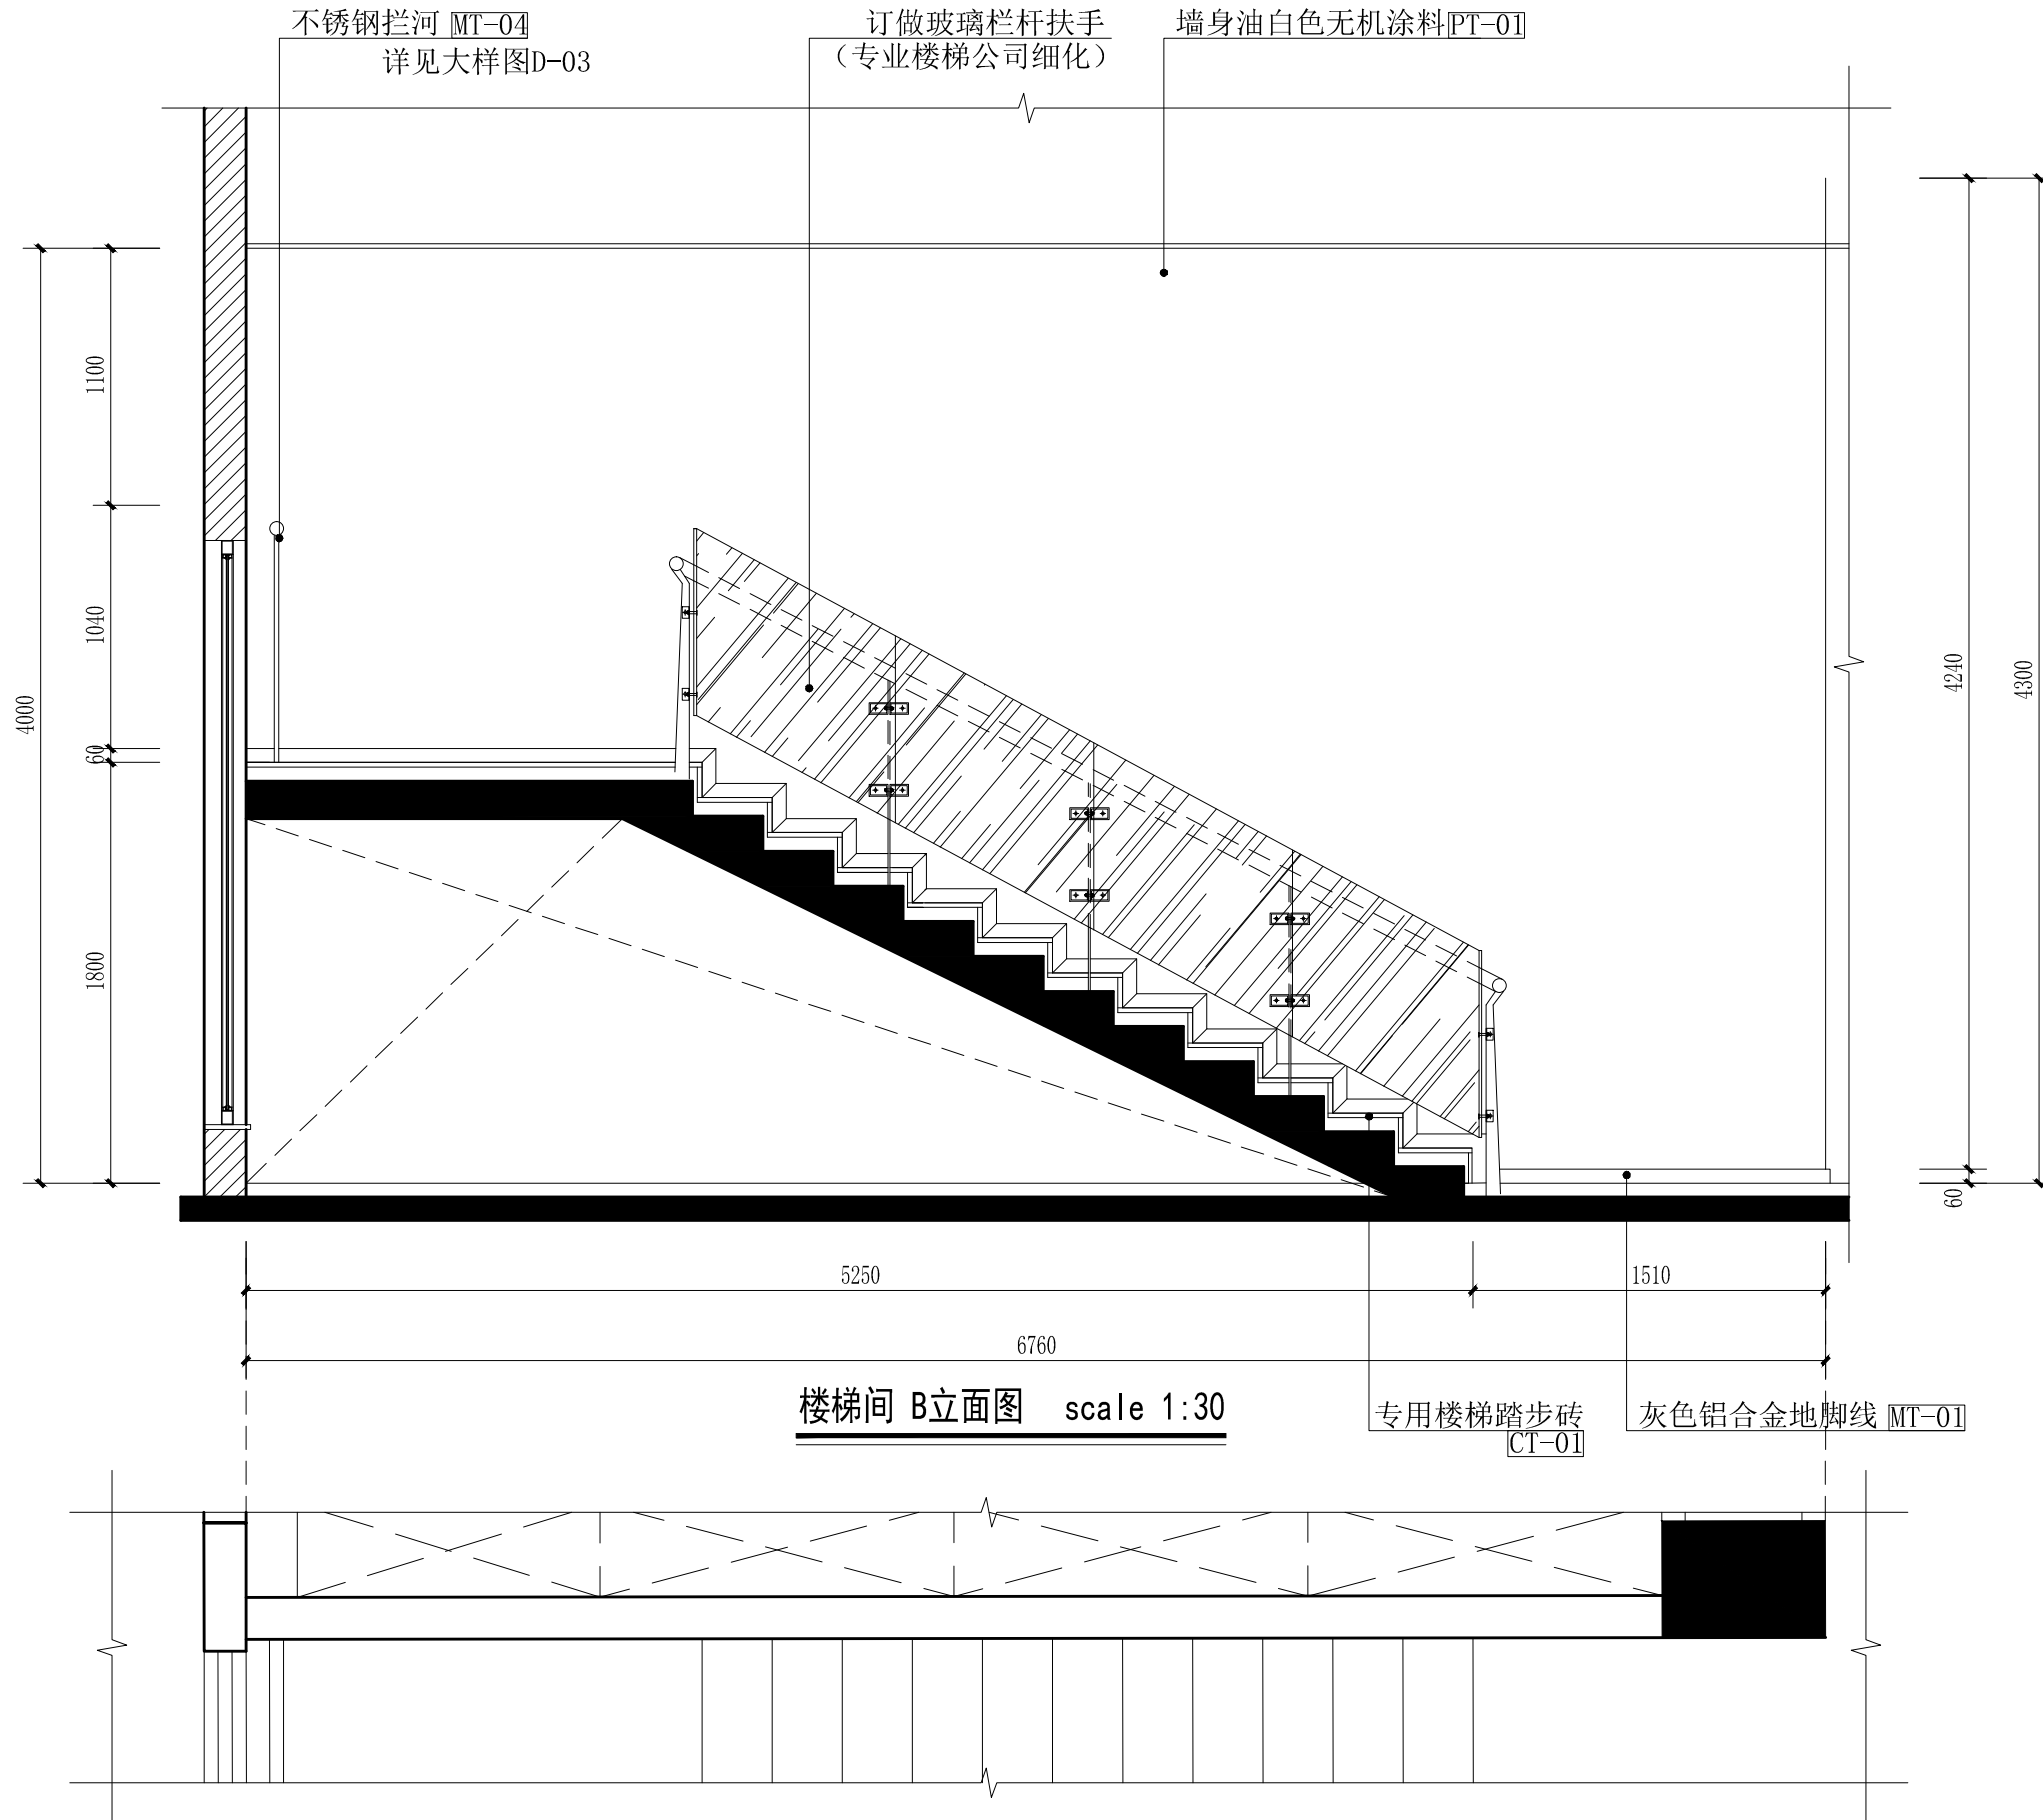

楼梯间 B立面图 scale 1:30



中山市规划设计院有限公司
 Zhongshan Planning and Design Institute Co., Ltd.
 地址: 广东省中山市东区孙文东路765、767号 邮编528403
 电话: 0760-88322881 传真: 0760-88320683
 http://www.zspd.com

出图专用章

未盖出图专用章无效

注册师用章

按规定加盖

审查合格证编号

职责	实名	签名
审定	[审定]	{审定}
审核	[审核]	{审核}
注册师	[注册师]	{注册师}
项目负责人	[项目负责人]	{项目负责人}
专业负责人	[专业负责人]	{专业负责人}
校对	[校对]	{校对}
设计	[设计]	{设计}
制图	[设计]	{设计}

建设单位 中山市公共交通运输集团有限公司

工程名称 城南站场首层改造工程

子项工程

图纸名称 楼梯间B立面图

设计号	专业	室内
设计阶段	施工图	图号 L-17
出图版次	日期	2023.08

{二维码}

暖通	给排水	电气
建筑	结构	机电



中山市规划设计院有限公司
 Zhongshan Planning and Design Institute Co., Ltd.
 地址: 广东省中山市东区孙文东路765、767号 邮编528403
 电话: 0760-88322881 传真: 0760-88320683
 http://www.zspd.com

出图专用章

未盖出图专用章无效

注册师用章

按规定加盖

审查合格证编号

职责	实名	签名
审定	[审定]	{审定}
审核	[审核]	{审核}
注册师	[注册师]	{注册师}
项目负责人	[项目负责人]	{项目负责人}
专业负责人	[专业负责人]	{专业负责人}
校对	[校对]	{校对}
设计	[设计]	{设计}
制图	[设计]	{设计}


建设单位 中山市公共交通运输集团有限公司

工程名称 城南站场首层改造工程

子项工程


图纸名称 楼梯间C立面图

设计号	专业	室内
设计阶段	施工图	图号 L-18
出图版次	日期	2023.08

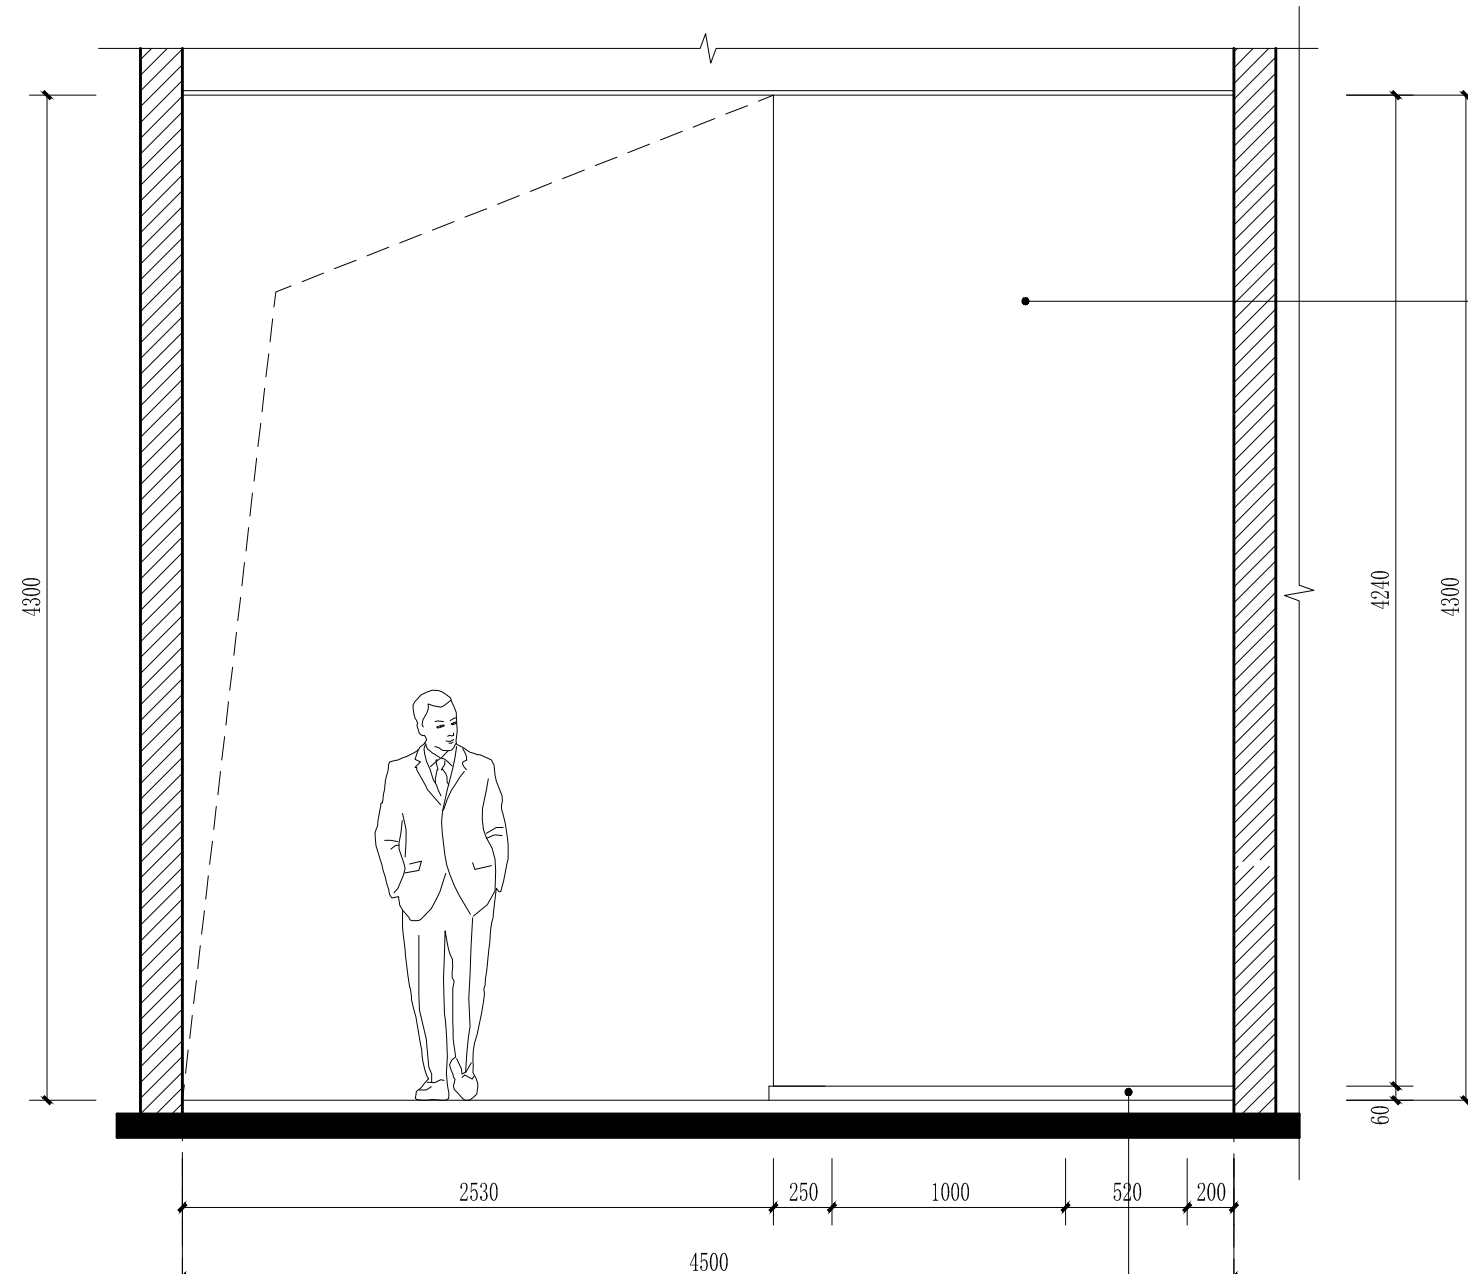


楼梯间 C立面图 scale 1:30

 灰色铝合金地脚线 [MT-01]



暖通	给排水	电气
建筑	结构	电气

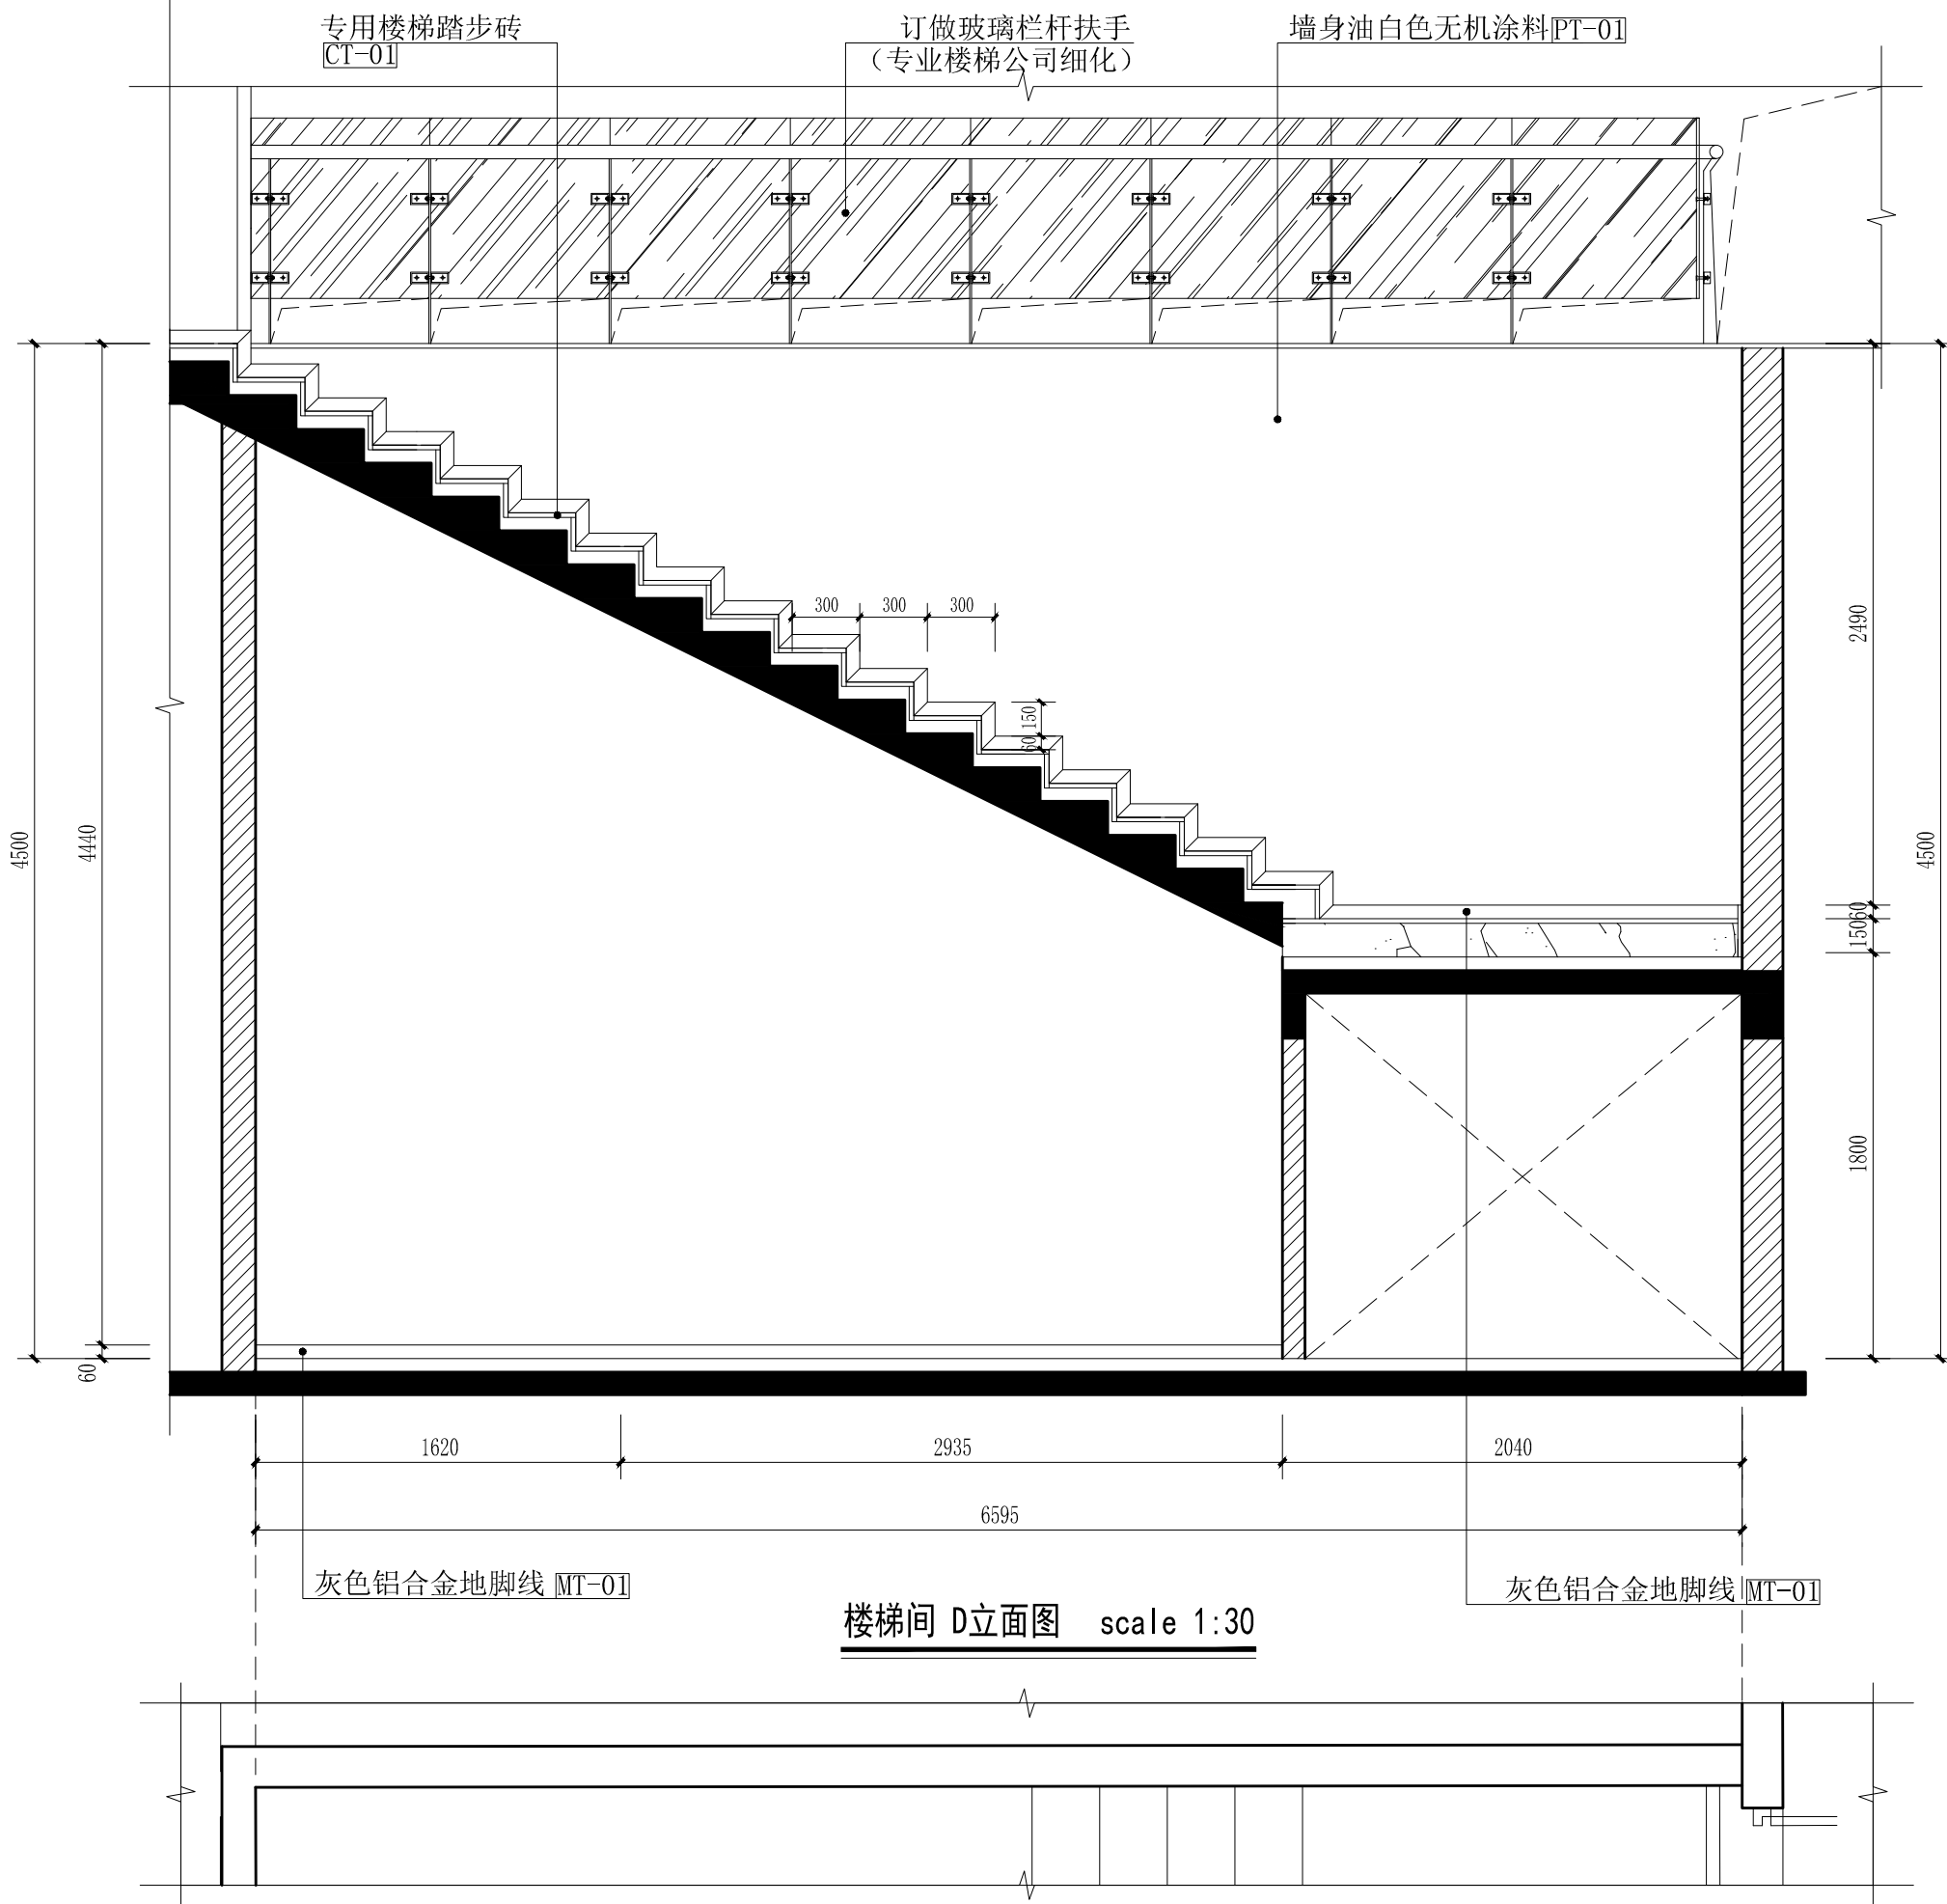

中山市规划设计院有限公司

Zhongshan Planning and Design Institute Co., Ltd.

地址: 广东省中山市东区长文东路765、767号 邮编528403

电话: 0760-88322881 传真: 0760-88320683

http://www.zspd.com

出图专用章

未盖出图专用章无效

注册师用章

按规定加盖

审查合格证编号

职责	实名	签名
----	----	----

审定	[审定]	{审定}
----	------	------

审核	[审核]	{审核}
----	------	------

注册师	[注册师]	{注册师}
-----	-------	-------

项目负责人	[项目负责人]	{项目负责人}
-------	---------	---------

专业负责人	[专业负责人]	{专业负责人}
-------	---------	---------

校对	[校对]	{校对}
----	------	------

设计	[设计]	{设计}
----	------	------

制图	[设计]	{设计}
----	------	------

建设单位 中山市公共交通运输集团有限公司

工程名称 城南站场首层改造工程

子项工程

图纸名称 楼梯间D立面图

设计号	专业	室内
-----	----	----

设计阶段	施工图	图号	L-19
------	-----	----	------

出图版次	日期	2023.08
------	----	---------

{二维码}

暖通	给排水	电气
建筑	结构	电气



中山市规划设计院有限公司
 Zhongshan Planning and Design Institute Co., Ltd.
 地址: 广东省中山市东区孙文东路765、767号 邮编528403
 电话: 0760-88322881 传真: 0760-88320683
 http://www.zspd.com

出图专用章

未盖出图专用章无效

注册师用章

按规定加盖

审查合格证编号

职责	实名	签名
审定	[审定]	{审定}
审核	[审核]	{审核}
注册师	[注册师]	{注册师}
项目负责人	项目负责人	{项目负责人}
专业负责人	专业负责人	{专业负责人}
校对	[校对]	{校对}
设计	[设计]	{设计}
制图	[设计]	{设计}


建设单位 中山市公共交通运输集团有限公司

工程名称 城南站场首层改造工程

子项工程

图纸名称 新建楼梯结构图

设计号	专业	结构
设计阶段	施工图	图号 G-01
出图版次	1	日期 2023.08

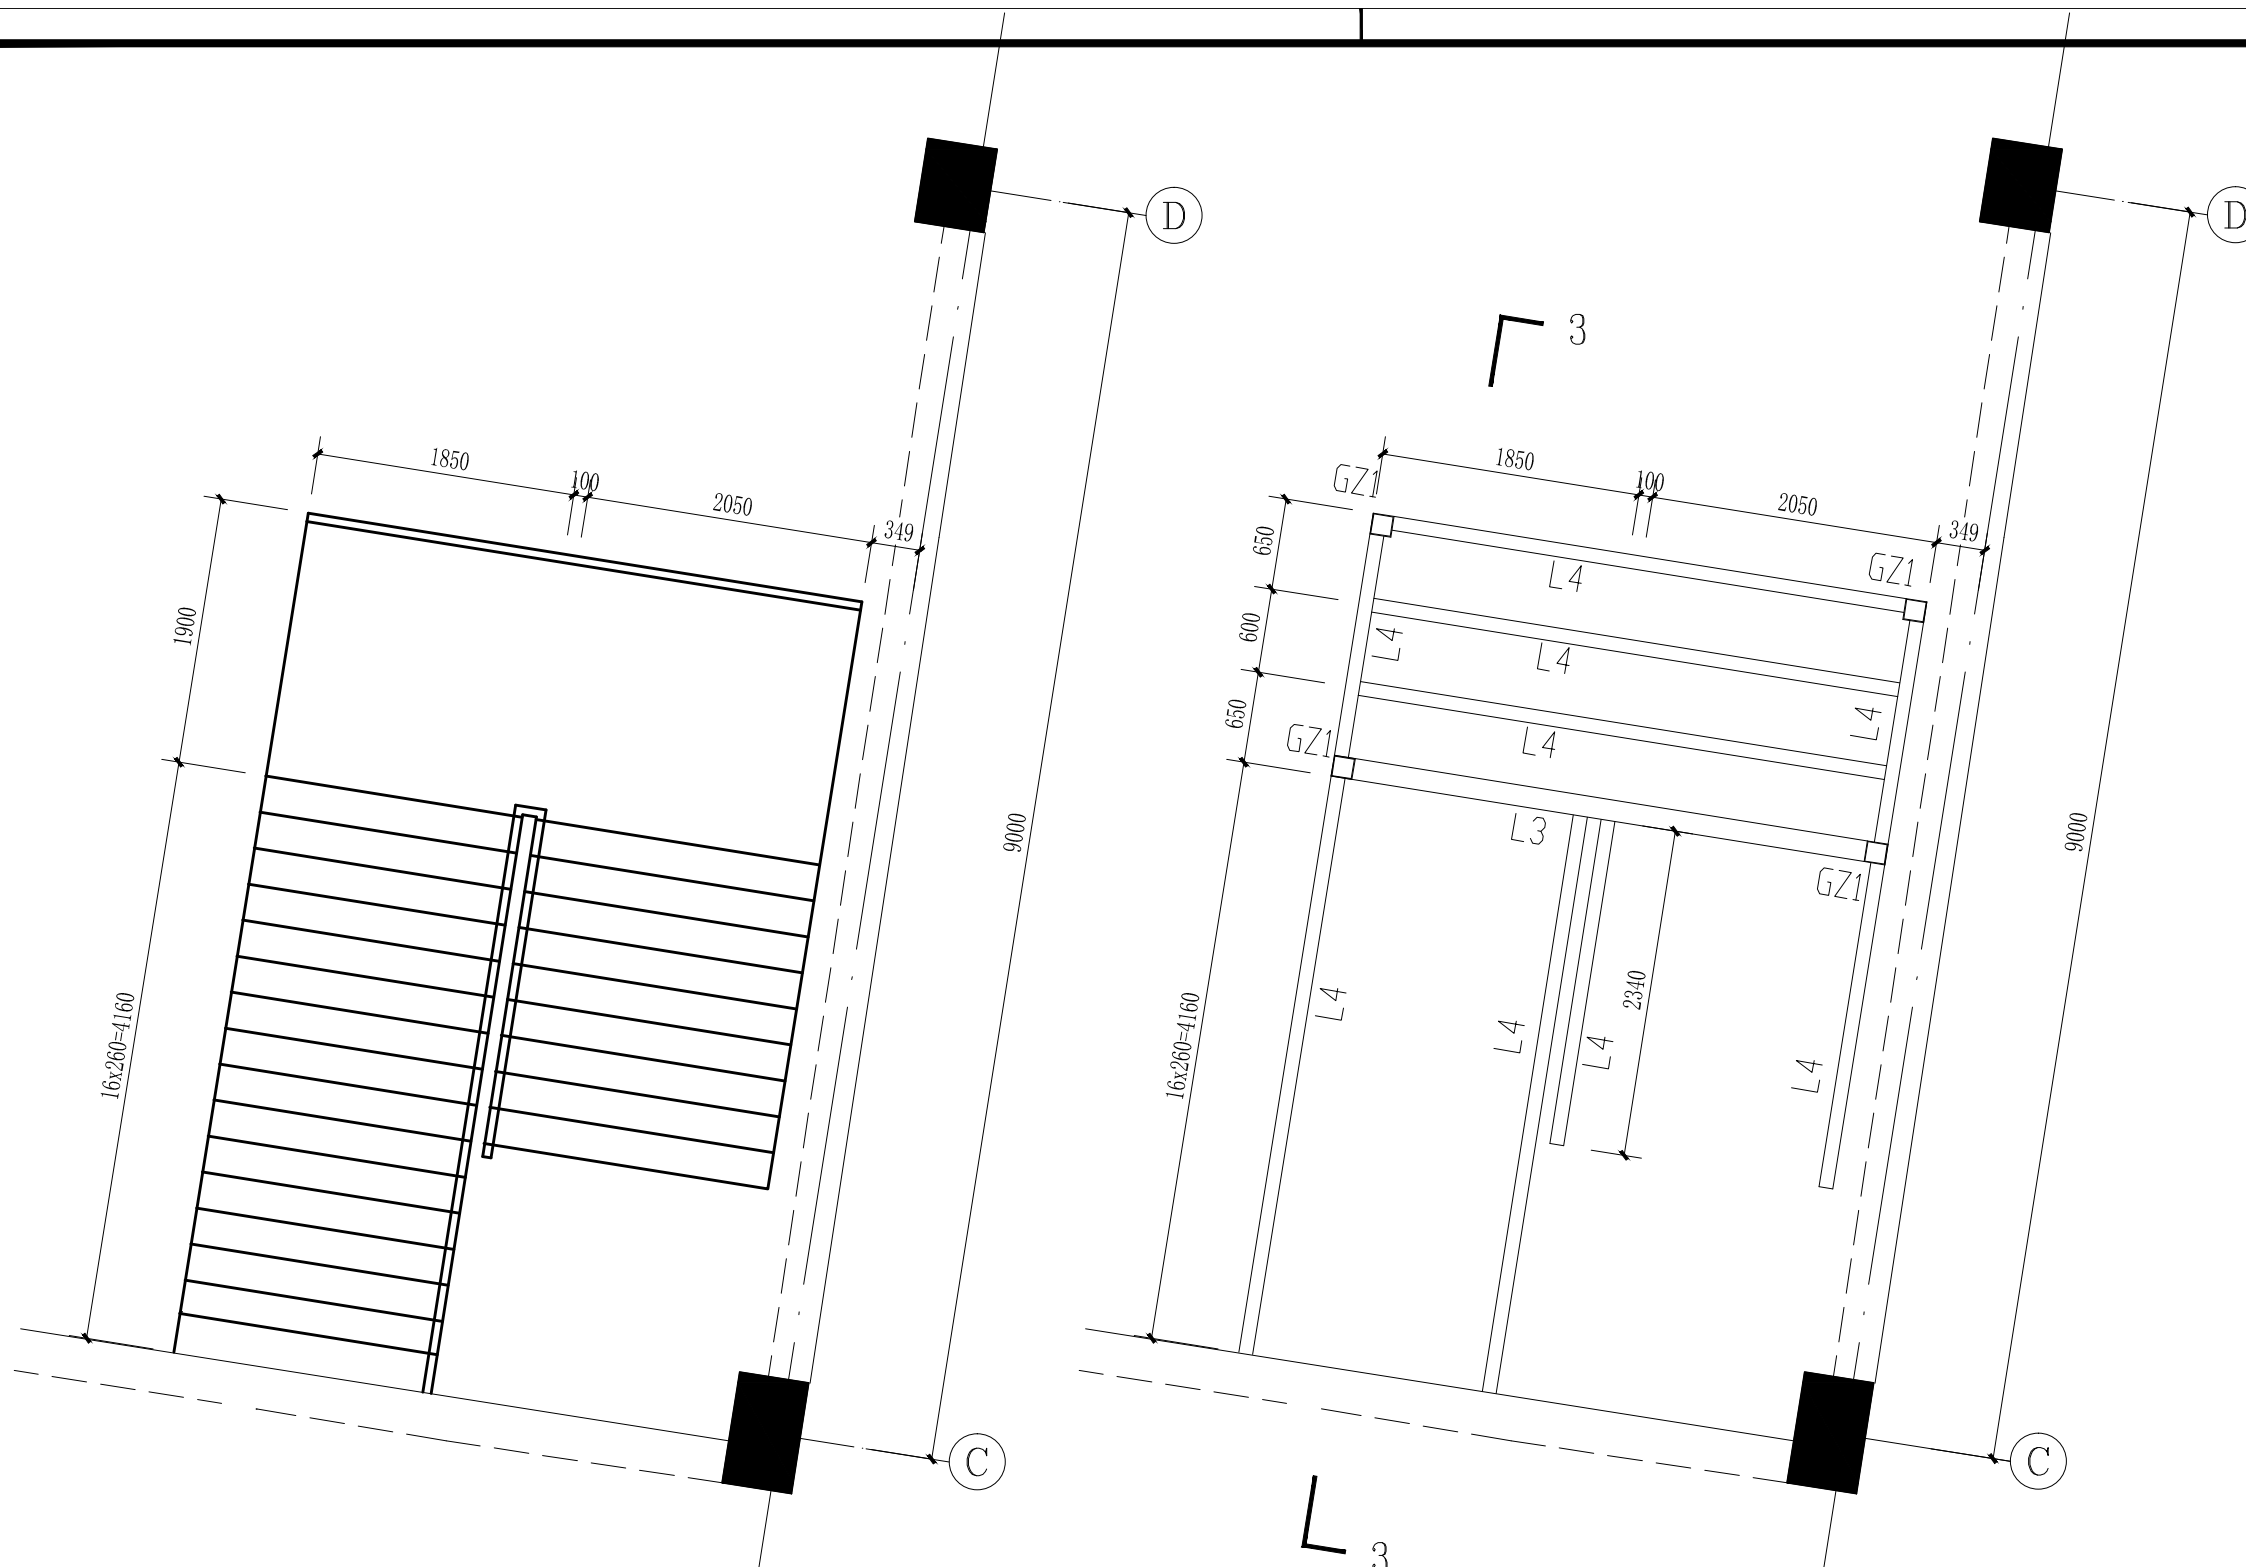


楼梯平面布置图 1:50

楼梯钢梁布置图 1:50


注: ?梁与支座接触面??, ?脚尺寸5mm。

材料表


编号	名称	材料规格	材质
GZ1	钢柱	150×150×5方通	Q235B
L3	钢梁	150×150×5方通	Q235B
L4	钢梁	150×100×5方通	Q235B

 


暖通	给排水	电气
建筑	结构	机电

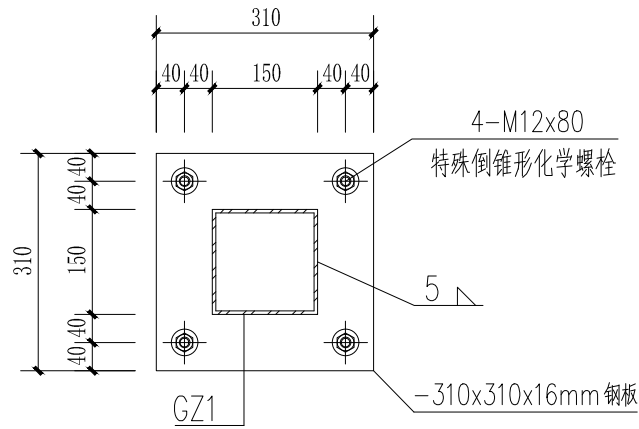


柱脚大样A

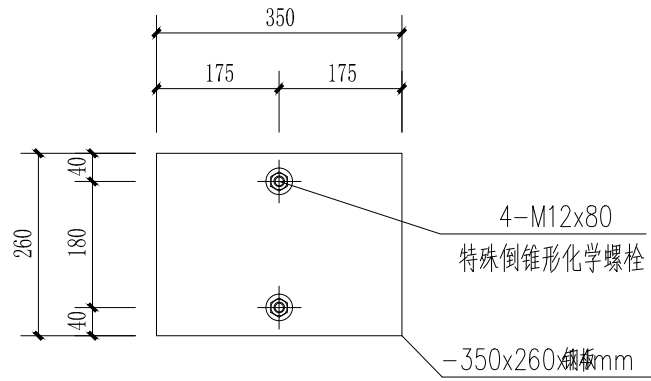

MJ-1

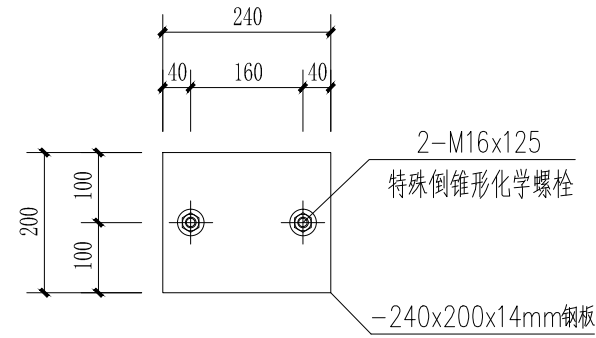

MJ-2

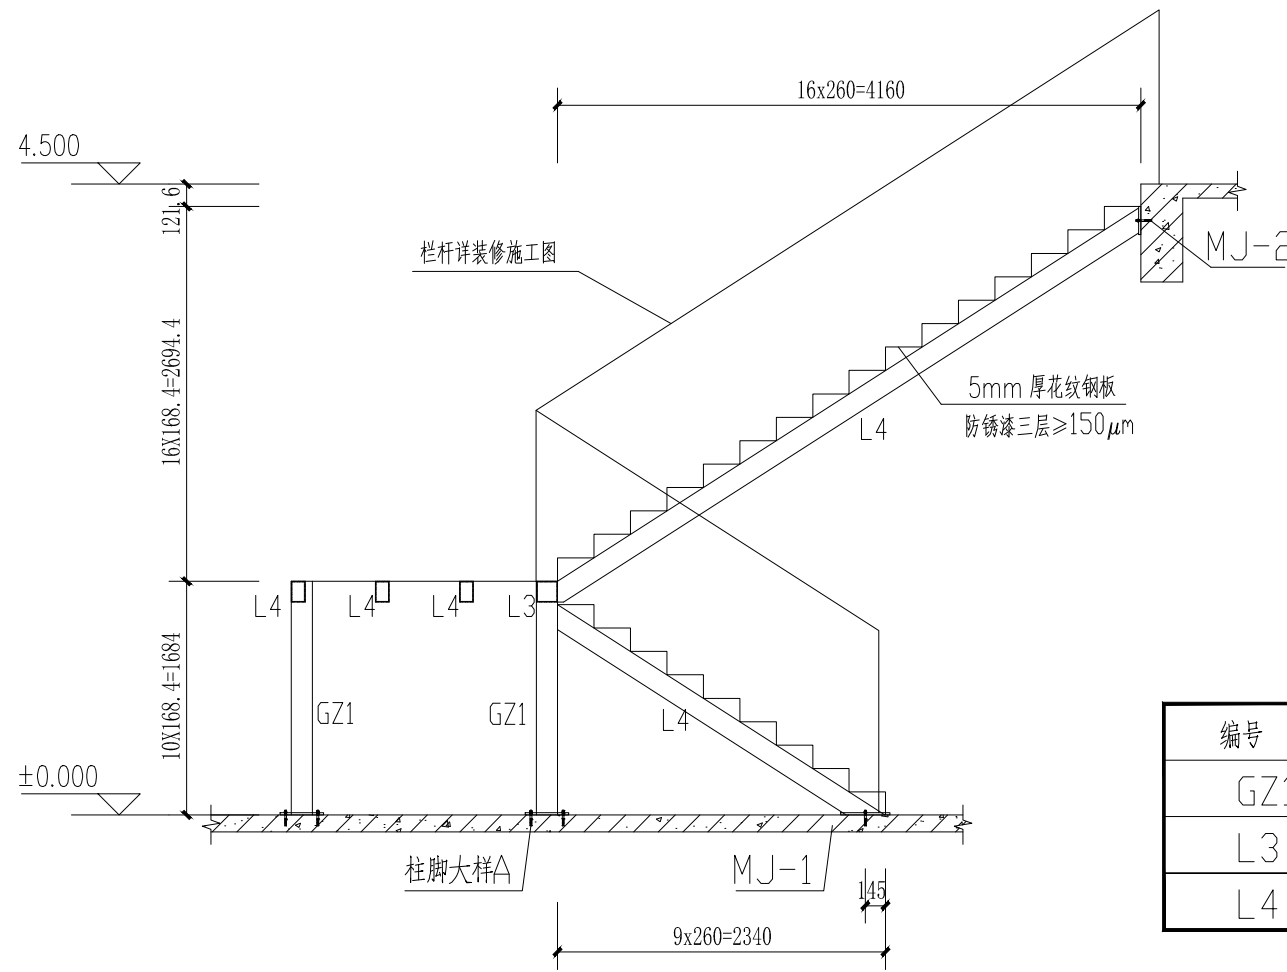

3-3 1:50

材料表

编号	名称	材料规格	材质
GZ1	钢柱	150×150×5方通	Q235B
L3	钢梁	150×150×5方通	Q235B
L4	钢梁	150×100×5方通	Q235B



中山市规划设计院有限公司
Zhongshan Planning and Design Institute Co., Ltd.
地址: 广东省中山市东区孙文东路765、767号 邮编528403
电话: 0760-88322881 传真: 0760-88320683
http://www.zspd.com

出图专用章

未盖出图专用章无效

注册师用章

按规定加盖

审查合格证编号

职责	实名	签名
审定	[审定]	{审定}
审核	[审核]	{审核}
注册师	[注册师]	{注册师}
项目负责人	[项目负责人]	{项目负责人}
专业负责人	[专业负责人]	{专业负责人}
校对	[校对]	{校对}
设计	[设计]	{设计}
制图	[设计]	{设计}

建设单位 中山市公共交通运输集团有限公司

工程名称 城南站场首层改造工程

子项工程

图纸名称 新建楼梯结构图

设计号	专业	结构
设计阶段	施工图	图号 G-02
出图版次	1	日期 2023.08

{二维码}