


暖通
给排水
电气

建筑
结构
电气



中山市规划设计院有限公司
Zhongshan Planning and Design Institute Co., Ltd.
地址: 广东省中山市东区长文东路765、767号 邮编528403
电话: 0760-88322881 传真: 0760-88320683
http://www.zspd.com

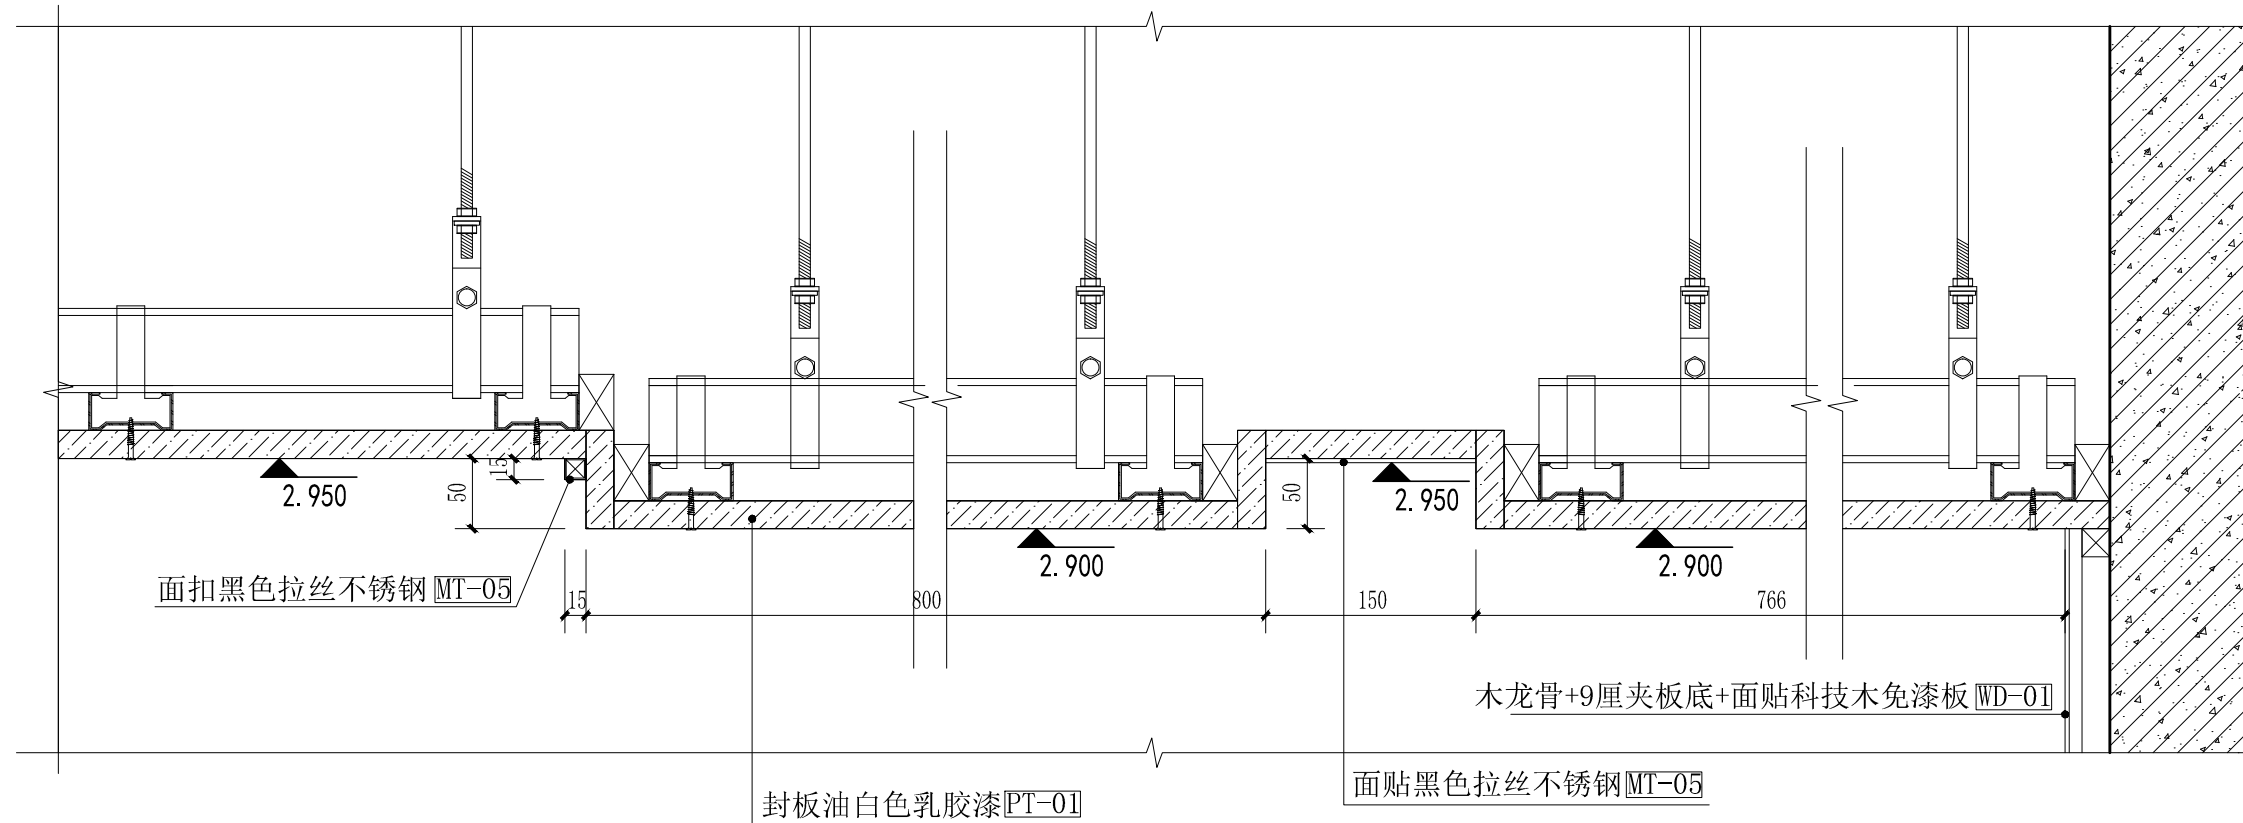

1
L-09 scale 1:5

出图专用章

未盖出图专用章无效

注册师用章

按规定加盖

审查合格证编号

职责	实名	签名
审定	[审定]	{审定}
审核	[审核]	{审核}
注册师	[注册师]	{注册师}
项目负责人	[项目负责人]	{项目负责人}
专业负责人	[专业负责人]	{专业负责人}
校对	[校对]	{校对}
设计	[设计]	{设计}
制图	[设计]	{设计}

建设单位 中山市公共交通运输集团有限公司

工程名称 城南站场首层改造工程

子项工程

图纸名称 大样图一

设计号		专业	室内
设计阶段	施工图	图号	D-01
出图版次		日期	2023.08

{二维码}

暖通	给排水	电气
建筑	结构	电气



中山市规划设计院有限公司
 Zhongshan Planning and Design Institute Co., Ltd.
 地址: 广东省中山市东区长文东路765、767号 邮编528403
 电话: 0760-88322881 传真: 0760-88320683
 http://www.zspd.com

出图专用章

未盖出图专用章无效

注册师用章

按规定加盖

审查合格证编号

职责	实名	签名
审定	[审定]	{审定}
审核	[审核]	{审核}
注册师	[注册师]	{注册师}
项目负责人	[项目负责人]	{项目负责人}
专业负责人	[专业负责人]	{专业负责人}
校对	[校对]	{校对}
设计	[设计]	{设计}
制图	[设计]	{设计}



建设单位 中山市公共交通运输集团有限公司

工程名称 城南站场首层改造工程

子项工程

图纸名称 大样图二

设计号		专业	室内
设计阶段	施工图	图号	D-02
出图版次		日期	2023.08

 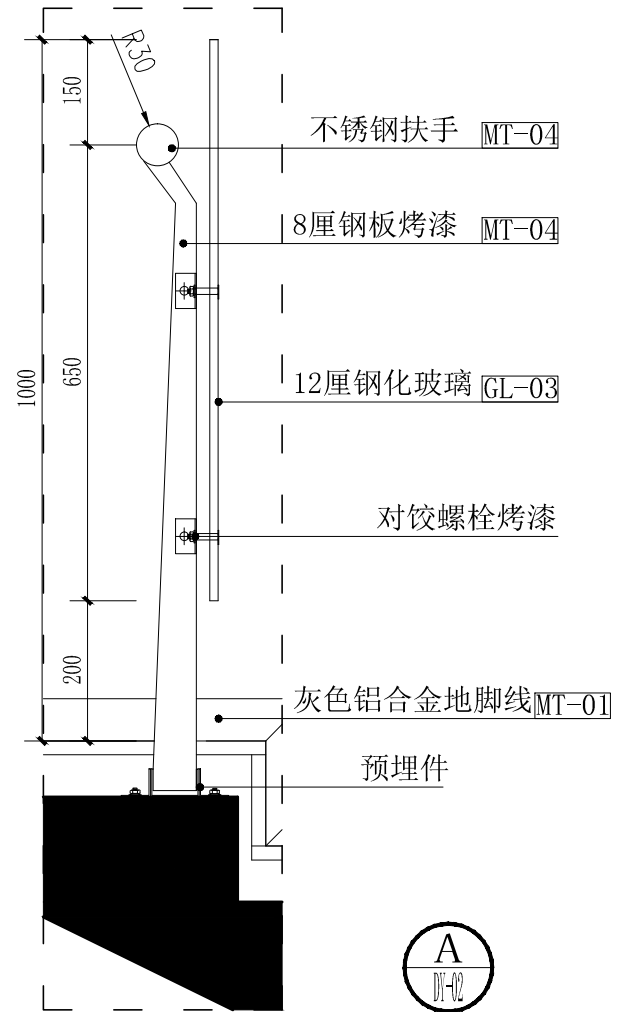



中山市规划设计院有限公司

Zhongshan Planning and Design Institute Co., Ltd.

地址: 广东省中山市东区孙文东路765、767号 邮编528403

电话: 0760-88322881 传真: 0760-88320683

http://www.zspd.com

出图专用章

未盖出图专用章无效

注册师用章

按规定加盖

审查合格证编号

职责 实名 签名

审定 [审定] (审定)

审核 [审核] (审核)

注册师 [注册师] (注册师)

项目负责人 [项目负责人] (项目负责人)

专业负责人 [专业负责人] (专业负责人)

校对 [校对] (校对)

设计 [设计] (设计)

制图 [设计] (设计)

建设单位 中山市公共交通运输集团有限公司

工程名称 城南站场首层改造工程

子项工程

图纸名称 大样图三


设计号 专业 室内

设计阶段 施工图 图号 D-03

出图版次 日期 2023.08

暖通
给排水
电气

建筑
结构
电气

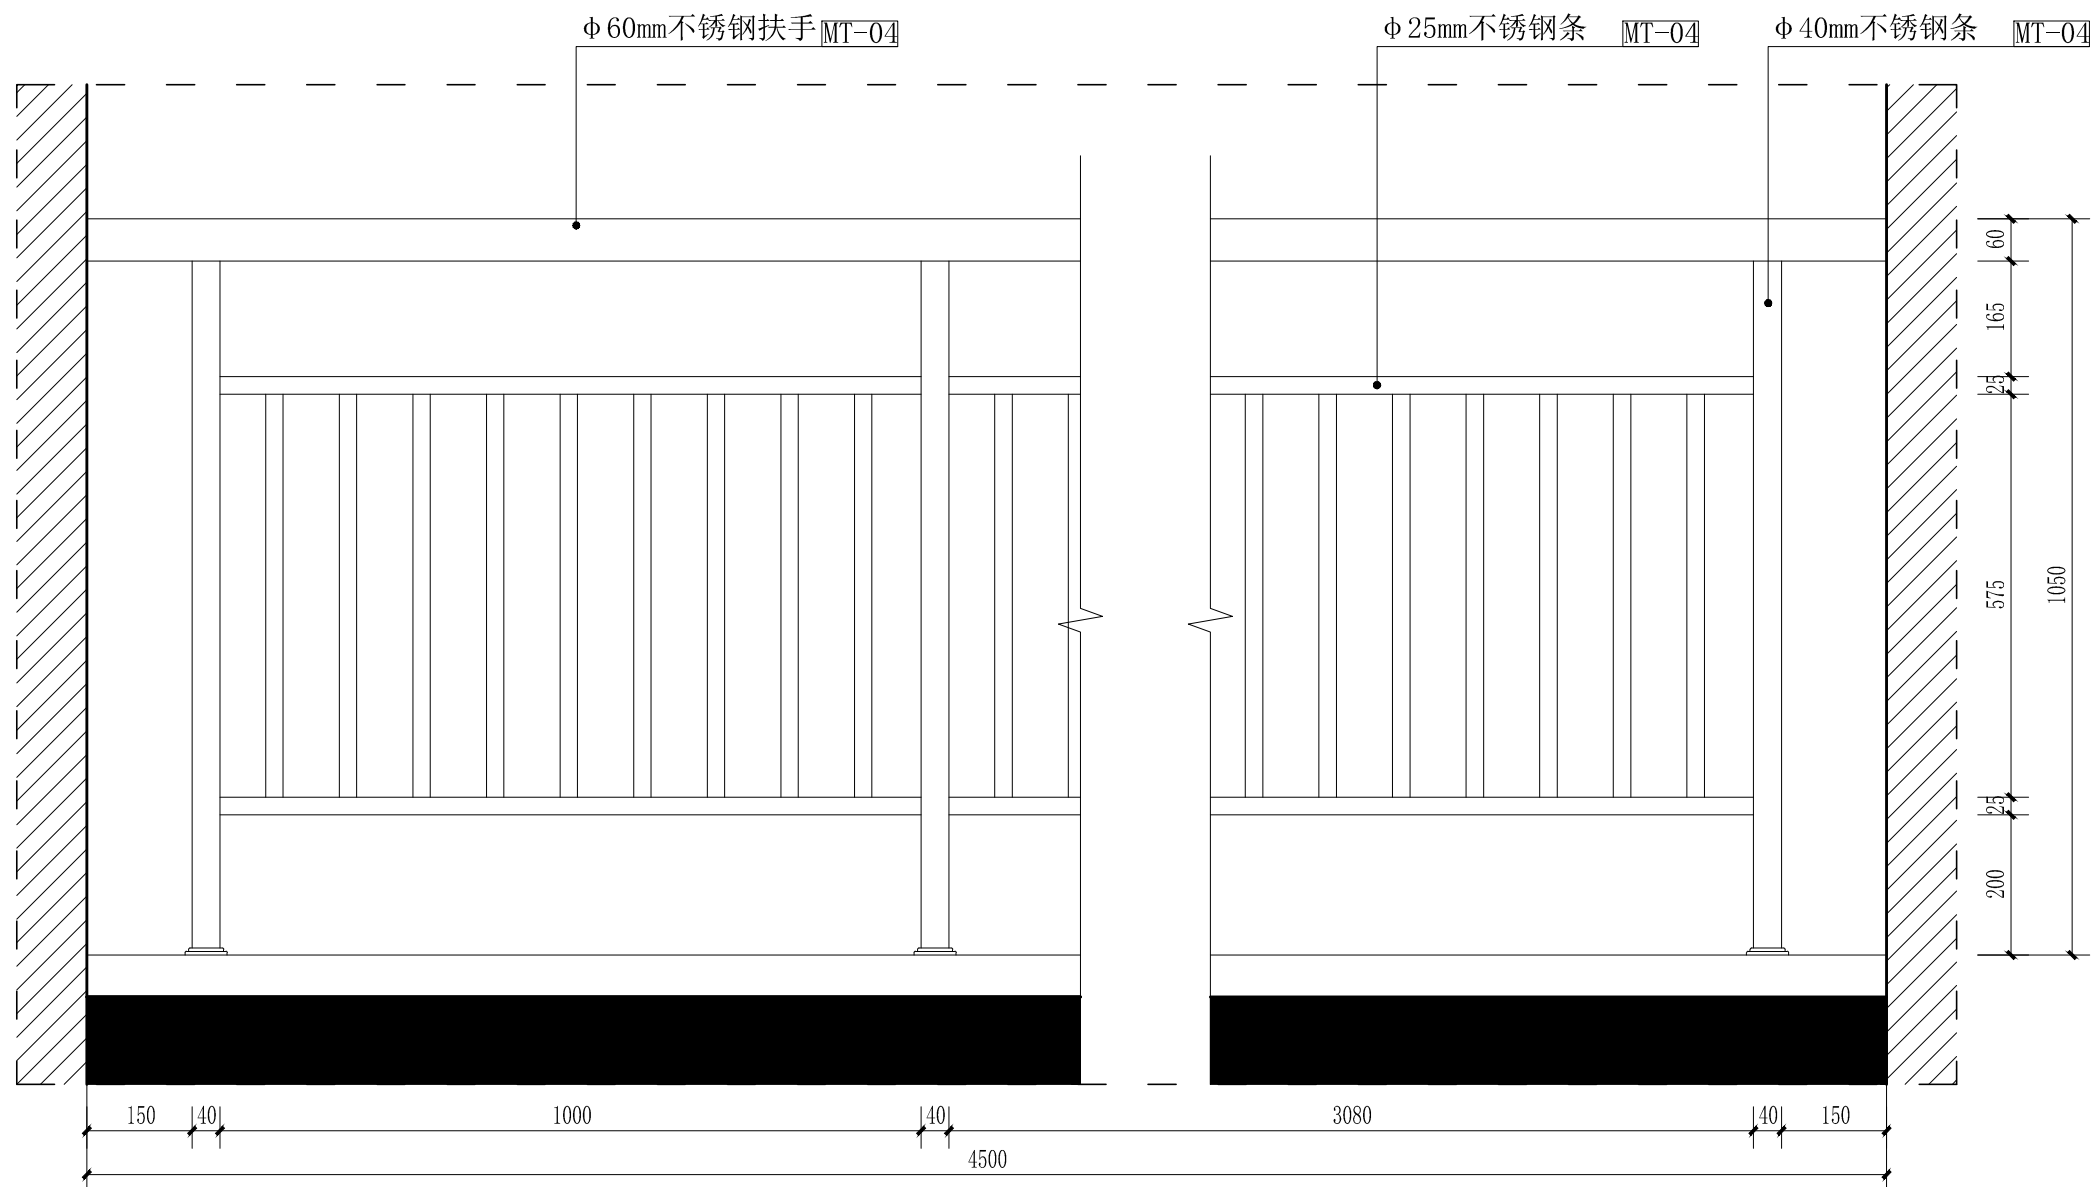

不锈钢拦河立面图 scale 1:15

{二维码}