

暖通	给排水	电气
建筑	结构	机电



中山市规划设计院有限公司
 Zhongshan Planning and Design Institute Co., Ltd.
 地址: 广东省中山市东区孙文东路765、767号 邮编528403
 电话: 0760-88322881 传真: 0760-88320683
 http://www.zspd.com

出图专用章

未盖出图专用章无效

注册师用章

按规定加盖

审查合格证编号

职责	实名	签名
审定	[审定]	{审定}
审核	[审核]	{审核}
注册师	[注册师]	{注册师}
项目负责人	[项目负责人]	{项目负责人}
专业负责人	[专业负责人]	{专业负责人}
校对	[校对]	{校对}
设计	[设计]	{设计}
制图	[设计]	{设计}

建设单位 中山市公共交通运输集团有限公司


工程名称 城南站场首层改造工程

子项工程

图纸名称 服务热线室、客服服务中心平面图


设计号	专业	室内
设计阶段	施工图	图号 P-04
出图版次	日期	2023.08

{二维码}

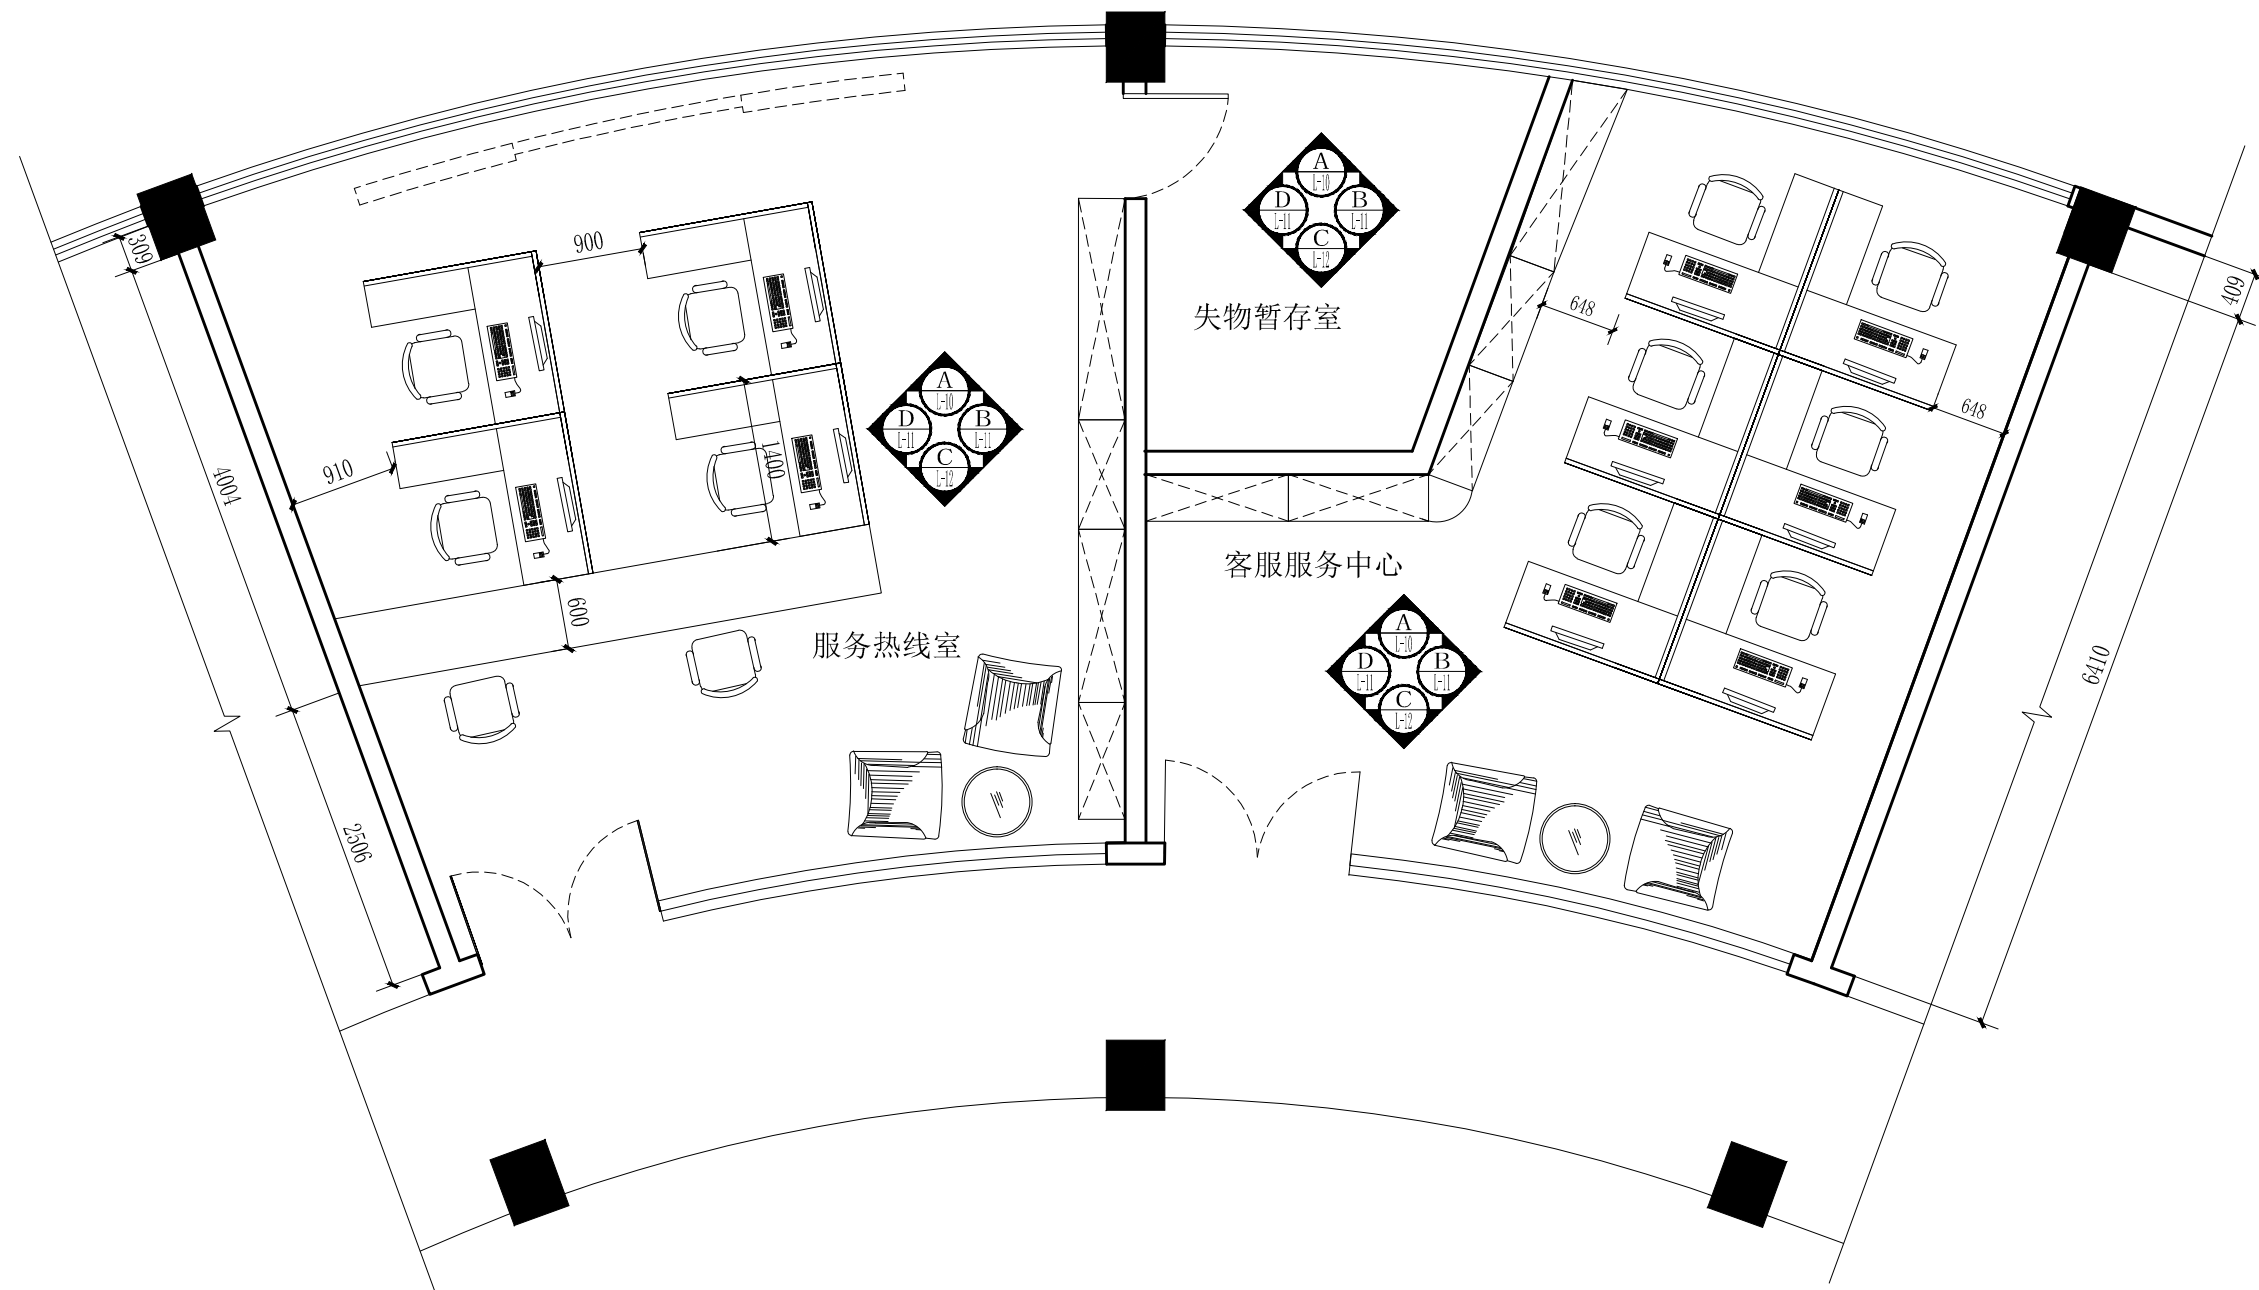

服务热线室、客服服务中心平面图 scale 1:60

暖通	给排水	电气
建筑	结构	电气

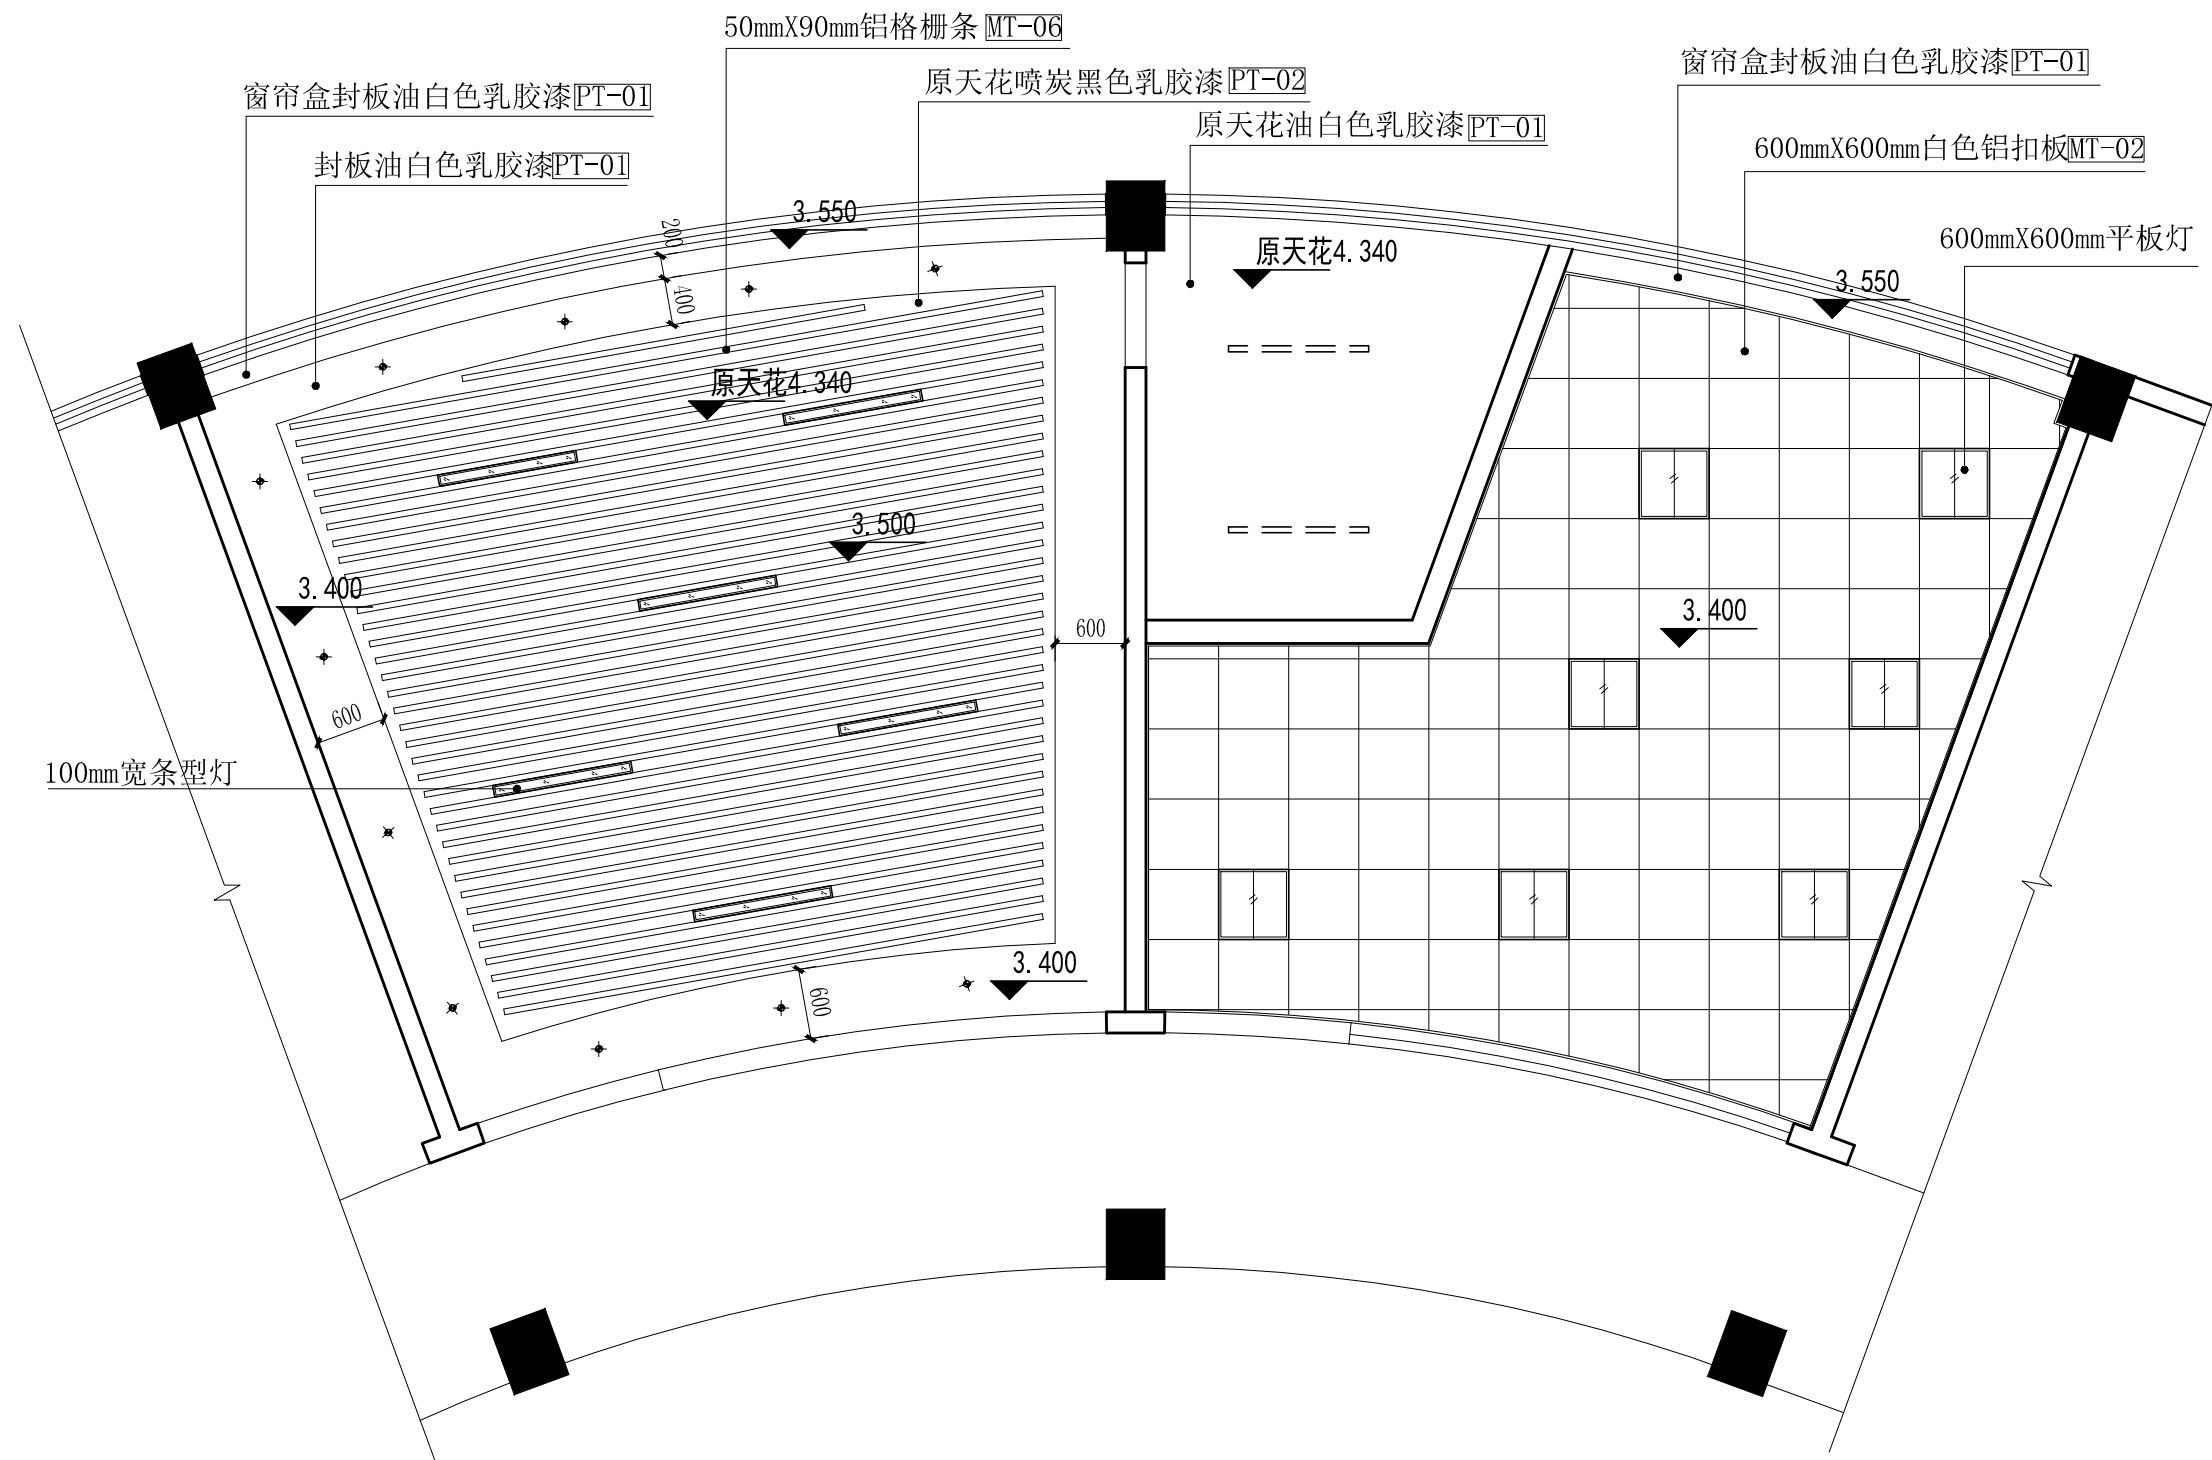

图例说明

图例	名称	图例	名称
— — — —	灯管	□	1200*600mm灯盘
□	600mm*600mm灯盘		
○	筒灯		
⊕	射灯		
—	1200mm*100mm条形灯		

服务热线室、客服服务中心天花图 scale 1:60



中山市规划设计院有限公司
 Zhongshan Planning and Design Institute Co., Ltd.
 地址: 广东省中山市东区长文东路765、767号 邮编528403
 电话: 0760-88322881 传真: 0760-88320683
 http://www.zspd.com

出图专用章

未盖出图专用章无效

注册师用章

按规定加盖

审查合格证编号

职责	实名	签名
审定	[审定]	{审定}
审核	[审核]	{审核}
注册师	[注册师]	{注册师}
项目负责人	[项目负责人]	{项目负责人}
专业负责人	[专业负责人]	{专业负责人}
校对	[校对]	{校对}
设计	[设计]	{设计}
制图	[设计]	{设计}


建设单位 中山市公共交通运输集团有限公司

工程名称 城南站场首层改造工程

子项工程

图纸名称 服务热线室、客服服务中心天花图

设计号	专业	室内
设计阶段	施工图	图号 P-05
出图版次	日期	2023.08

 



中山市规划设计院有限公司
 Zhongshan Planning and Design Institute Co., Ltd.
 地址: 广东省中山市东区孙文东路765、767号 邮编528403
 电话: 0760-88322881 传真: 0760-88320683
 http://www.zspd.com

出图专用章

未盖出图专用章无效

注册师用章

按规定加盖

审查合格证编号

职责	实名	签名
审定	[审定]	{审定}
审核	[审核]	{审核}
注册师	[注册师]	{注册师}
项目负责人	[项目负责人]	{项目负责人}
专业负责人	[专业负责人]	{专业负责人}
校对	[校对]	{校对}
设计	[设计]	{设计}
制图	[设计]	{设计}

建设单位 中山市公共交通运输集团有限公司

工程名称 城南站场首层改造工程


子项工程

图纸名称 服务热线室、客服服务中心
地面铺贴图

设计号	专业	室内
设计阶段	施工图	图号 P-06
出图版次	日期	2023.08

{二维码}

暖通	给排水	电气
建筑	结构	机电

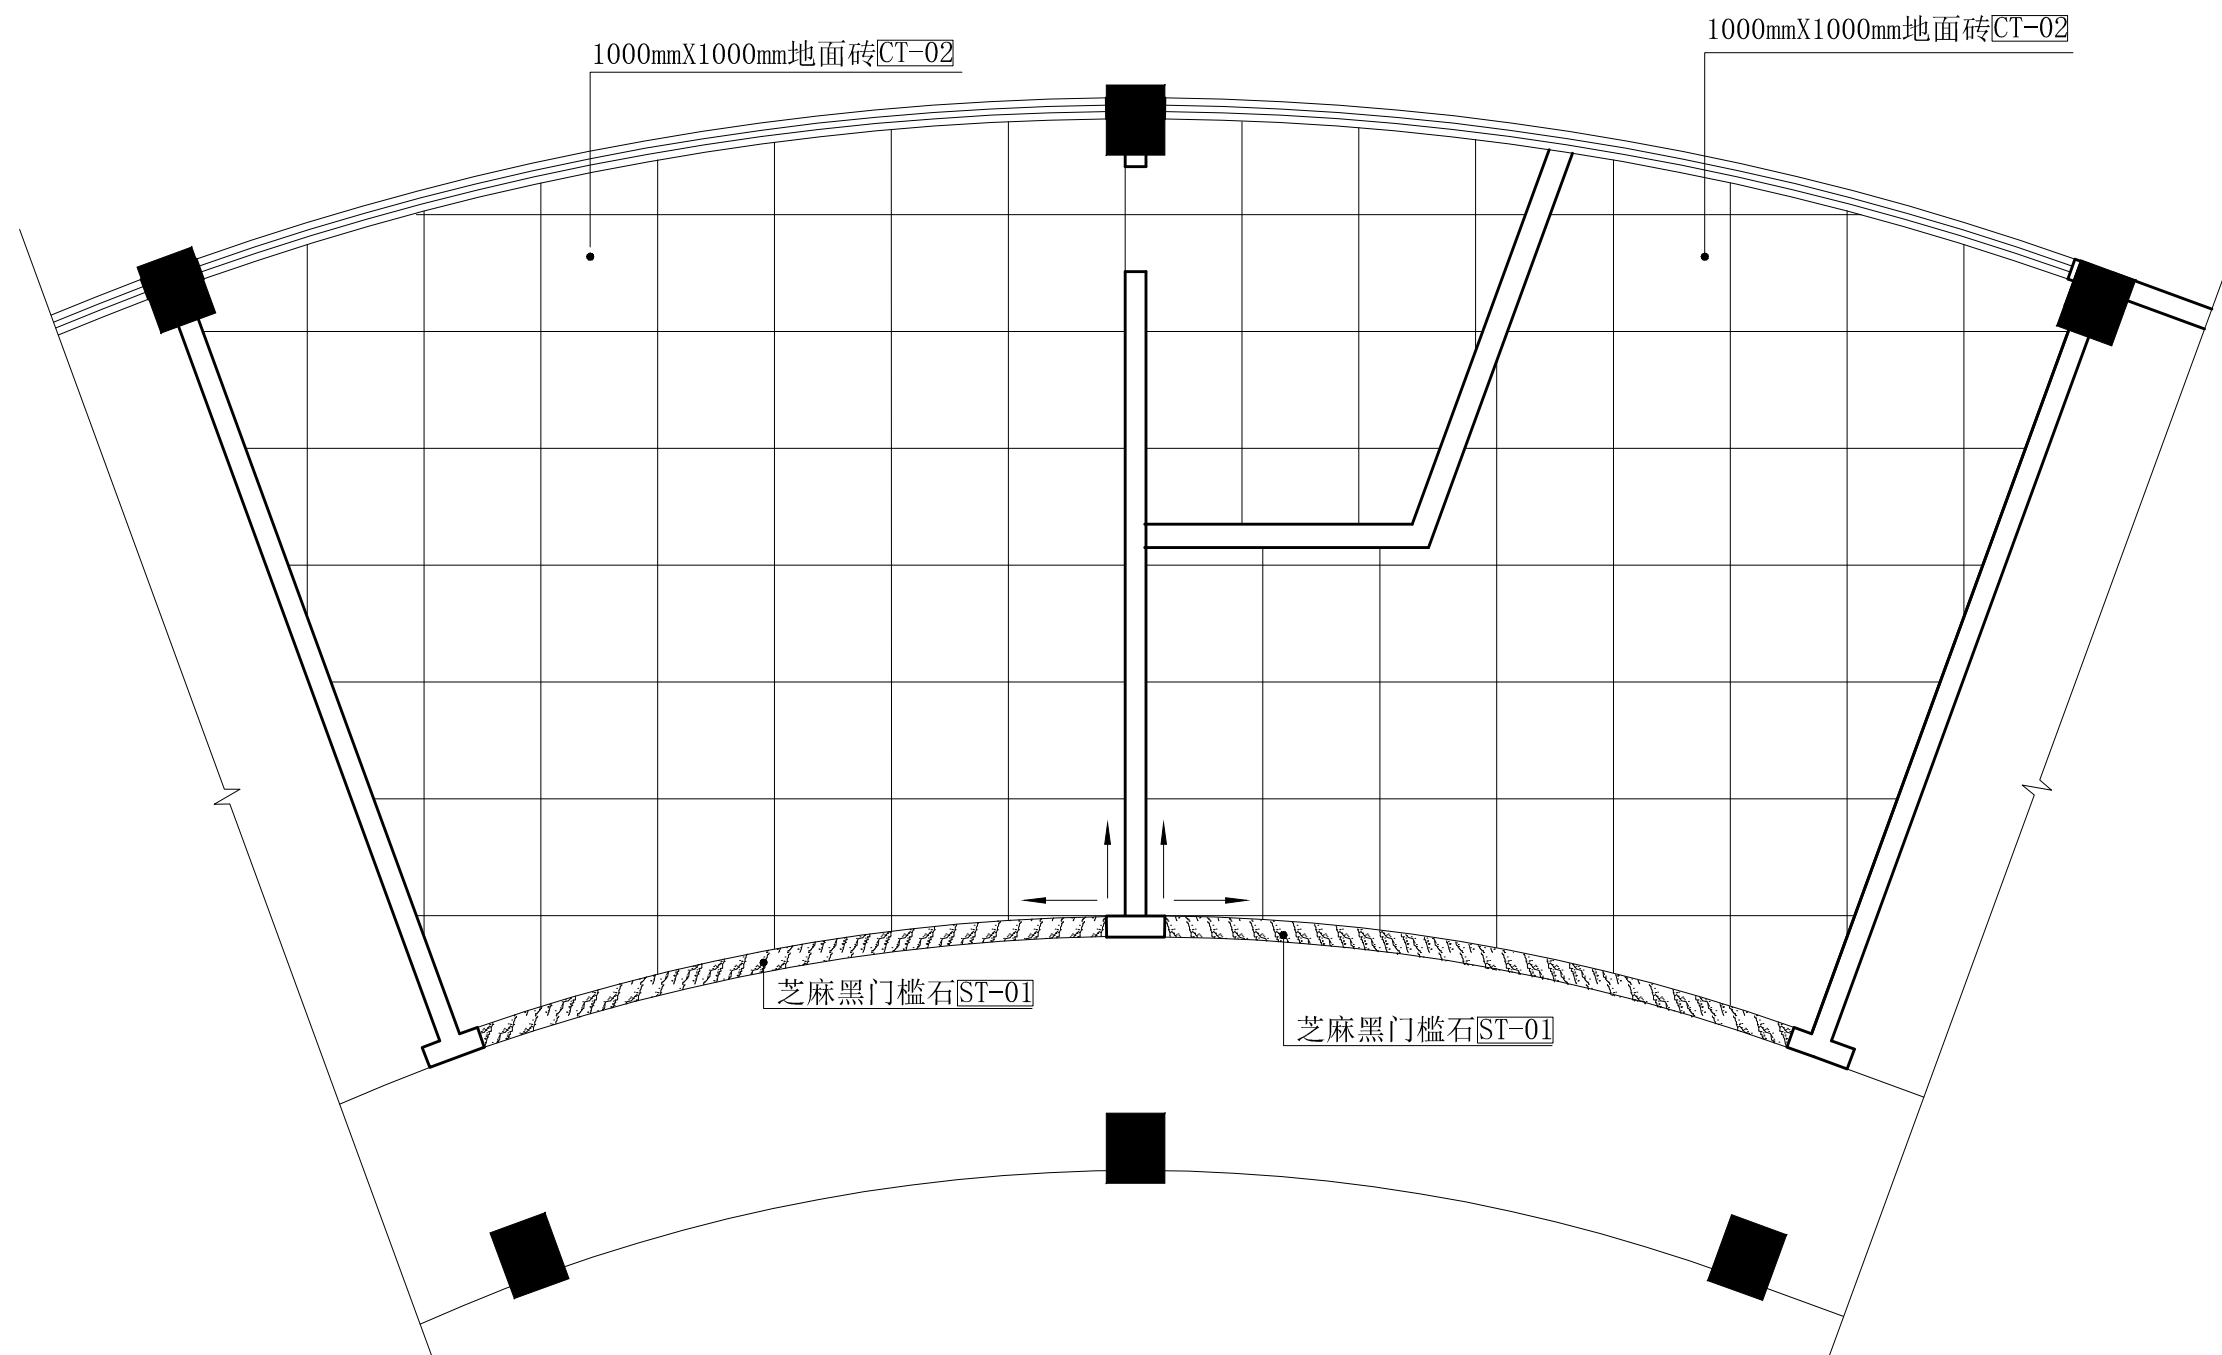

服务热线室、客服服务中心地面铺贴图 scale 1:60

暖通	给排水	电气
建筑	结构	电气



中山市规划设计院有限公司
 Zhongshan Planning and Design Institute Co., Ltd.
 地址: 广东省中山市东区长文东路765、767号 邮编528403
 电话: 0760-88322881 传真: 0760-88320683
 http://www.zspd.com

出图专用章

未盖出图专用章无效

注册师用章

按规定加盖

审查合格证编号

职责	实名	签名
审定	[审定]	{审定}
审核	[审核]	{审核}
注册师	[注册师]	{注册师}
项目负责人	[项目负责人]	{项目负责人}
专业负责人	[专业负责人]	{专业负责人}
校对	[校对]	{校对}
设计	[设计]	{设计}
制图	[设计]	{设计}

建设单位 中山市公共交通运输集团有限公司

工程名称 城南站场首层改造工程


子项工程

图纸名称 服务热线室、客服服务中心
开关布置图

设计号 专业 室内

设计阶段 施工图 图号 P-07

出图版次 日期 2023.08

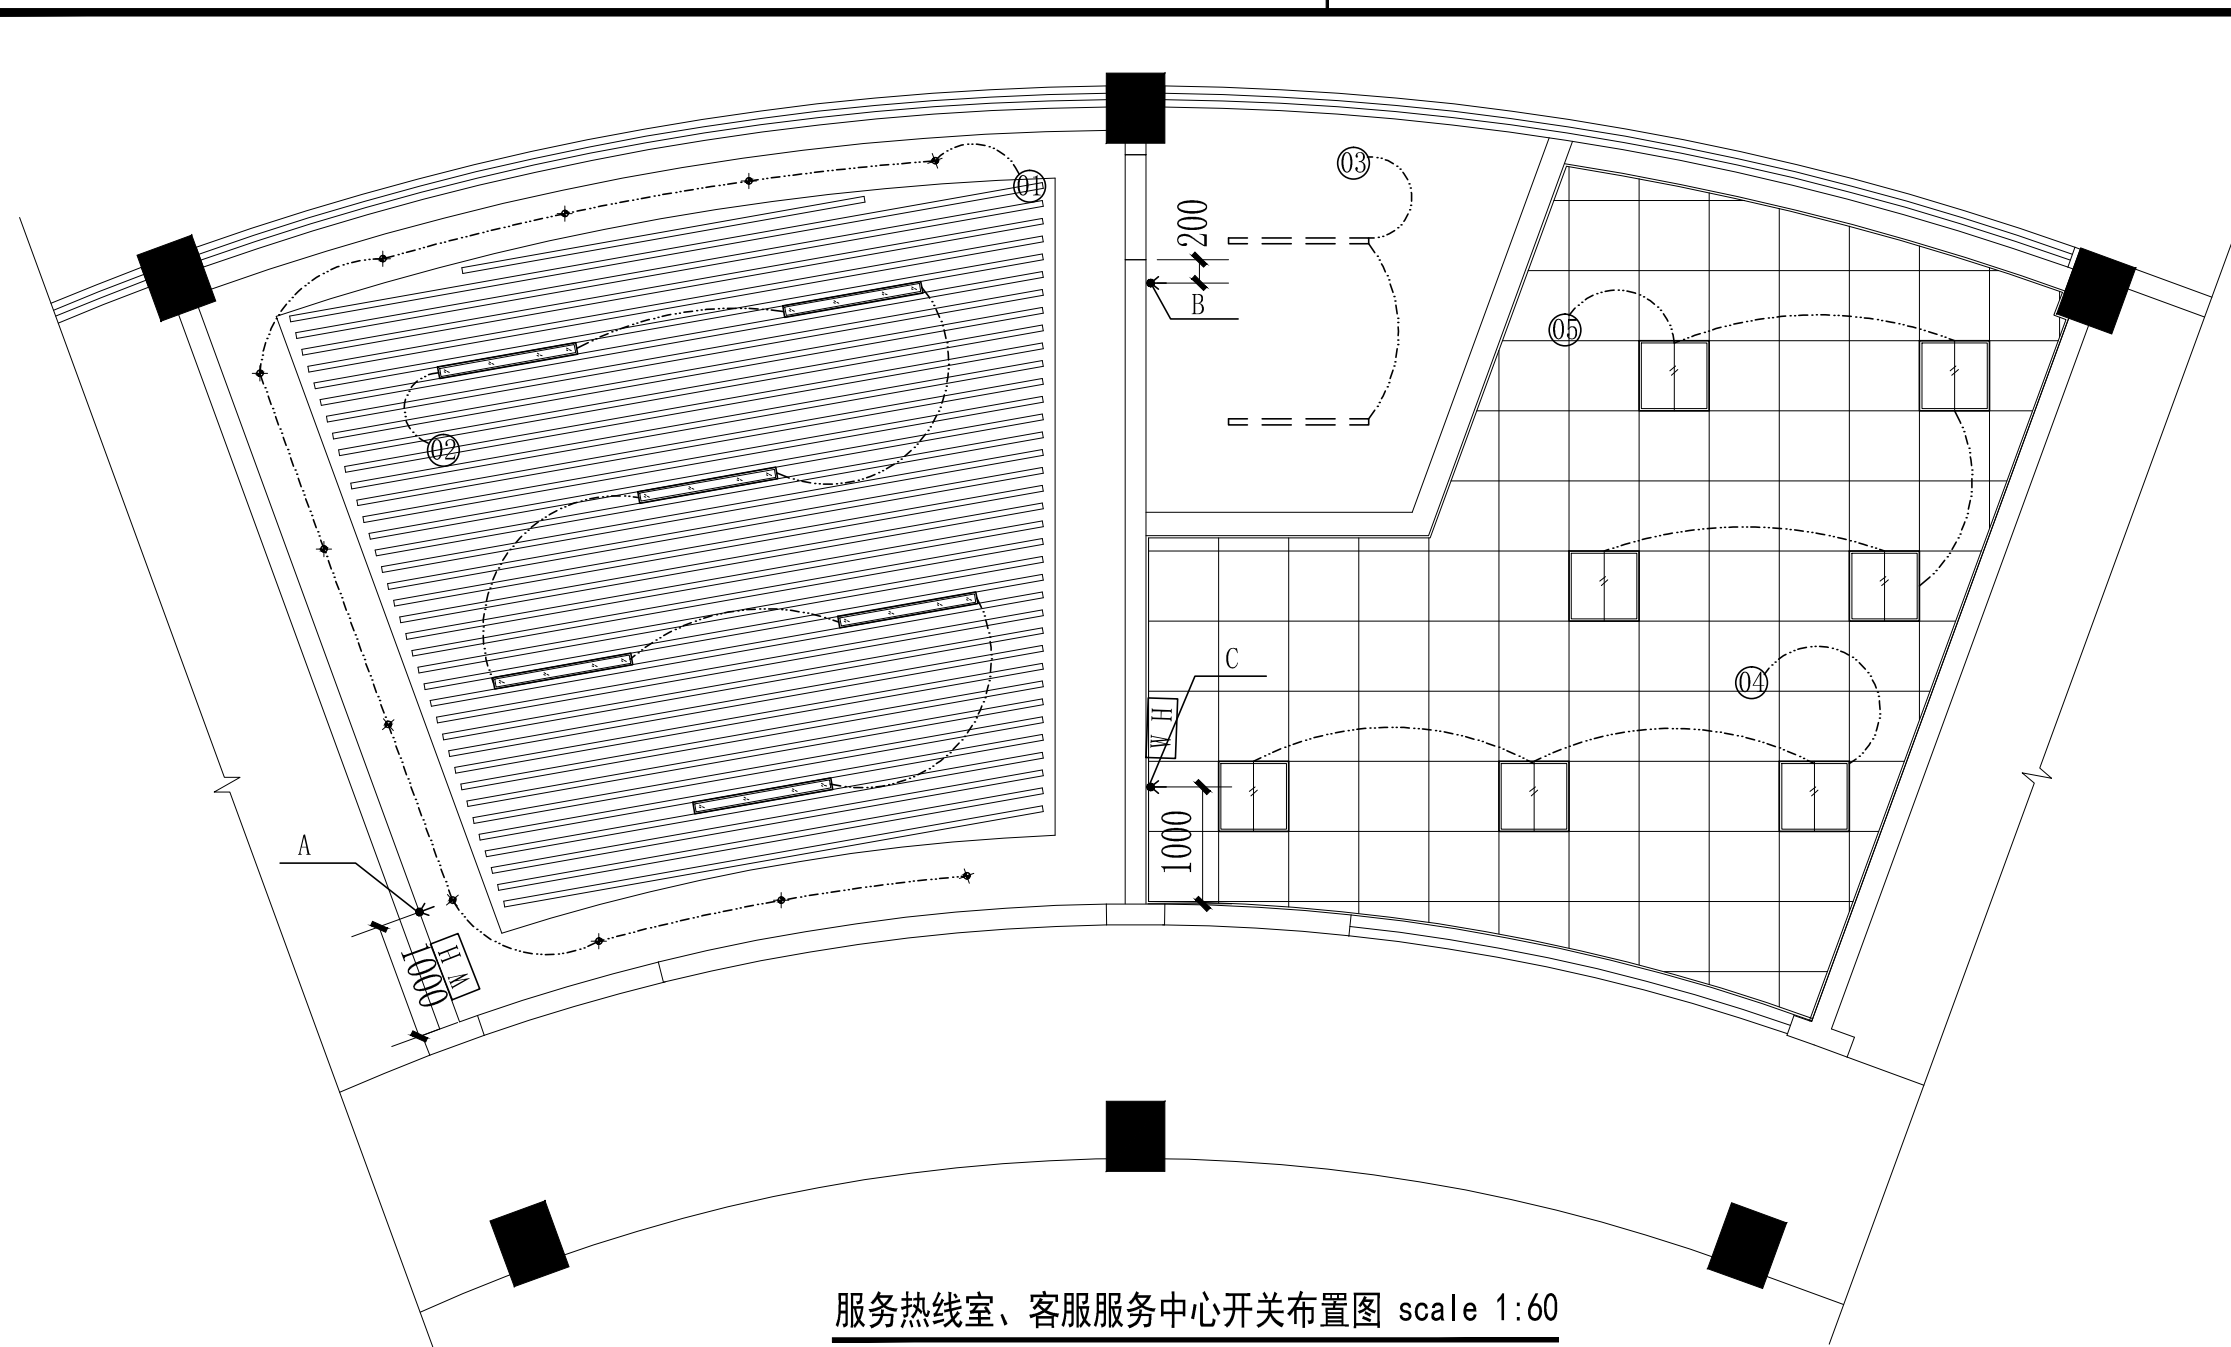

服务热线室、客服服务中心开关布置图 scale 1:60




开关明细表

图例	名称
	单联单控(明装)开关 (H=1400, 特别说明的除外)
	双联单控(明装)开关 (H=1400, 特别说明的除外)
	三联单控(明装)开关 (H=1400, 特别说明的除外)
	单联双控(明装)开关 (H=1400, 特别说明的除外)
	双联双控(明装)开关 (H=1400, 特别说明的除外)
	三联双控(明装)开关 (H=1400, 特别说明的除外)
	线路
	主电箱
	独立电表

安装说明:

1. 多个开关(或与插座并列)时面板并排安装,预埋连体底座。
2. 开关高度按面板底边距地面精装修完成地面高度计,横向距离按面板中心到建筑墙体结构面计。
3. 灯具开关、浴霸开关距地1.40m。
4. 卧室床头开关距地0.65m。

 安装图例:

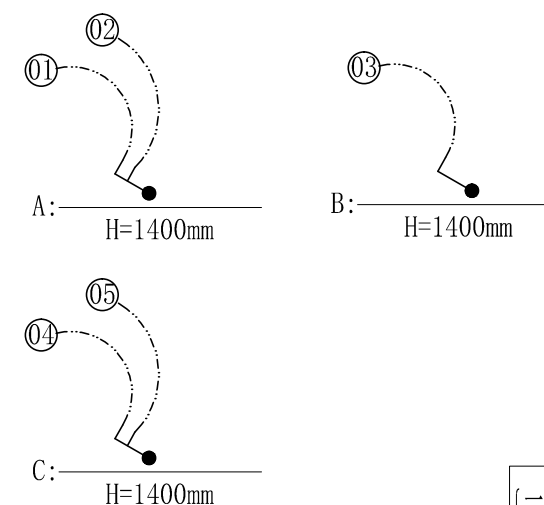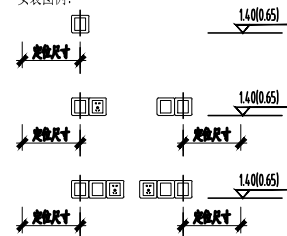

暖通
给排水
电气

电源插座	2个办公桌, 2个/位, 共4个
网络专线插座	2个办公桌, 1个/位, 共2个 安装在桌面上
电话专线插座	2个办公桌, 1个/位, 共2个


电源插座	2个办公桌, 2个/位, 共4个
网络专线插座	2个办公桌, 1个/位, 共2个 安装在桌面上
电话专线插座	2个办公桌, 1个/位, 共2个

电源插座 1个 H=300

电源插座	6个办公桌, 2个/位, 共12个
网络专线插座	6个办公桌, 1个/位, 共6个 安装在桌面上
电话专线插座	6个办公桌, 1个/位, 共6个

电源插座 1个 H=300

电源插座 1个 H=300

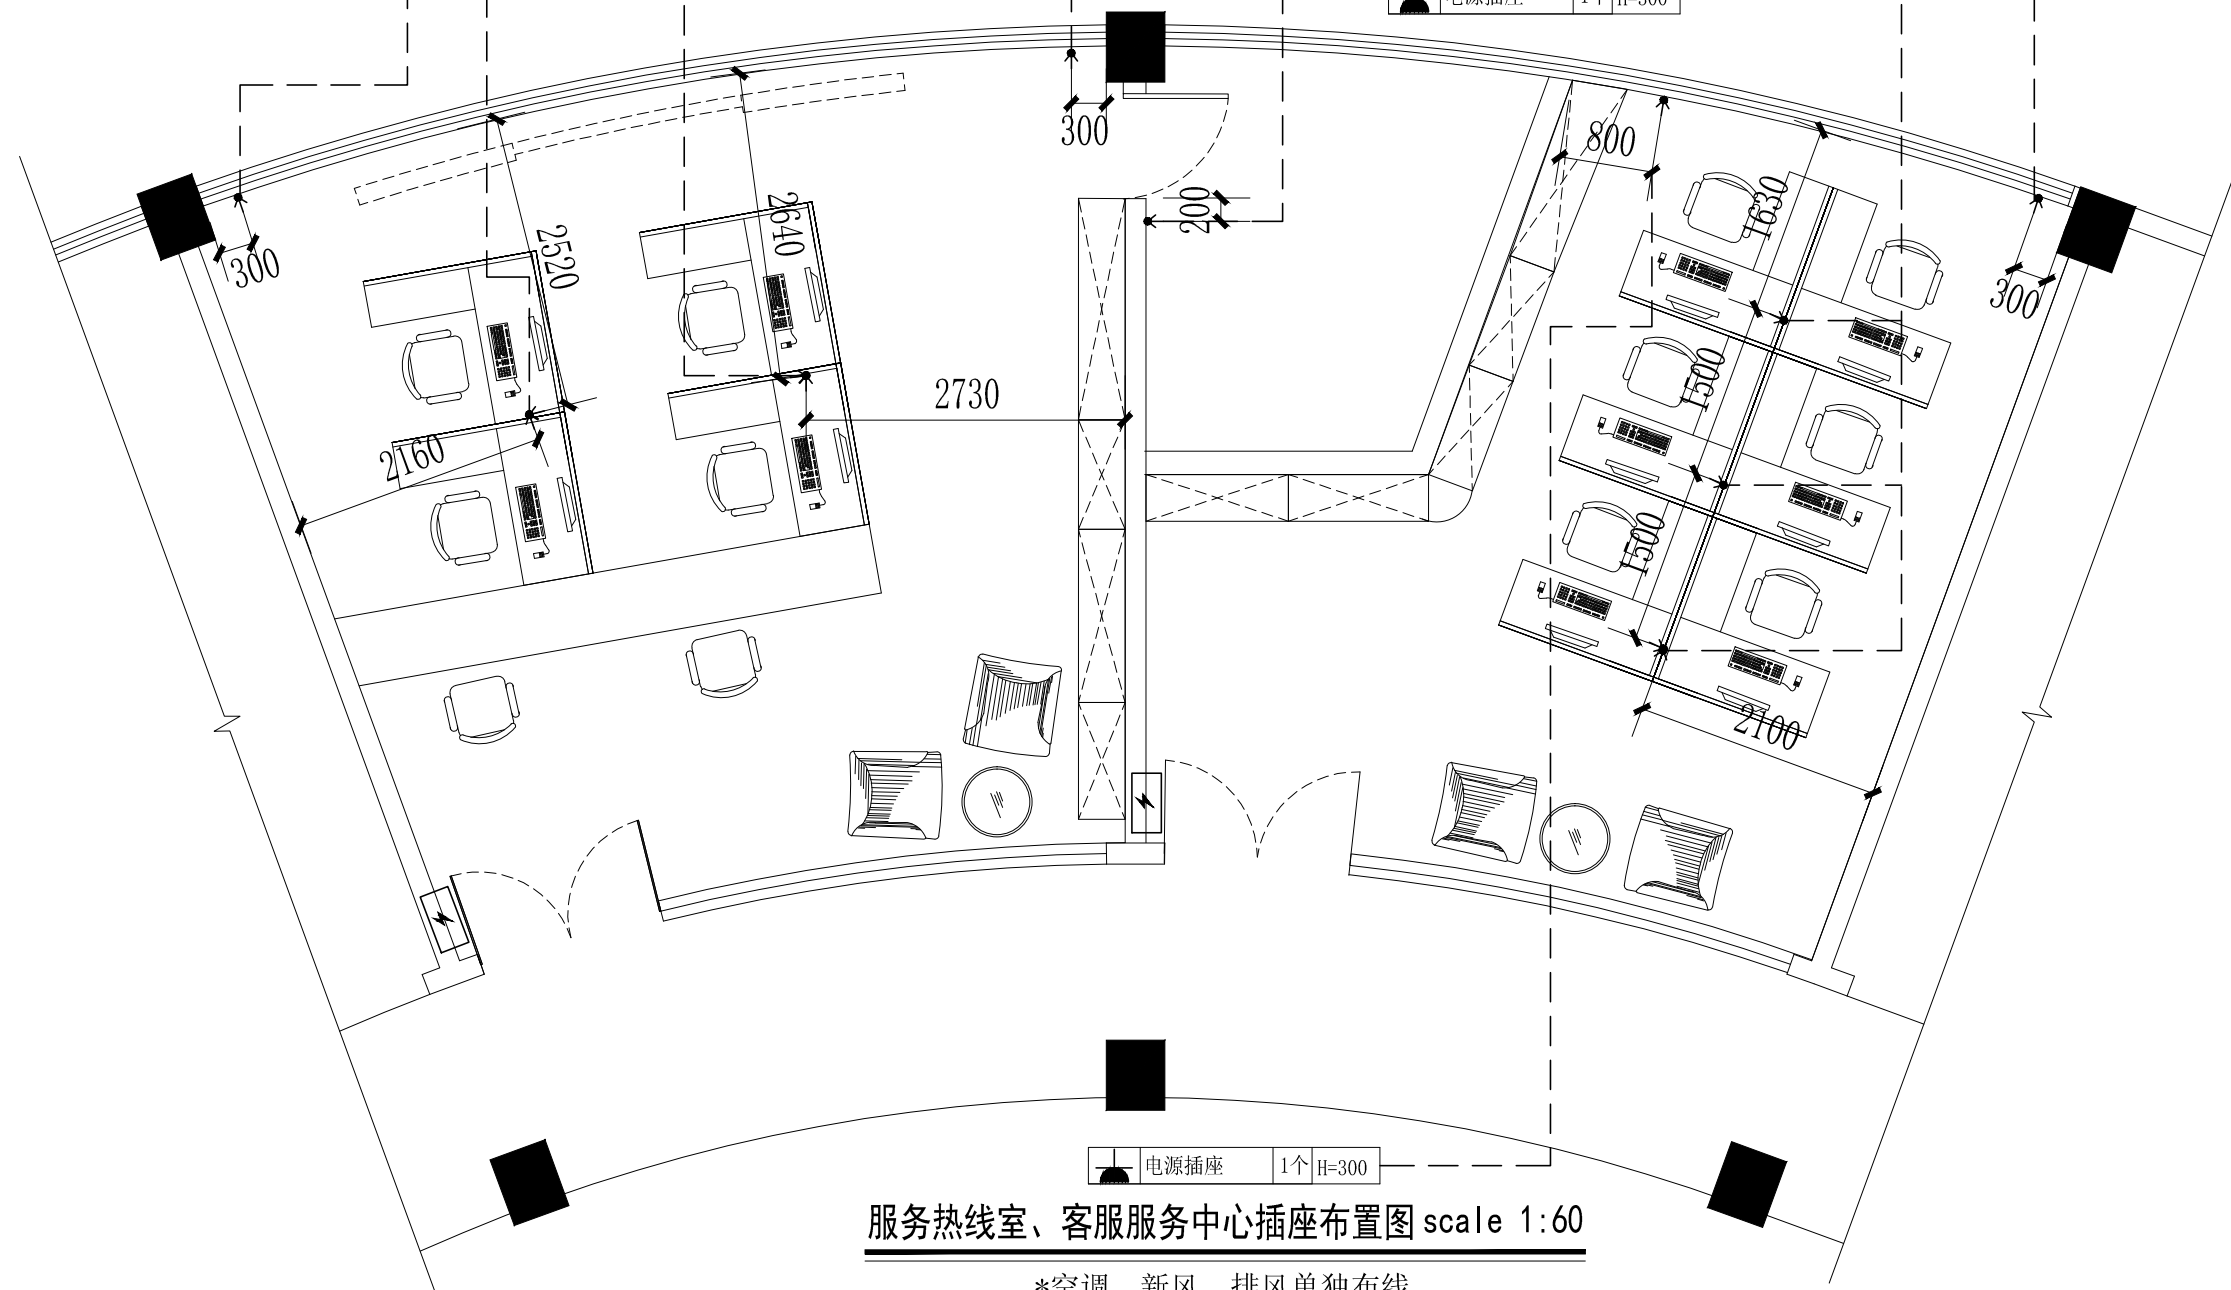

服务热线室、客服服务中心插座布置图 scale 1:60

*空调、新风、排风单独布线

注: (强电箱及入户主线已安装, 电箱内漏电保护开关及空气开关需要重新安装, 强电箱离地高1500MM)



中山市规划设计院有限公司

Zhongshan Planning and Design Institute Co., Ltd.
地址: 广东省中山市东区孙文东路765、767号 邮编528403
电话: 0760-88322881 传真: 0760-88320683
http://www.zspd.com

出图专用章

未盖出图专用章无效

注册师用章

按规定加盖

审查合格证编号

职责	实名	签名
审定	[审定]	{审定}
审核	[审核]	{审核}
注册师	[注册师]	{注册师}
项目负责人	[项目负责人]	{项目负责人}
专业负责人	[专业负责人]	{专业负责人}
校对	[校对]	{校对}
设计	[设计]	{设计}
制图	[设计]	{设计}

建设单位 中山市公共交通运输集团有限公司

工程名称 城南站场首层改造工程

子项工程

图纸名称 服务热线室、客服服务中心
插座布置图

设计号	专业	室内
设计阶段	施工图	图号 P-08
出图版次	日期	2023.08

{二维码}



中山市规划设计院有限公司

Zhongshan Planning and Design Institute Co., Ltd.

地址: 广东省中山市东区长文东路765、767号 邮编528403

电话: 0760-88322881 传真: 0760-88320683

http://www.zspd.com

出图专用章

未盖出图专用章无效

注册师用章

按规定加盖

审查合格证编号

职责 实名 签名

审定 [审定] {审定}

审核 [审核] {审核}

注册师 [注册师] {注册师}

项目负责人 [项目负责人] {项目负责人}

专业负责人 [专业负责人] {专业负责人}

校对 [校对] {校对}

设计 [设计] {设计}

制图 [设计] {设计}

建设单位 中山市公共交通运输集团有限公司

工程名称 城南站场首层改造工程

子项工程


图纸名称 服务热线室A立面图

设计号 专业 室内

设计阶段 施工图 图号 L-01

出版次 日期 2023.08

暖通	给排水	电气
建筑	结构	电气

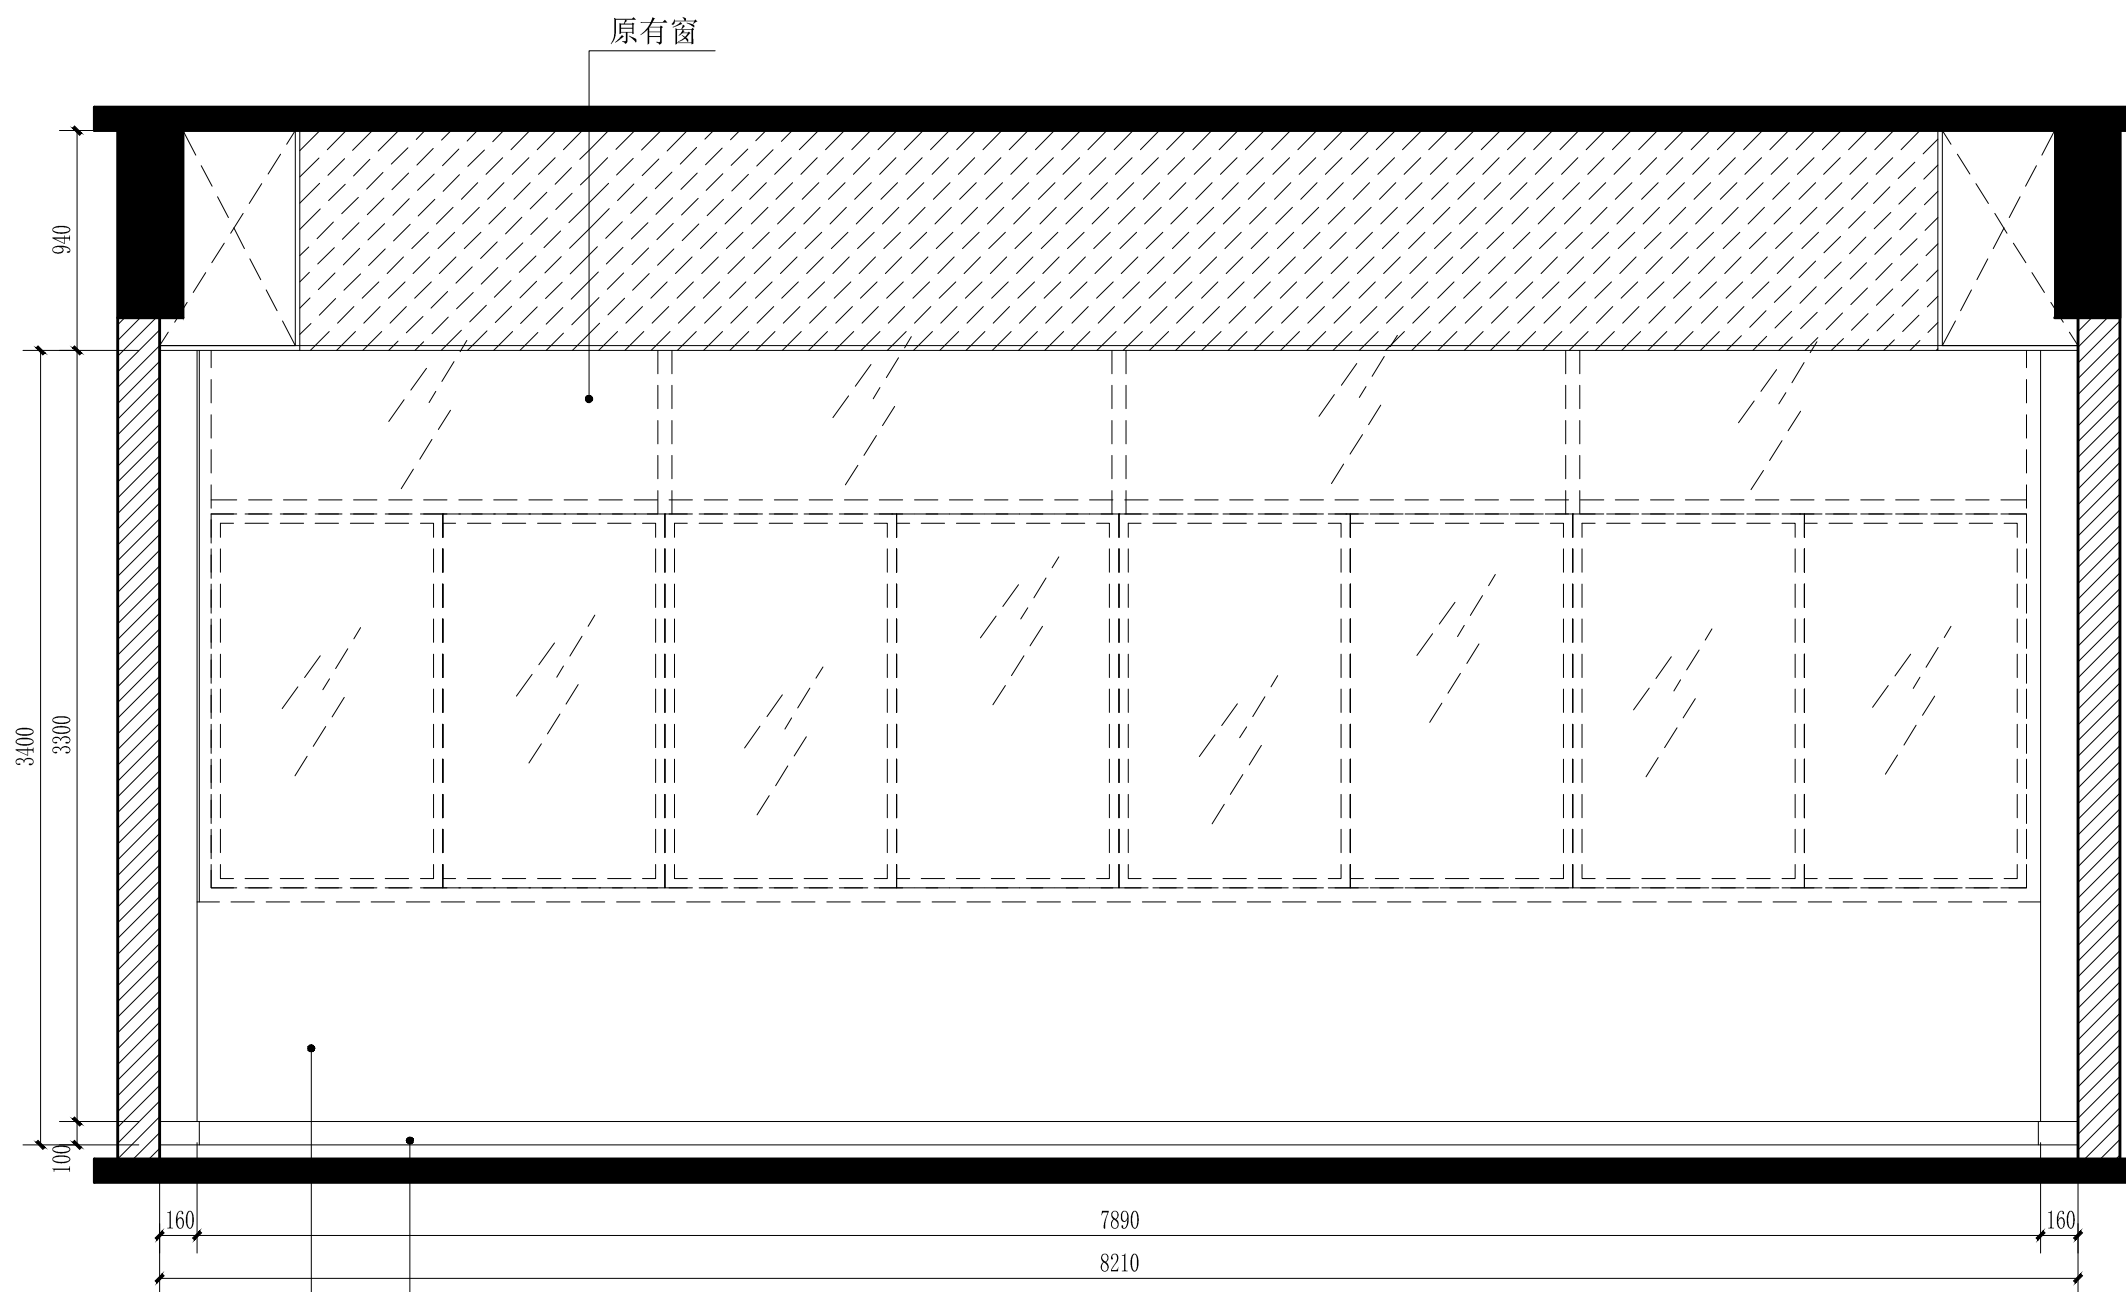

地面砖开介地脚线CT-02
墙身油白色乳胶漆PT-01

服务热线室A立面图 scale 1:30

{二维码}