

暖通	给排水	电气
建筑	结构	机电



中山市规划设计院有限公司  
 Zhongshan Planning and Design Institute Co., Ltd.  
 地址: 广东省中山市东区孙文东路765、767号 邮编528403  
 电话: 0760-88322881 传真: 0760-88320683  
 http://www.zspd.com

出图专用章

未盖出图专用章无效

注册师用章

按规定加盖

审查合格证编号

职责	实名	签名
审定	[审定]	{审定}
审核	[审核]	{审核}
注册师	[注册师]	{注册师}
项目负责人	[项目负责人]	{项目负责人}
专业负责人	[专业负责人]	{专业负责人}
校对	[校对]	{校对}
设计	[设计]	{设计}
制图	[设计]	{设计}


建设单位 中山市公共交通运输集团有限公司

工程名称 城南站场首层改造工程

子项工程

图纸名称 失物暂存室C立面图

设计号		专业	室内
设计阶段	施工图	图号	L-08
出图版次		日期	2023.08

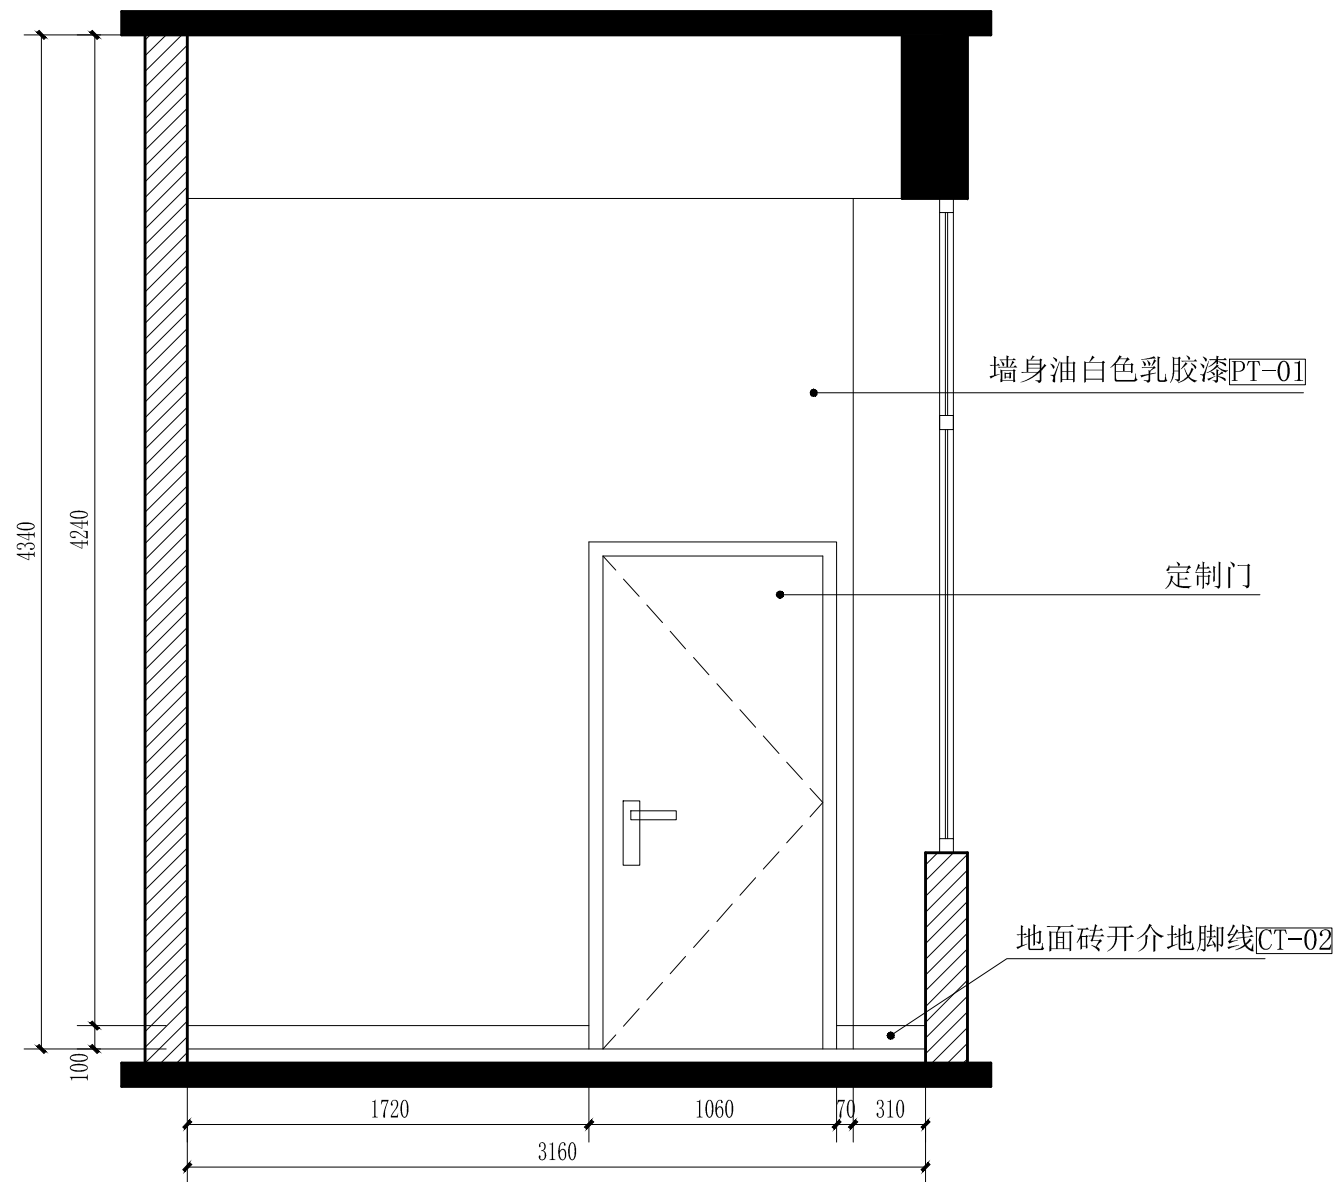

失物暂存室C立面图 scale 1:30

{二维码}



中山市规划设计院有限公司

Zhongshan Planning and Design Institute Co., Ltd.

地址: 广东省中山市东区长文东路765、767号 邮编528403

电话: 0760-88322881 传真: 0760-88320683

http://www.zspd.com

出图专用章

未盖出图专用章无效

注册师用章

按规定加盖

审查合格证编号

职责 实名 签名

审定 [审定] {审定}

审核 [审核] {审核}

注册师 [注册师] {注册师}

项目负责人 [项目负责人] {项目负责人}

专业负责人 [专业负责人] {专业负责人}

校对 [校对] {校对}

设计 [设计] {设计}

制图 [设计] {设计}

建设单位 中山市公共交通运输集团有限公司

工程名称 城南站场首层改造工程

子项工程


图纸名称 客服服务中心A立面图

设计号 专业 室内

设计阶段 施工图 图号 L-09

出图版次 日期 2023.08

暖通	给排水	电气
建筑	结构	电气

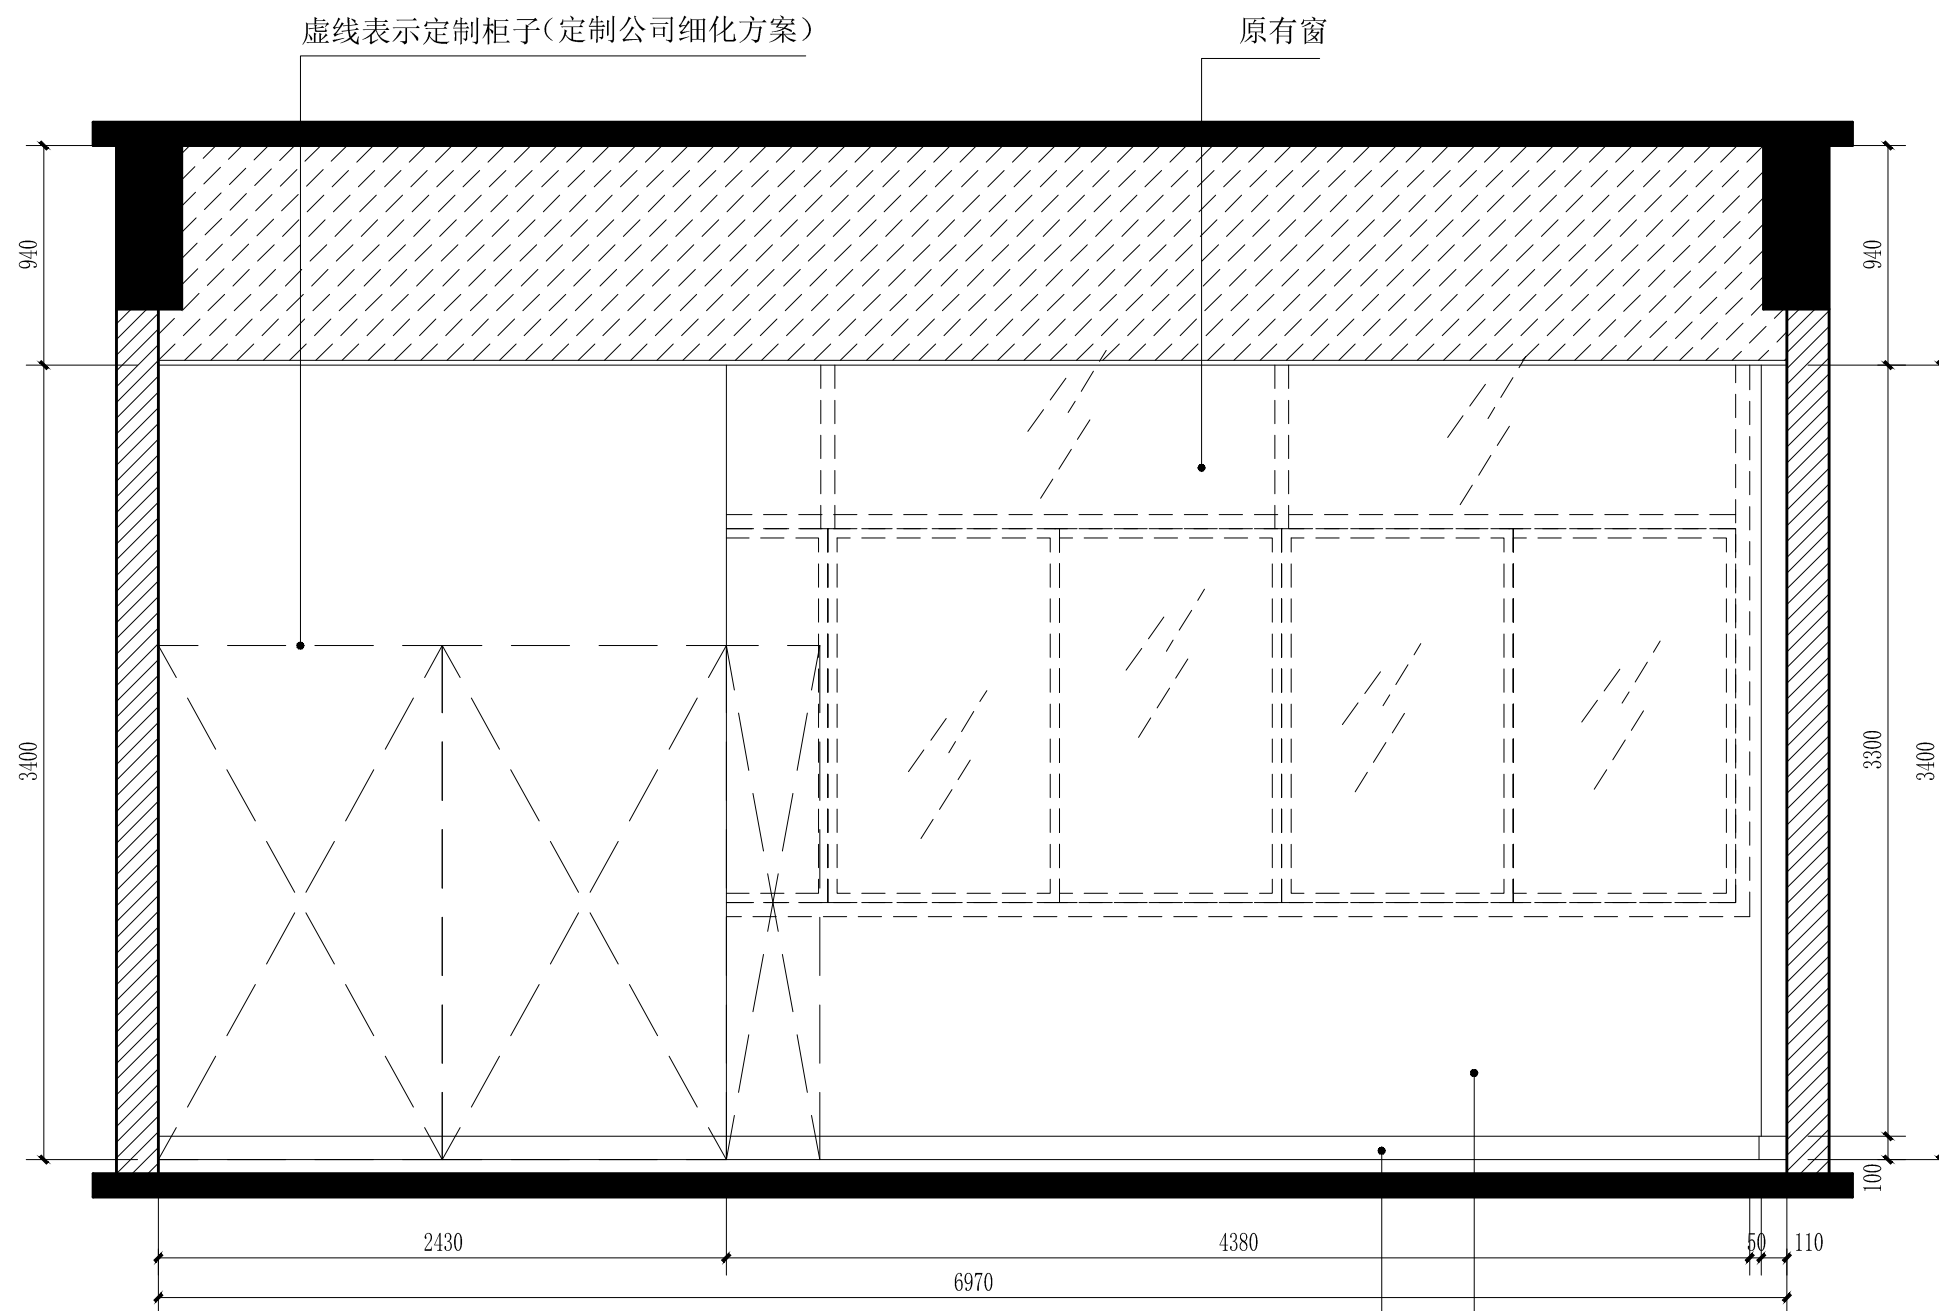

客服服务中心A立面图 scale 1:30

墙身油白色乳胶漆PT-01

地面砖开介地脚线CT-02

{二维码}



中山市规划设计院有限公司

Zhongshan Planning and Design Institute Co., Ltd.

地址: 广东省中山市东区长文东路765、767号 邮编528403

电话: 0760-88322881 传真: 0760-88320683

http://www.zspd.com

出图专用章

未盖出图专用章无效

注册师用章

按规定加盖

审查合格证编号

职责 实名 签名

审定 [审定] {审定}

审核 [审核] {审核}

注册师 [注册师] {注册师}

项目负责人 [项目负责人] {项目负责人}

专业负责人 [专业负责人] {专业负责人}

校对 [校对] {校对}

设计 [设计] {设计}

制图 [设计] {设计}

建设单位 中山市公共交通运输集团有限公司

工程名称 城南站场首层改造工程

子项工程


图纸名称 客服服务中心B立面图

设计号 专业 室内

设计阶段 施工图 图号 L-10

出图版次 日期 2023.08

暖通	给排水	电气
建筑	结构	电气

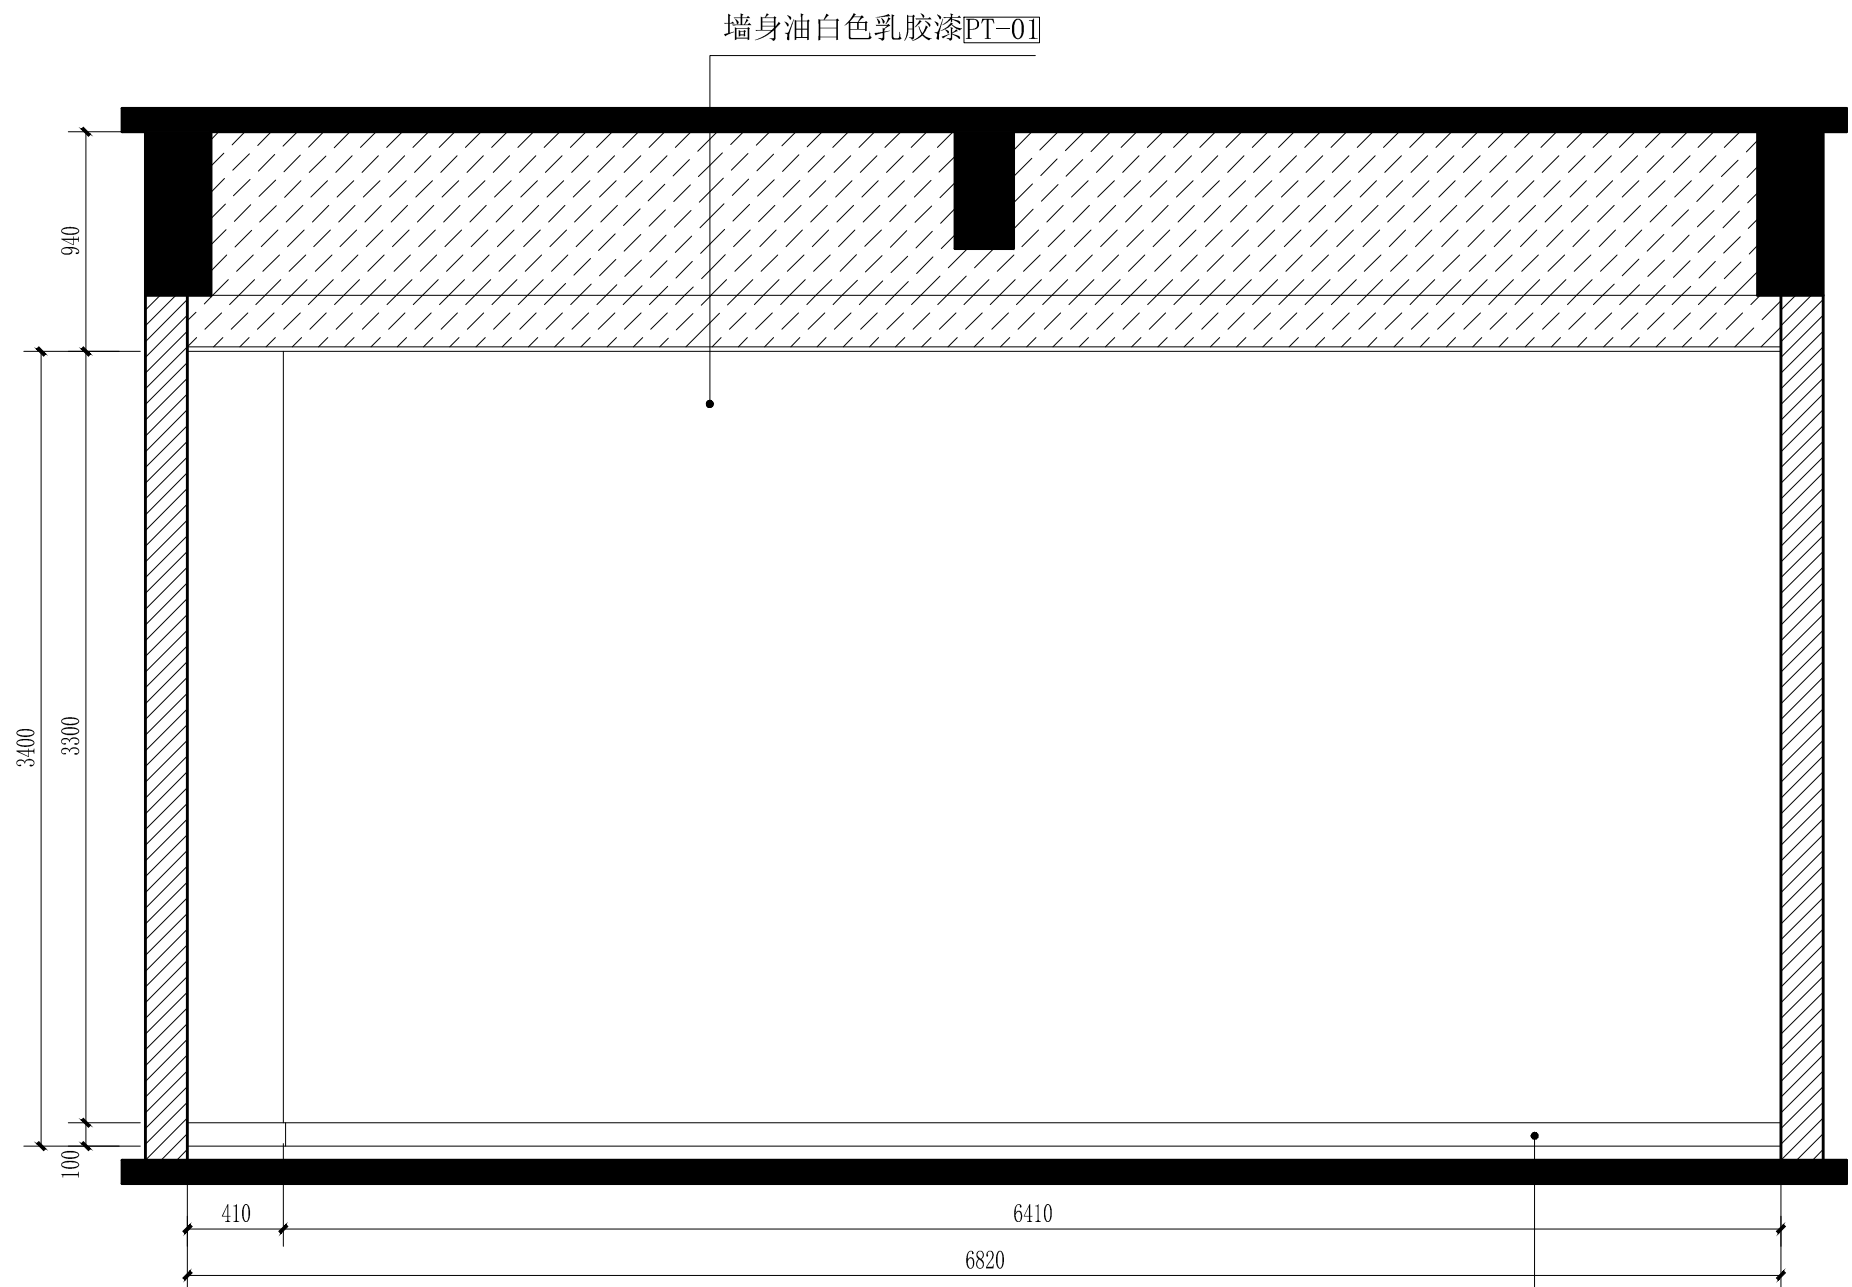


客服服务中心B立面图 scale 1:30

地面砖开介地脚线CT-02

{二维码}

暖通	给排水	电气
建筑	结构	电气

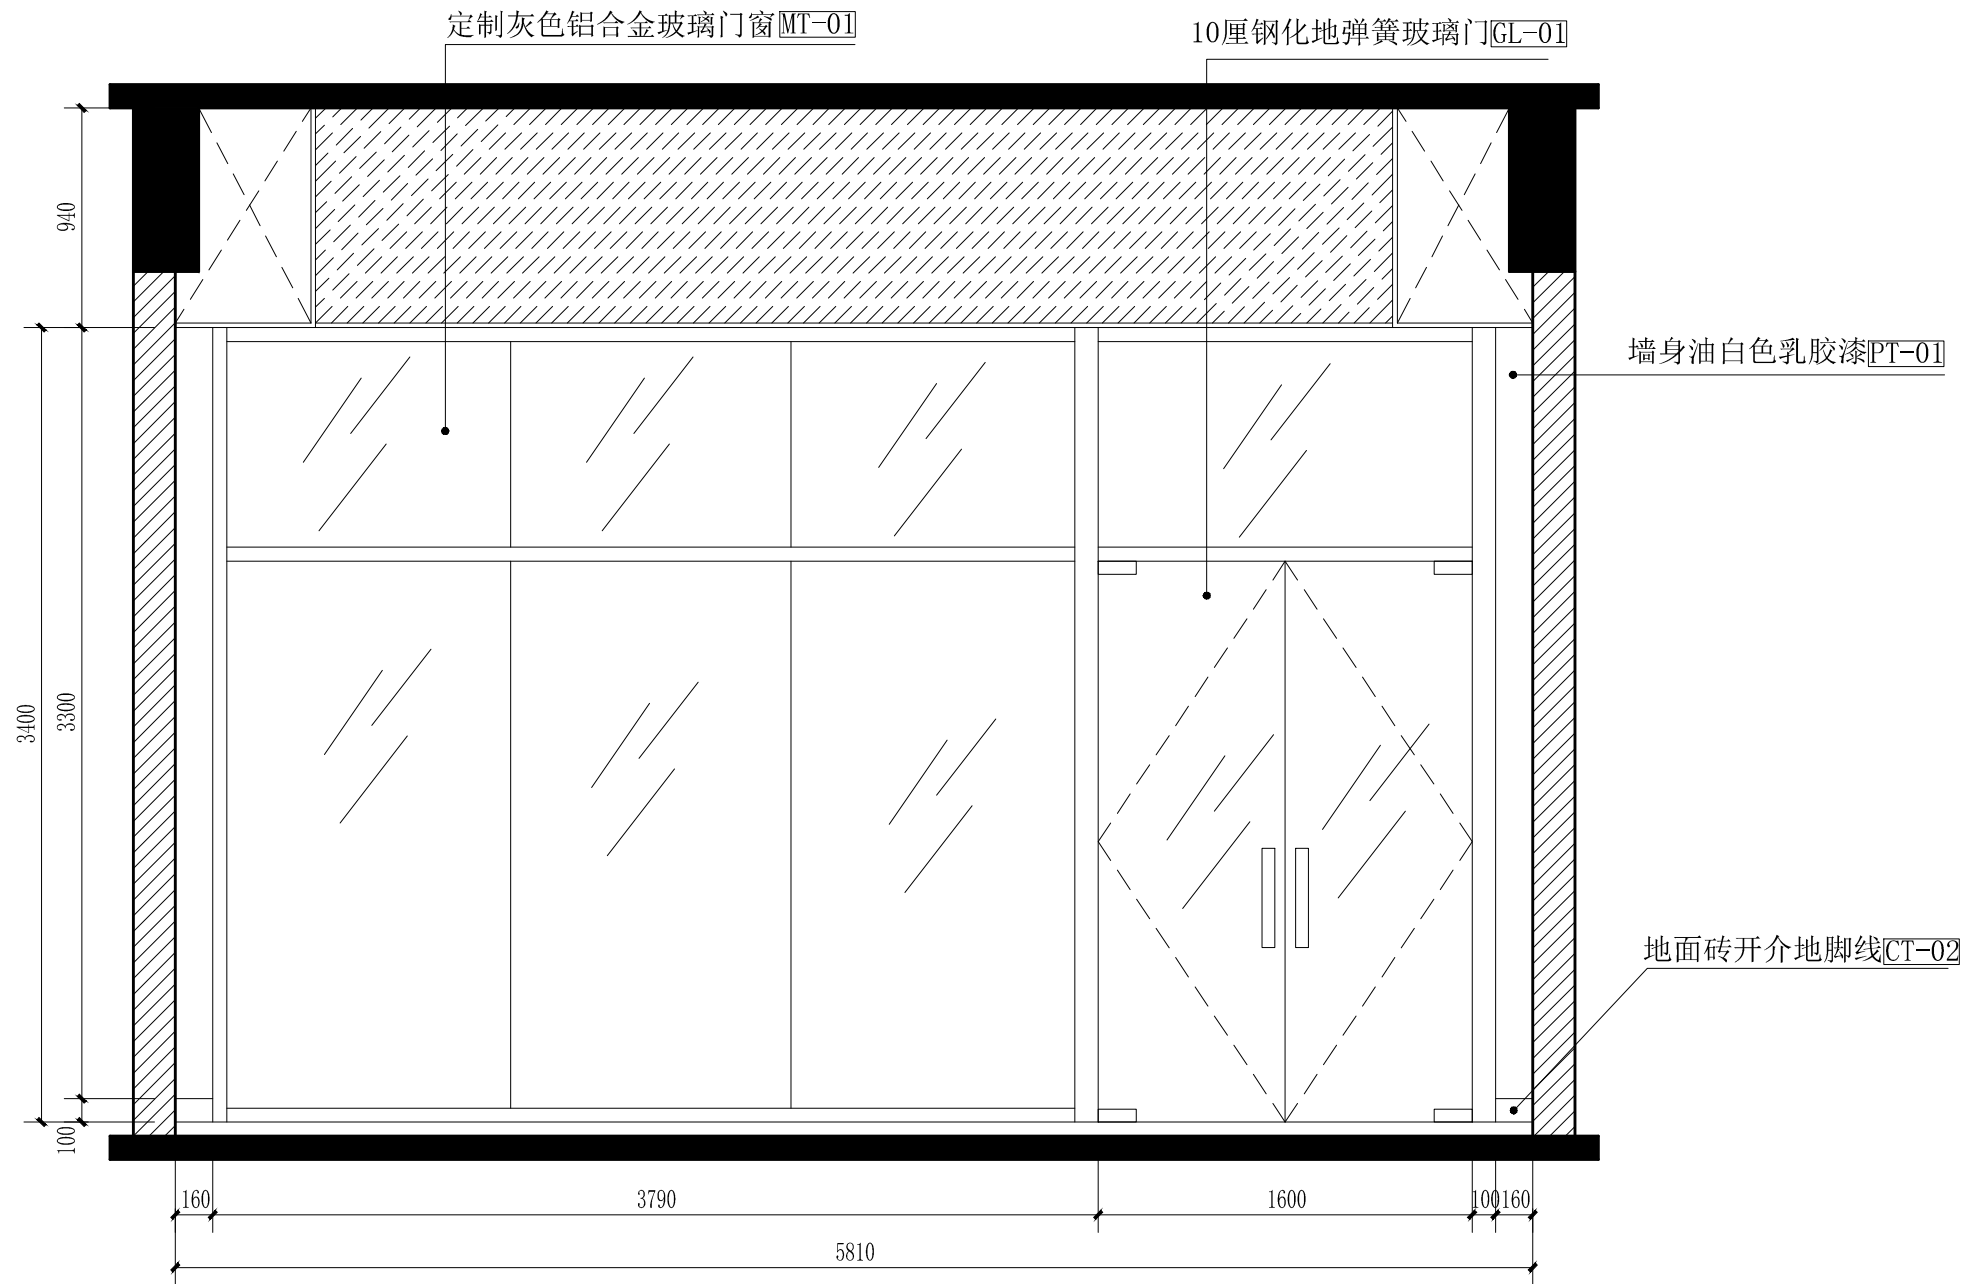

客服服务中心C立面图 scale 1:30



中山市规划设计院有限公司  
 Zhongshan Planning and Design Institute Co., Ltd.  
 地址: 广东省中山市东区孙文东路765、767号 邮编528403  
 电话: 0760-88322881 传真: 0760-88320683  
 http://www.zspd.com

出图专用章

未盖出图专用章无效

注册师用章

按规定加盖

审查合格证编号

职责	实名	签名
审定	[审定]	{审定}
审核	[审核]	{审核}
注册师	[注册师]	{注册师}
项目负责人	[项目负责人]	{项目负责人}
专业负责人	[专业负责人]	{专业负责人}
校对	[校对]	{校对}
设计	[设计]	{设计}
制图	[设计]	{设计}

建设单位 中山市公共交通运输集团有限公司

工程名称 城南站场首层改造工程

子项工程

图纸名称 客服服务中心C立面图

设计号		专业	室内
设计阶段	施工图	图号	L-11
出图版次		日期	2023.08

{二维码}

暖通	给排水	电气
建筑	结构	电气



中山市规划设计院有限公司  
 Zhongshan Planning and Design Institute Co., Ltd.  
 地址: 广东省中山市东区孙文东路765、767号 邮编528403  
 电话: 0760-88322881 传真: 0760-88320683  
 http://www.zspd.com

出图专用章

未盖出图专用章无效

注册师用章

按规定加盖

审查合格证编号

职责	实名	签名
审定	[审定]	{审定}
审核	[审核]	{审核}
注册师	[注册师]	{注册师}
项目负责人	[项目负责人]	{项目负责人}
专业负责人	[专业负责人]	{专业负责人}
校对	[校对]	{校对}
设计	[设计]	{设计}
制图	[设计]	{设计}


建设单位 中山市公共交通运输集团有限公司

工程名称 城南站场首层改造工程

子项工程

图纸名称 客服服务中心D立面图

设计号		专业	室内
设计阶段	施工图	图号	L-12
出图版次		日期	2023.08

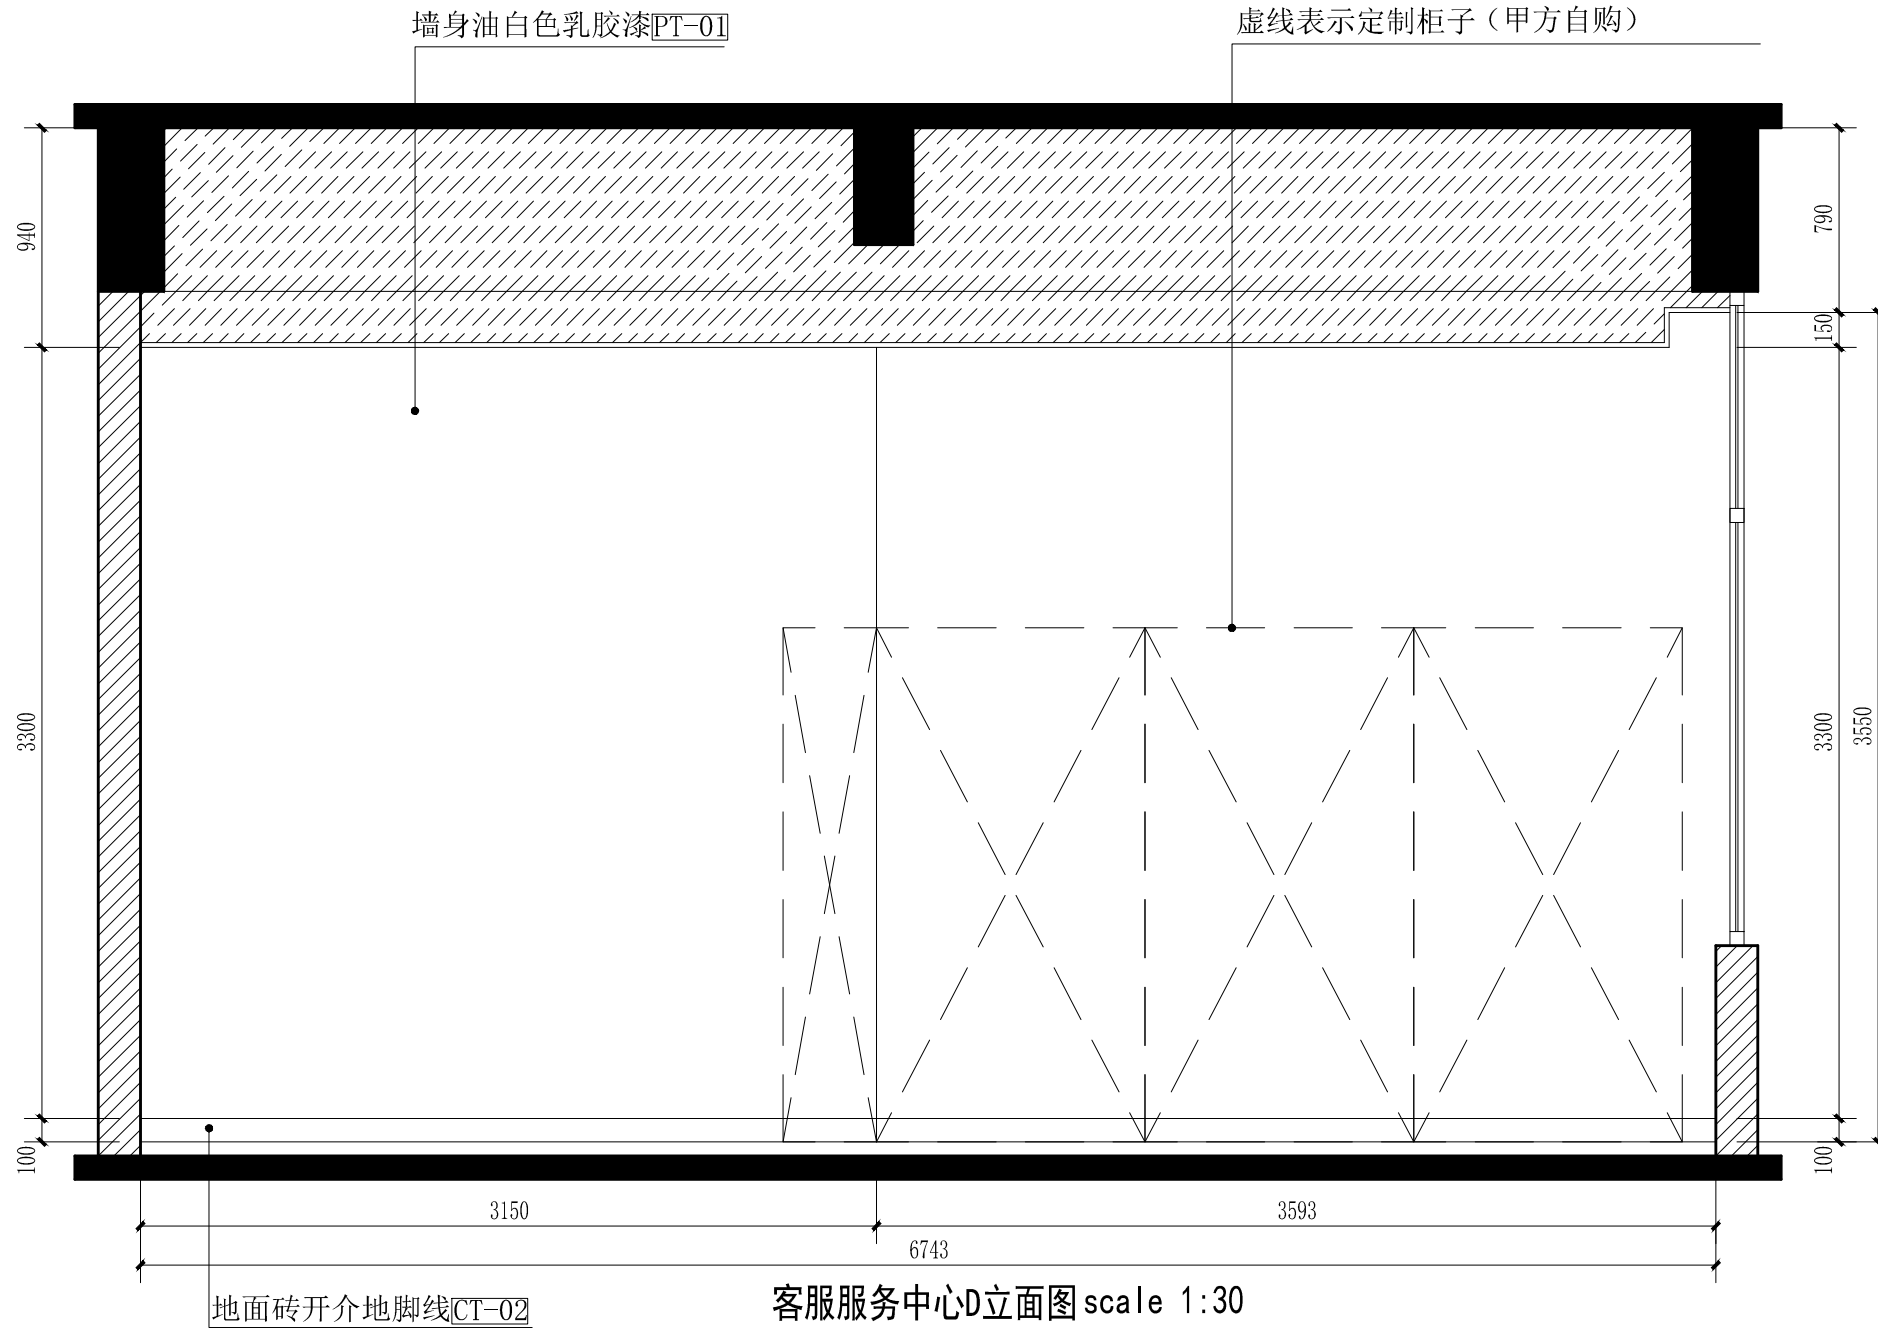

客服服务中心D立面图 scale 1:30

{二维码}